

省中医学科学院首层科研团队办公室.施工深化图纸

室内装修

版本编号:第一版
出图日期: 2025年05月

目录一



领睿建设工程有限公司

Link&R Construction Engineering Co., Ltd

建筑行业 建筑工程 甲级 编号: A244069964
 风景园林工程设计专项乙级编号: A244069964
 市政行业 给水、排水、道路工程 丙级
 公路行业 公路 丙级
 A444018248

注明:
 1. 本图纸必须取得政府相关主管部门批准及施工图审查机构等单位合格证后,方可用于施工。
 2. 本图纸若有不完善或不详之处必须与我司会商后方可施工,不可按图纸量取尺寸施工。
 3. 本图纸未经同意不得复制使用、泄露、散布。
 4. 本图纸须经我司有效签章及附项目二维码,否则一律无效。

注|Comments

岗位	人员	印刷体 PRINT	签署 SIGNATURE
审定人 Approved by	杜凯	杜凯	
项目负责人 Project manager	麦凯文	麦凯文	
专业负责人 Profession manager	刘万山	刘万山	
审核人 Verified by	谭慧清	谭慧清	
校对 Checked by	冯杰斌	冯杰斌	
设计 Designer	梁洁玲	梁洁玲	

建设单位 CLIENT	广东省中医院		
工程名称 PROJECT	省中医药科学院首层科研团队办公室		
子工程名称 SUB-PROJECT			
图纸名称 DRAWING TITLE	目录		
业务号 PROJECT NO.	LR-FS2025-P049	专业 DISCIPLINE	装修
日期 DATE	2025.05	设计阶段 STAGE	施工图
版本号 INDEX	A	图号 DRAWING NO.	F-01
归档二维码: ARCHIVE QR CODE			



暖通 HVAC	给排水 Plumbing	园林 GARDEN	燃气 GAS
建筑 ARCH.	结构 STRUCT.	强电 ELEC.	弱电 ELY

序号	图号	图纸名称	图幅	备注	序号	图号	图纸名称	图幅	备注
1		封面	A3		22	P-10	天花灯控回路图	A3	
2	F-01	图纸目录一	A3		23	P-11	插座布置图	A3	
3	F-02	施工图说明(一)	A3		24	P-12	给水平面图	A3	
4	F-03	施工图说明(二)	A3		25	P-13	排水平面图	A3	
5	F-04	施工图说明(三)	A3		26	P-14	立面索引图	A3	
6	F-05	施工图说明(四)	A3		27	P-15	天花设备叠图	A3	
7	F-06	施工图说明(五)	A3		28				
8	F-07	电图符号表(一)	A3		29	E-01	公共区域立面	A3	
9	F-08	电图符号表(二)	A3		30	E-02	房间一立面	A3	
10	F-09	室内装修统一做法表	A3		31	E-03	研究人员工作区立面	A3	
11	F-10	物料表	A3		32	E-04	校长室立面	A3	
					33				
					34	D-01	天花大样图	A3	
13	P-01	原始建筑总平面图	A3		35	D-02	地面大样图	A3	
14	P-02	原始建筑平面图	A3		36	D-03	茶水柜大样图	A3	
15	P-03	拆墙尺寸图	A3		37	D-04	研究人员办公柜大样图01	A3	
16	P-04	间墙尺寸图	A3		38	D-05	研究人员办公柜大样图02	A3	
17	P-05	平面布置图	A3		39	D-06	房间一衣柜大样图	A3	
18	P-06	完成面尺寸图	A3		40	D-07	校长室柜体大样图	A3	
19	P-07	地面铺贴图	A3		41	D-08	房间门大样图	A3	
20	P-08	天花造型尺寸图	A3		42	D-09	玻璃百叶隔断门大样图	A3	
21	P-09	天花灯具定位图	A3		43	D-10	实验室洗涤台大样图	A3	

施工图设计说明一

一、室内设计工程项目概况

1. 项目概况：本工程为 二 层，二 建筑，位于 广州 市

1.1 工程名称：省中医药科学院首层科研团队办公室项目

建设地点：本工程建设用地位于 广东省广州市

装修设计范围：二 室内装修设计 （具体详见合同设计范围）。

二、设计依据

(一) 基础资料

1、原建筑工程施工图设计文件（建筑、结构、电气、智能化、水暖空调等专业）； 2、原建筑工程消防设计文件、人防审批意见；3、其它；

(二) 本工程建设单位与本公司签订的装饰装修设计合同；以装饰装修施工图设计范围的内容为依据；如合同中未涉及的内容须经双方商定确认后，签订补充协议具有和设计合同相同的法律效力。

(三) 本工程设计施工图依据现行国家标准与规范：

1、《建筑装饰装修工程质量验收规范》GB50210-2018 2、《房屋建筑室内装饰装修制图标准》JGJ/T244-2011 3、《建筑设计防火规范》GB50016-2014(2018年版) 《建筑防火通用规范》GB 55037-2022 4、《建筑内部装修设计防火规范》GB50222-2017

5、《民用建筑通用规范》GB55031-2022 6、《民用建筑工程室内环境污染控制规范》GB50325-2020 7、《无障碍设计规范》GB50763-2012 8、《民用建筑绿色设计规范》JGJ/T229-2010 9、《绿色建筑评价标准》GB/T 50378-2019 10、《公共建筑节能设计标准》GB50189-2015

11、《民用建筑隔声设计规范》GB50118-2010 《住宅项目规范》GB 55038-2025 12、《饮食建筑设计标准》JGJ 64-2017 13、《旅馆建筑设计规范》JGJ62-2014 《宿舍、旅馆建筑项目规范》GB 55025-2022 14、《绿色办公建筑评价标准》GB/T 50908-2013 15、《绿色商店建筑评价标准》GB/T 51100-2015 16、《办公建筑设计标准》JGJ/T67-2019 17、《商店建筑设计规范》JGJ48-2014 18、《住宅设计规范》GB50096-2011 19、《住宅室内装饰装修设计规范》JGJ367-2015 20、《住宅室内装饰装修工程质量验收规范》JGJ/T304-2013

注：若图纸中出现跟上述技术标准与规范不同之处，须以国家颁布最新规范为准。（应根据项目类别增加相应规范）民用建筑工程根据控制室内环境污染的不同要求，划分为以下两类：

1、I类民用建筑工程：住宅、医院、老年建筑、幼儿园、学校教室等民用建筑工程；

2、II类民用建筑工程：办公楼、商店、旅馆、文化娱乐场所、书店、图书馆、展览馆、体育馆、公共交通等候室、餐厅、理发店等民用建筑工程。民用建筑工程所选用的建筑材料和装饰材料必须符合以上规范的有关规定。

三、建筑内部装饰装修防火设计：

(一) 本工程建筑分类为：一类建筑

(二) 本工程装饰设计应遵循原建筑消防设计图中的防火分区、防烟分区、人员疏散等各项消防设施；

1、消火栓、喷淋、烟感、消防喇叭、防火门等位置，除注明外以建筑消防设计蓝

2、室内装饰不得改变原建筑消防设计（包括疏散走道、防火分区、水电暖通专业等消防部分），遵守原有建筑消防设计院报审后的防火分区、防烟分区，并在总平面布置图的一角用大比例微缩示意图（各防火分区、建筑面积、安全出口等）；

3、消火栓四周的装饰材料应与消火栓门的颜色有明显区别、醒目；消火栓的门不应被装饰物遮掩；

4、室内装饰不得改变原建筑消防设计，由于现场各工种、各专业施工实际情况，空间尺寸或需重新分隔等因素，原部分消防设施点位需作微调，要以满足消防安全为原则，微调变动部分须提交原建筑消防设计院（单位）备案、审核 确认后后方可施工。

(三) 本工程执行《建筑内部装修设计防火规范》GB50222-2017中对装饰装修材料的相关规定：

1、建筑内部各部位装饰装修材料的燃烧性能等级详见“装饰材料终饰范例表”；

2、本工程在每一防火分区内均应有消防喷淋、温感、烟感、消防广播、应急照明、安全疏散出口标志等消防设施（例：一类高层建筑），所有基层木材均满足建筑防火极限等级要求，表面涂刷三度防火涂料，防火涂料产品要符合当地消防部门验收要求；

3、玻璃幕墙与每层楼板、隔墙处的缝隙采用（A级）不燃材料严密填充封堵（声学要求除外）；

4、所有的建筑内部变形缝（包括沉降缝、伸缩缝、抗震缝等）两侧的基层应采用（A级）不燃材料严密填充封堵；

5、所有建筑墙面上开洞、开孔后均采用（A级）不燃材料严密封堵；

6、当照明灯具、开关插座等电气设施高温部位，靠近木制品或其他非A级装饰材料时，应采用隔热、散热等防火保护措施；灯饰所用材料的燃烧性能等级不应低于B1级。



领睿建设工程有限公司

Link&R Construction Engineering Co., Ltd

建筑行业 建筑工程 甲级 编号: A244069964

风景园林工程设计专项乙级编号: A244069964

市政行业 给水、排水、道路工程 丙级

公路行业 公路 丙级

A444018248

注明：

1. 本图纸必须取得政府相关主管部门批准及施工图审查机构等单位合格证后，方可用于施工。

2. 本图纸若有不完善或不详之处必须与我司会商后方可施工，不可按图纸量取尺寸施工。

3. 本图纸未经同意不得复制使用、泄露、散布。

4. 本图纸须经我司有效签章及附项目二维码，否则一律无效。

注|Comments

岗位	人员	印刷体 PRINT	签署 SIGNATURE
审定人 Approved by	杜凯	杜凯	杜凯
项目负责人 Project manager	麦凯文	麦凯文	麦凯文
专业负责人 Profession manager	刘万山	刘万山	刘万山
审核人 Verified by	谭慧清	谭慧清	谭慧清
校对 Checked by	冯杰斌	冯杰斌	冯杰斌
设计 Designer	梁洁玲	梁洁玲	梁洁玲

建设单位 CLIENT	广东省中医院		
工程名称 PROJECT	省中医药科学院首层科研团队办公室		
子工程名称 SUB-PROJECT			
图纸名称 DRAWING TITLE	设计说明一		
业务号 PROJECT NO.	LR-FS2025-P049	专业 DISCIPLINE	装修
日期 DATE	2025.05	设计阶段 STAGE	施工图
版本号 INDEX	A	图号 DRAWING NO.	F-02
归档二维码： ARCHIVE QR CODE			

施工图设计说明二

四、结构安全及消防要求

- 砌块墙施工以及室内堆放装饰装修材料必须在建筑结构改造、加固施工完成后，构件强度达到100%后方可进行。
- 施工中不得随意敲打破坏原柱、承重墙、梁、楼板等建筑结构承重体系，确保原结构状态，须改动之处需征得本建筑结构工程师许可。
- 施工中，敲打建筑结构承重体系，拆除原有填充墙体和地面材料时需做好安全保护措施，不得强行施工，做到文明、安全施工、确保原结构受力状态不被破坏。
- 严禁超过楼板的承载力在楼板上堆放石子、水泥、砂子、瓷砖等装饰材料。
- 砌体墙的端部（无混凝土墙、柱时）及转角、丁字接头处；宽度大于等于2.1m洞口的两侧；当墙长大于5m或2倍层高时，应在墙体中部设置构造柱；当墙长大于8m时每隔3.0~3.5m设置构造柱；构造柱断面为墙厚×200mm，配筋 4 ϕ 12， ϕ 6@200，上下端600mm长度范围内，箍筋间距加密到100mm。构造柱的钢筋应锚入梁板或基础内上下各500mm，留出钢筋长度不小于700mm，钢筋搭接600mm。
- 装饰内部钢（铁）构件需作防锈、防火处理。所以钢（铁）构件涂刷防锈漆二度，表面不锈钢及镀锌的构件不需要作防锈处理；裸露的钢（铁）构件采用有机膨胀型（薄型）防火涂料，隐蔽的钢（铁）构件采用无机（原型）防火涂料，表面不锈钢及镀锌的构件不需作防火处理。
- 根据《建筑内部装修设计防火规范》要求，预应力混凝土需涂刷防火涂料，其耐火极限达到1.5小时。
- 所有木结构部分表面必须涂刷一级饰面型防火涂料，其性能应满足《饰面型木材防火涂料防火性能及试验方法》（GB15442-1995）的规定。易燃物表面、室内装饰织物表面要进行阻燃处理，使其达到B1级。
- 采用轻质砌块的新建墙体到建筑顶，包括内墙200厚陶粒空心砌块墙、内墙100厚加气混凝土实心砌块墙等轻质砌块墙为非燃烧材料，燃烧性能A级，耐火极限在2小时以上，所有有隔墙玻璃及其它材料隔墙的耐火极限要求在1小时以上。
- 关于安全玻璃的使用：
 - 玻璃的选用应遵照《建筑玻璃应用技术规程》（JGJ113-2015）和《建筑安全玻璃管理规定》（发改运行【2003】2116号）的有关规定。
 - 所有玻璃均需采用钢化玻璃或钢化夹层玻璃；淋浴间、浴缸玻璃隔断、中庭拦河玻璃必须采用钢化夹层玻璃。
- 所有直接开向前室的入户门不得改变原土建设的防火级别及开启方向（疏散方向开启）

五、室内环境污染控制及材料基本要求

- 工程中选用的装修材料必须符合《民用建筑工程室内环境污染控制规范》（GB50325-2020）中的要求，石材、人造板、涂料等主要材料必须符合相应的室内装饰装修材料有害物质限量的强制性标准。必须采用A类无机非金属建筑材料和装修材料。
- 设计中采用的天然花岗石石材饰面材料，使用总面积大于200m²时，需进行放射性指标的复验，并符合规范的规定。
- 设计中采用的人造木板及饰面人造木板，必须有游离甲醛含量或游离甲醛释放量检测报告，并应符合规范的规定；对使用面积大于500m²的不同产品的人造木板，分别进行游离甲醛含量或游离甲醛释放量的复验，并符合规范规定；必须采用E1类人造木板及饰面人造木板。
- 所采用的水性涂料、水性胶粘剂、水性处理剂必须有散发有机化合物（TVOC）和游离甲醛含量检测报告；以及游离甲苯二异氰酸酯（TDI）（聚氨酯类）含量检测报告，并符合规范规定。
- 所有使用的材料必须检验合格后方可使用：
 - 人造木板的甲醛含量；
 - 室内用花岗岩的放射性、弯曲强度；
 - 石材用的结构胶的粘结强度；
 - 石材用的密封胶的污染性；
 - 铝塑复合板的剥离强度。

六、设计说明

- 室内设计工程图纸包括：“室内设计图”及其“机电施工图”。
- 承造商施工时，吊顶灯位的布置、平面插座位的布置如有与其他图矛盾应以室内设计的“吊顶灯位图”及“平面插座位图”为准。
- 水、电、空调的承造，以“水、电、空施”图为准。如室内设计图与其有矛盾，承造商须于施工前提出问题予设计师解决后方向施工！
- 所有水、电、空施、消防的承造，承造商均应详阅各图纸和设计说明及相关规范。
- 开关插座与壁灯的位置及设计高度，以室内设计图为准。壁灯标高为电源出线位标高，插座位标高为插座盖板底底标高。电源开关高度统一为开关盖板底边离地面1.3m（特别标注均除外）。
- 承造商施工前及施工过程中应非常清楚地审阅设计图纸及其文字说明，并充分了解工程现场状况。如发现问题应立即于会审图纸时，提交予设计师，以设计师解释为准（或施工过程中，发现问题，也必须立即知会由设计师解答）。
- 灯饰：所有由甲方提供的灯饰，由承造商负责保管并根据工程部指定时间内按产品工艺要求严格进行整体安装（如：吊灯、吸顶灯……等等）和成品保护。其它灯饰须提供样板由发展部审定，承造商订购并且做法同前述。
- 布料：所有布艺表面及填充物件均须做“阻燃处理”，符合消防要求，在提供样板给设计师审批同意后，方可进行大批量申购。
- 水、电、空调配件--所有影响外观性配件。水配件：（如水龙头等）；电配件如插座、开关等）；空调配件如出风咀、抽风扇等。均须由室内设计师审核后由承造商订购及安装。（合约特别说明和独立招标的甲料外）
- 平面图案、立体设计--所有丝印、雕刻、图案、花纹、字样、玻璃蚀花电镀的设计，设计师仅提供按比例的图纸，承造商施工前必须做正稿及负责放样至1：1做样板，提供设计师审批签署同意后，方可正式施工。
- 当对承造商选用的物料质量及施工质量有疑问时，设计师、工程部、甲方设计部门有权要求承造商拆除，全面检查到有问题的部分装修。承造商应负责所有的一切费用。

七、设计标高和定位及其它

- 本装饰工程设计相对标高±0.00为建筑装饰完成标高，相对于原建筑标高，根据不同地面装饰材料相应地提高，定位详见各部分施工图。
- 本设计尺寸均为完成面尺寸，现场如有较小出入，可适当调整。
- 本设计所注尺寸以毫米为单位，标高以米为单位。



领睿建设工程有限公司

Link&R Construction Engineering Co., Ltd

建筑行业 建筑工程 甲级 编号: A244069964
风景园林工程设计专项乙级编号: A244069964
市政行业 给水、排水、道路工程 丙级
公路行业 公路 丙级
A444018248

注明:

- 本图纸必须取得政府相关主管部门批准及施工图审查机构等单位合格证后，方可用于施工。
- 本图纸若有不完善或不详之处必须与我司会商后方可施工，不可按图纸量取尺寸施工。
- 本图纸未经同意不得复制使用、泄露、散布。
- 本图纸须经我司有效签章及附项目二维码，否则一律无效。

注|Comments

岗位	人员	印刷体 PRINT	签署 SIGNATURE
审定人 Approved by	杜凯	杜凯	
项目负责人 Project manager	麦凯文	麦凯文	
专业负责人 Profession manager	刘万山	刘万山	
审核人 Verified by	谭慧清	谭慧清	
校对 Checked by	冯杰斌	冯杰斌	
设计 Designer	梁洁玲	梁洁玲	

建设单位 CLIENT	广东省中医院		
工程名称 PROJECT	省中医药科学院首层科研团队办公室		
子工程名称 SUB-PROJECT			
图纸名称 DRAWING TITLE	设计说明(二)		
业务号 PROJECT NO.	LR-FS2025-P049	专业 DISCIPLINE	装修
日期 DATE	2025.05	设计阶段 STAGE	施工图
版本号 INDEX	A	图号 DRAWING NO.	F-03
归档二维码: ARCHIVE QR CODE			

施工图设计说明三

八、防火要求

- 根据建筑设计防火规范要求，在本装饰工程设计中积极采用不燃性材料和难燃性材料。
- 所有隐蔽木结构部分表面必须涂刷一级饰面型防火涂料。易燃物表面、室内装饰织物表面要进行阻燃处理，使其达到国家防火规范及当地政府颁布的防火规范要求。
- 根据国家建设部，技术监督局联合发布的<<建筑内部装修设计防火规范>>(GB50222-2017)，地面材料如(石材、粘土制品、玻璃、瓷砖、马赛克、钢铁、铝、铜合金等)达到燃烧等级A级;墙、顶面材料如(纸面石膏板、墙纸、墙布等)应达到燃烧等级B1级,各类天然木材、木制人造板,人造皮革等应达到燃烧等级B1级。各种材料的燃烧等级详见材料表。

九、防水、防潮、防锈、隔声处理


- 防水工程根据建筑设计防水工程设计规范、规程进行施工。
- 为防止潮气侵入引起木结构变形、腐蚀，建筑内墙、地面层均须做防潮处理。
- 隔墙龙骨、木格栅空档处塞玻璃棉材料，以保证吸音、保温效果。
- 钢结构表面须刷红丹防锈漆作防锈处理，螺栓、螺母、垫圈等选用不锈钢件，预埋铁件表面须做热浸镀锌防腐处理。

十、设备安装


- 重型灯具、水管及有震动的设备，须另行吊挂在顶板，不得与吊顶龙骨相连。
- 轻型灯具、风口等可吊挂在原有或附加大、中龙骨上，但必须做加固处理。。
- 装饰工程施工中作好与设备工种协调配合工作，在保证装饰效果的前提下，空调风口、消防喷淋等位置做到均衡布，个别设备在影响整体效果时作适当调整。

十一、构造说明（图纸特别设计说明除外）

- 吊顶: 木制顶面工程燃烧等级为A级,吊顶工程的防火处理应该在木龙骨,木工板,木饰面刷三遍防火涂料,其他的顶面材料要经难燃烧性实验,达到燃烧等级A级。

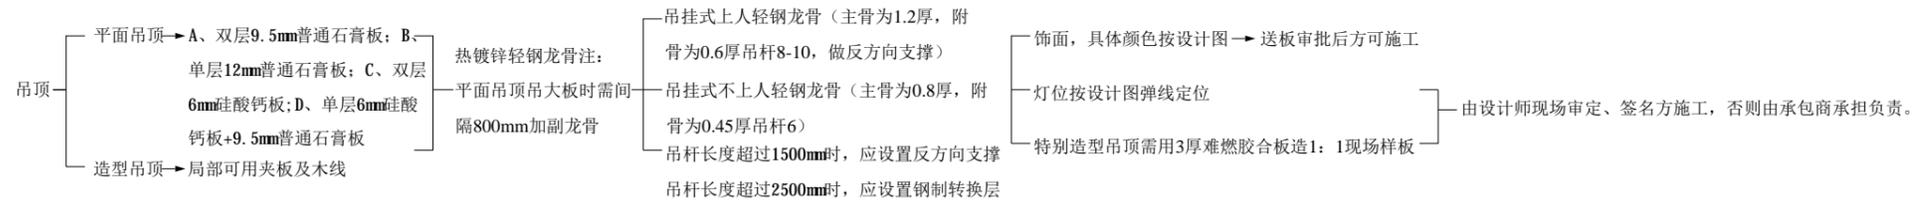

- 墙身: 墙面工程燃烧等级为B1级,墙面工程的木龙骨,木工板,木饰面刷防火涂料。

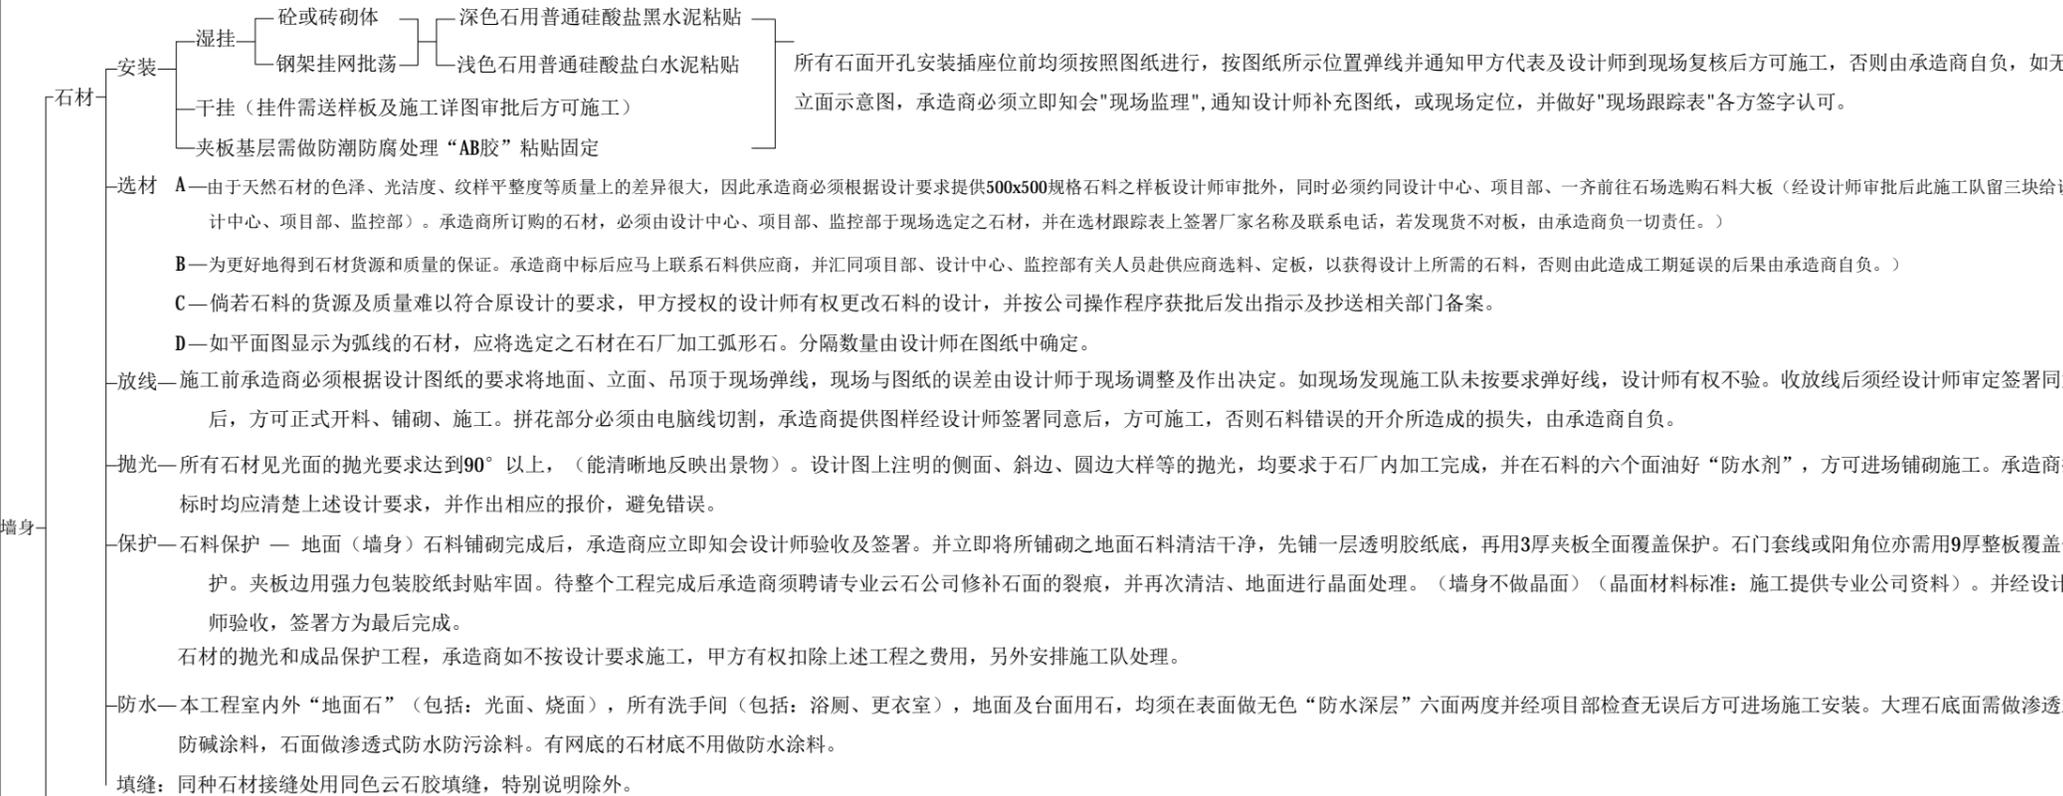

领睿建设工程有限公司

Link&R Construction Engineering Co., Ltd

建筑行业 建筑工程 甲级 编号: A244069964
 风景园林工程设计专项乙级编号: A244069964
 市政行业 给水、排水、道路工程 丙级
 公路行业 公路 丙级
 A444018248

注明:

- 本图纸必须取得政府相关主管部门批准及施工图审查机构等单位合格证后，方可用于施工。
- 本图纸若有不完善或不详之处必须与我司会商后方可施工，不可按图纸量取尺寸施工。
- 本图纸未经同意不得复制使用、泄露、散布。
- 本图纸须经我司有效签章及附项目二维码，否则一律无效。

注|Comments

岗位	人员	印刷体 PRINT	签署 SIGNATURE
审定人 Approved by	杜凯	杜凯	
项目负责人 Project manager	麦凯文	麦凯文	
专业负责人 Professional manager	刘万山	刘万山	
审核人 Verified by	谭慧清	谭慧清	
校对 Checked by	冯杰斌	冯杰斌	
设计 Designer	梁洁玲	梁洁玲	

建设单位 CLIENT	广东省中医院		
工程名称 PROJECT	省中医药科学院首层科研团队办公室		
子工程名称 SUB-PROJECT			
图纸名称 DRAWING TITLE	设计说明(三)		
业务号 PROJECT NO.	LR-FS2025-P049	专业 DISCIPLINE	装修
日期 DATE	2025.05	设计阶段 STAGE	施工图
版本号 INDEX	A	图号 DRAWING NO.	F-04
归档二维码: ARCHIVE QR CODE			

施工图设计说明四

- 瓷片、地砖安装
 - 深色砖用普通硅酸盐黑水泥砂浆粘贴
 - 浅色砖用普通硅酸盐白水泥砂浆粘贴
 - 夹板基层需做防潮防腐处理，强力瓷片胶粘贴
 - 填缝：用接近瓷片、地砖色的填缝剂填缝（除特别说明外）。

对于 $\geq 600 \times 600$ 的墙面砖，要用楔固法进行施工， 600×600 以下规格的墙面抛光砖用“砖背拉毛”工艺进行施工，其墙身瓷片具体做法详见建筑说明。潮湿地方具体做法详见建筑说明，如：洗手间，厨房，更衣间等。（所有玉石抛光砖用在地面砖均需做防污防划花晶面处理）
- 木饰面
 - 选料——所有实木、木皮（饰面板），由于天然材料的不同纹样，承造商除提供 $1.22 \times 2.44m$ 一块原装板外，亦必须约同项目部监理、监控部人员及设计师一齐前往供应商处选购定板。承造商所订购的木料，须符合设计师现场指定的样板的同质材料及纹理。所有实木线（如：门框、角线、饰线等）均要求木纹色泽均匀，不允许带明显的节眼、明显深浅色差及裂痕。
 - 开料——由于木皮的纹路不同，开料前承造商应于现场根据设计师的要求弹线，并根据设计师指示的木纹排列开料。
 - 油漆、着色
 - 所有木皮均须根据设计要求着色及油漆（分三段：木原色、底漆色、面漆），需将实木线与饰板合为一体索色，并于正式施工前提供 200×800 样板一块予设计师审批。
 - 木皮的着色油漆于正式施工前，承造商须于现场再做一色板，并知会设计师前往审定签署同意后方可施工。
 - 本工程所有油漆料（包括乳胶漆、手扫漆、土叻架），具体详样板。除特别说明外均为国产材料。如为进口材料，本设计会有注明“进口”字样。
 - 所有“洗手间”吊顶用漆，均为“防霉漆”。
 - 所有木廊（规格均为 25×40 凹枋，特别说明除外），夹板都要做防火处理及符合国家防火要求。

本“构造说明”标出的“供应商”，作为“施工队”购买材料之标准。

关于各木饰面、板材施工厚度要求及公差范围一览表：

材料名称	甲醛释放量 (mg/L)	图纸要求材料厚度	最大厚度 不少于	最小厚度 不少于	备注
白色防潮板		16.0mm	16.4mm	15.6mm	
白色防潮板		18.0mm	18.4mm	17.6mm	
大芯板	≤ 1.5 (E1级)	15.0mm	15.6mm	14.0mm	不砂光，面膜 $\geq 2.0mm$
大芯板	≤ 1.5 (E1级)	18.0mm	18.8mm	17.0mm	砂光，面膜 $\geq 1.6mm$
防火硅酸铝板		3.0mm	3.2mm	2.8mm	
白色胶板		0.7mm	0.8mm	0.6mm	
防火胶板		1.0mm	1.1mm	0.9mm	
木饰面板		3.0mm	3.2mm	2.6mm	
夹板	≤ 1.5 (E1级)	3.0mm	3.5mm	2.5mm	不砂光
夹板	≤ 1.5 (E1级)	5.0mm	6.0mm	4.0mm	不砂光
夹板	≤ 1.5 (E1级)	6.0mm	7.1mm	5.4mm	不砂光
夹板	≤ 1.5 (E1级)	9.0mm	10.1mm	8.0mm	不砂光
夹板	≤ 1.5 (E1级)	12.0mm	13.2mm	11.0mm	不砂光
夹板	≤ 1.5 (E1级)	15.0mm	16.3mm	14.0mm	不砂光
夹板	≤ 1.5 (E1级)	18.0mm	19.3mm	17.0mm	不砂光
高密度板		18.0mm	18.4mm	17.6mm	
高密度板		15.0mm	15.4mm	14.6mm	
木纹PVC覆膜		0.4mm	0.45mm	0.35mm	
人造石台面石		12.7mm	13.0mm	11.7mm	

注：1、甲方/监理公司对材料厚度少于以上最低限度或高于最高限值的均拒绝收货。

2、于招标图纸内显示的材料而此表并无显示公差值的，投标单位须于标书规定时限内向甲方书面提出，若甲方没有书面回复或投标单位无书面提出，双方则以国标收货，没有相应国标允许公差限值的，双方将以不少于招标图纸中注明尺寸收货。



领睿建设工程有限公司
Link&R Construction Engineering Co., Ltd

建筑行业 建筑工程 甲级 编号: A244069964
风景园林工程设计专项乙级编号: A244069964
市政行业 给水、排水、道路工程 丙级
公路行业 公路 丙级
A444018248

- 注明：
1. 本图纸必须取得政府相关主管部门批准及施工图审查机构等单位合格证后，方可用于施工。
 2. 本图纸若有不完善或不详之处必须与我司会商后方可施工，不可按图纸量取尺寸施工。
 3. 本图纸未经同意不得复制使用、泄露、散布。
 4. 本图纸须经我司有效签章及附项目二维码，否则一律无效。

注|Comments

岗位	人员	印刷体 PRINT	签署 SIGNATURE
审定人 Approved by	杜凯	杜凯	
项目负责人 Project manager	麦凯文	麦凯文	
专业负责人 Profession manager	刘万山	刘万山	
审核人 Verified by	谭慧清	谭慧清	
校对 Checked by	冯杰斌	冯杰斌	
设计 Designer	梁洁玲	梁洁玲	

建设单位 CLIENT	广东省中医院		
工程名称 PROJECT	省中医药科学院首层科研团队办公室		
子工程名称 SUB-PROJECT			
图纸名称 DRAWING TITLE	设计说明(四)		
业务号 PROJECT NO.	LR-FS2025-P049	专业 DISCIPLINE	装修
日期 DATE	2025.05	设计阶段 STAGE	施工图
版本号 INDEX	A	图号 DRAWING NO.	F-05
归档二维码： ARCHIVE QR CODE			

暖通 HVAC	给排水 PLUMBING	园林 GARDEN	燃气 GAS
建筑 ARCH.	结构 STRUCT.	强电 ELEC.	弱电 ELY

施工图设计说明五

3. 地面: 地面的地砖, 石材, 燃烧等级为A级, 如地面有木龙骨, 实木地板需要刷防火涂料。地面详地面设计图及其设计大样要求。地面饰面材料铺贴完成后需做晶面处理同时做好成品保护, 否则一切返工费用由承包商负责, 潮湿地方必须做防水层处理, 如洗手间, 厨房, 更衣室等。
4. 吊顶角线: 设计图要要求选用木料时。施工前所以角线的拼接口要在背后用镀锌码固定, 并先做一拼接样板, 又设计师审定签名, 方可订货施工。油漆同吊项(特别说明除外)。
5. 光镜面: 洗手间或潮湿区域均应用不氧化及不发霉的镜面, 必须符合国家的检测标准, 粘贴底板或墙身须扫沥青油2度, 镜底需用强力胶固定四边, 中间满打中性玻璃胶粘贴, 镜边需打中性防霉胶, 颜色详设计图纸要求。镜底面需贴安全防爆膜。
6. 砂面玻璃: 均为酸洗砂面玻璃。
7. 金刚、镜钢面: 夹板廊底用万能胶粘贴固定。
8. 乳胶漆: 结构层塌灰找平, 防霉底漆均匀, 油乳胶漆面。
9. 喷涂面: (底漆均匀喷骨浆料) 油涂立面。所有“骨浆”的喷涂, 必须颗粒均匀, 密度一致。施工前承建商须向“设计师”提供“400*400之喷涂”样板, 并以设计师签署之样板为准施工。
10. 贴金箔面: 石或木面贴金箔。石面、木面应打磨平滑, 现场环境要保证整洁。由专业公司承造。
11. 楼梯栏杆: 须由专业锻造件厂家承造施工。
12. 门、木料: 1) 所有木料须尽早订购并送达工地, 以便风干及定型。门框不允许有任何裂痕、生熟节眼、深浅色。2) 木门各类款式须做一样板, 经甲方设计师验收同意方可大量施工。3) 所有木材湿度为: 13%-17% (含水量)。4) 所有木料(角线、脚线、门框等) 均须做防霉防虫处理(虫胶漆混合防蚁剂)。5) 所有掩门需加装门碰(详样板), 位置由设计师现场定位。
13. 抽屉、地柜、层板: 所有抽屉板边、地柜、内外侧板、层板均设5厚实木封边。柜内板面及层板饰面及颜色详设计图。
14. 霓虹灯: 室内设计所有霓虹灯均为低压管。
15. 广告灯箱: 内藏光管的灯箱, 选用“电子镇流器”。(按设计装超薄石英射灯, 均为12V安全电源) 应放置在灯箱外较隐蔽的位置, 并符合防火要求。
16. 广告喷画: 必须采用户外防水防晒全天候材料(如灯箱布、墨水等) 喷画要高精度、效果逼真、不褪色, 承包商先制作小样板经设计师校对后方可大批量制作安装。
17. 钢结构件、铁花的施工: 钢结构件: 1) 按设计要求选用国际产品, 角铁须经热镀锌处理, 所有的焊接口要打磨平整, 油防锈油二度后上面漆。2) 铁花、锻件: 铁花的承造必须根据设计图放1:1大样, 超过三个相通大样, 须做一个样板设计师审批(如: 楼梯栏杆), 并经设计师审定同意后方可正式施工, 所有铁花的焊口必须打磨平整后油防锈油二度再上面漆。
18. 所有洗手柜盆边、橱柜与墙身瓷片接口位、镜板边、淋浴挡水边、浴缸边、坐厕边、铝扣板吊顶收口边打防霉胶, 颜色按图纸要求; 门套边、插座位与墙身瓷砖之间不用打胶。
20. 独立承包商在中标后, 应在一周内提供经现场量度尺寸, 并且按我司招标图做法要求的施工图纸予设计师确认后, 再按其专业施工片接口均需图纸提供统一标准的所有材料样板, 经设计师确认后方可采购施工、安装。
21. 所有必须经设计师审定签署同意方可正式施工的工程或程序, 承包商均须严格遵守及执行, 否则由此引起的一切不良后果及损失, 承包商自负。
22. 公共装修项目中全部活动家私类(行李架、装饰层架、书桌、书椅、画框线装饰镜、床头柜、床、床垫、窗帘布艺及海绵材料等)、固定家具类(房门、衣柜、床靠背板、酒柜、木饰面、毛毯等)及灯具类(所有装饰灯具灯罩)等材料厂家供应商都必须达到国家消防性能B1等级(难燃性), 并符合国家规范标准等相关规定。
23. 塔楼走廊墙身部分已有腻子饰面, 后期喷涂乳胶漆时需综合考虑与原基础腻子面的处理工艺; 塔楼电梯厅墙身部分已有腻子饰面, 后期贴砖前需铲除原腻子面。

十二、上述说明涉及不同的工程造价, 承包商投标时必须仔细阅读图纸及本说明考虑, 并计算其造价于标书内, 避免不必要的错误及损失。说明中未提及部分, 均按国家装饰装修规范要求执行。



领睿建设工程有限公司

Link&R Construction Engineering Co., Ltd

建筑行业 建筑工程 甲级 编号: A244069964
风景园林工程设计专项乙级编号: A244069964
市政行业 给水、排水、道路工程 丙级
公路行业 公路 丙级
A444018248

注明:

1. 本图纸必须取得政府相关主管部门批准及施工图审查机构等单位合格证后, 方可用于施工。
2. 本图纸若有不完善或不详之处必须与我司会商后方可施工, 不可按图纸量取尺寸施工。
3. 本图纸未经同意不得复制使用、泄露、散布。
4. 本图纸须经我司有效签章及附项目二维码, 否则一律无效。

注|Comments

岗位	人员	印刷体 PRINT	签署 SIGNATURE
审定人 Approved by	杜凯	杜凯	
项目负责人 Project manager	麦凯文	麦凯文	
专业负责人 Profession manager	刘万山	刘万山	
审核人 Verified by	谭慧清	谭慧清	
校对 Checked by	冯杰斌	冯杰斌	
设计 Designer	梁洁玲	梁洁玲	

建设单位 CLIENT	广东省中医院		
工程名称 PROJECT	省中医药科学院首层科研团队办公室		
子工程名称 SUB-PROJECT			
图纸名称 DRAWING TITLE	设计说明(五)		
业务号 PROJECT NO.	LR-FS2025-P049	专业 DISCIPLINE	装修
日期 DATE	2025.05	设计阶段 STAGE	施工图
版本号 INDEX	A	图号 DRAWING NO.	F-06
归档二维码: ARCHIVE QR CODE			

电图符号表(一)

图例	名称	图例	名称	图例	名称	图例	名称	图例	名称
灯具类 注:定制灯具请按实际灯具款式绘制。		暗藏珠灯		暖通类			自带模块火灾声光报警器		三路灯光控制器
顶面灯具、灯带:		光纤灯			方形出风口		火灾光报警器		四路灯光控制器
	LED节能灯	暗藏LED					感烟火灾探测器		四路场景控制器
	LED感应筒灯/射灯	暗藏冷极管			方形回风口		感温火灾探测器		一键断水断电
	石英灯	日光灯 (600mm\900mm\1200mm)					复合式感烟感温火灾探测器		单轨窗帘控制器
	防雾石英灯	单管日光灯 (连罩)(L=1200)			圆形出风口		可燃气体探测器		双轨窗帘控制器
	聚光石英灯	双管日光灯 (连罩)(L=1200)					火警电话		新风机控制器
	可调向石英射灯	双管日光灯 (600mm\900mm\1200mm)			圆形回风口		火灾应急广播扬声器		分集水器温度控制器
	座式射灯	300x1200光管盘					火灾警铃		空调温控器
	暗装筒灯	600x600光管盘			长方形出风口		应急照明灯(220V 2x3W)		暖浴块控制器
	明装筒灯	1200x600光管盘			长方形回风口		出口指示灯(220V 3W)	插座立面图例	
	暗装射灯				侧向出风口		楼层显示灯(220V 3W)		单相安全型二、三孔插座 (250V, 10A)
	明装射灯		侧向回风口		疏散指示灯(220V 3W)		电话/网络插座		
	方型筒灯(聚光型)		浴霸(有排气)		抽风口		火灾禁止指示灯(220V 3W)		电视插座
	防雾筒灯		浴霸(无排气)		吸顶式空调		局部等电位联接端子箱(平面)		单相安全防水型二、三孔插座 (250V, 10A)
	泛光灯(金卤灯)		300*300暖浴块(有排气)				闭式自动喷水头(上喷/下喷)		带USB插口电源插座
	单头豆胆灯		300*600暖浴块(有排气)		分体式空调		水雾喷头		安全型带开关二、三孔插座, 厨房备用(250V, 10A)
	双头豆胆灯		智能晾衣架		柜式空调		闭式自动喷水头(上下喷)		电视网络双口插座
	三头豆胆灯	平面灯具:			方形抽气百叶口		边墙型自动喷头		电话网络双口插座
	四头豆胆灯		池底射灯		圆形抽气百叶口	开关立面图例			穿线孔面板
	轨道射灯		园林灯		抽气扇(连10A-250V插座)(嵌天花)		单联翘板开关		接线盒
	吸顶灯		挂画壁灯		抽气扇(连10A-250V防水插座)(明装)		双联翘板开关		WiFi AP面板带网口插座
	大型吊灯		壁灯	消防类			三联翘板开关		网关插座面板
			夜更灯		消防栓		四联翘板开关		局部等电位联接端子箱
	中型吊灯		台灯		模块箱		紧急按钮(不需设置底盒)		
	小型吊灯		落地灯		手动火灾报警装置		可视对讲机		
	星灯				消火栓起泵按钮				
	洗墙灯		地灯		带火警电话插孔的手动报警按钮		一路灯光控制器		
	暗藏霓虹灯/光管				火灾电话插孔		二路灯光控制器		



领睿建设工程有限公司
Link&R Construction Engineering Co., Ltd

建筑行业 建筑工程 甲级 编号: A244069964
风景园林工程设计专项乙级编号: A244069964
市政行业 给水、排水、道路工程 丙级
公路行业 公路 丙级
A444018248

- 注明:
1. 本图纸必须取得政府相关主管部门批准及施工图审查机构等单位合格证后,方可用于施工。
 2. 本图纸若有不完善或不详之处必须与我司会商后方可施工,不可按图纸量取尺寸施工。
 3. 本图纸未经同意不得复制使用、泄露、散布。
 4. 本图纸须经我司有效签章及附项目二维码,否则一律无效。

注|Comments

岗位	人员	印刷体 PRINT	签署 SIGNATURE
审定人 Approved by	杜凯	杜凯	
项目负责人 Project manager	麦凯文	麦凯文	
专业负责人 Professional manager	刘万山	刘万山	
审核人 Verified by	谭慧清	谭慧清	
校对 Checked by	冯杰斌	冯杰斌	
设计 Designer	梁洁玲	梁洁玲	

建设单位 CLIENT	广东省中医院		
工程名称 PROJECT	省中医药科学院首层科研团队办公室		
子工程名称 SUB-PROJECT			
图纸名称 DRAWING TITLE	电图符号表(一)		
业务号 PROJECT NO.	LR-FS2025-P049	专业 DISCIPLINE	装修
日期 DATE	2025.05	设计阶段 STAGE	施工图
版本号 INDEX	A	图号 DRAWING NO.	F-07
归档二维码: ARCHIVE QR CODE			



暖通 | HVAC
给排水 | PLUMBING
园林 | GARDEN
燃气 | GAS

建筑 | ARCH.
结构 | STRUCT.
强电 | ELEC.
弱电 | ELY

电图符号表(二)

图例	名称	图例	名称	图例	名称
电位平面图例					
	单相安全型二、三孔插座(250V, 10A)		网关插座面板		三联双控翘板开关
	单相地板/天花板二、三孔插座(250V, 10A)		交换机及配线架		四联双控翘板开关
	单相地板/天花板带USB接口电源插座(250V, 10A)		集线器		感应开关
	单相安全防水型二、三孔插座(250V, 10A)		电度表		带指示灯的单控延时开关(250V, 10A)
	单相安全型三孔插座, 冰箱用(250V, 10A)		动力配电箱		带指示灯的双控延时开关(250V, 10A)
	安全型带开关二, 三孔插座, 厨房备用(250V, 10A)		应急照明配电箱		声光控制开关(250V, 10A)
	单相安全型三孔消毒柜插座(250V, 10A)		暗装照明配电箱		双控双刀开关(250V, 10A)
	单相安全型三孔微波炉插座(250V, 10A)		暗装弱电箱		调光器(250V, 10A)
	单相安全型三孔抽油烟机插座(250V, 10A)		门铃		"请勿打扰"门铃开关(250V, 10A)
	单相防水安全型带开关三孔插座, 洗衣机用(250V, 10A)		户内可视对讲机		音量控制器
	安全型带开关三孔空调插座(250V, 16A)		户外可视对讲机		风机盘管控制开关
	单相防水安全型带开关三孔插座, 燃气热水器用(250V, 10A)		开门按钮(大堂门禁开关)		门铃开关, 带夜间指示灯
	单相安全防水型三孔插座, 排气扇用(250V, 10A)		具有隔离变压器的插座		门铃按钮
	带USB接口电源插座(250V, 10A)		插卡取电(如电动剃须刀插座)		空调温控开关
	带接地插孔的三相插座(380V, 15A)		咪高峰出线位(地台)		紧急按钮(不需设置底盒)
	接线盒		咪高峰出线位		四路场景控制器(门边:H=1300 床头:H=700)
	空底盒(固定管线孔)		传真机位		新风机控制器 H=1300
	电话插座		探测器		分集水器温度控制器
	地板电话插座	开关平面图例			窗帘控制器(门边:H=1300 床头:H=700)
	网络插座		一路灯光控制器		暖浴快控制开关 H=1300
	地板网络插座		二路灯光控制器		一键断水电气面板 H=1750
	电话网络双口插座		三路灯光控制器	给排水平面图例	
	地板电话、网络插座		四路灯光控制器		水阀
	电视插座		单联单控翘板开关		洗衣机水龙头
	地板电视插座		双联单控翘板开关		淋浴器
	电视网络双口插座		三联单控翘板开关		地漏
	地板电视、网络插座		四联单控翘板开关		排水孔
	WiFi AP面板带网口插座		单联双控翘板开关	附注: 表中插座、开关图例均为暗装图例。	
	双联双控翘板开关				



领睿建设工程有限公司
Link&R Construction Engineering Co., Ltd

建筑行业 建筑工程 甲级 编号: A244069964
风景园林工程设计专项乙级编号: A244069964
市政行业 给水、排水、道路工程 丙级
公路行业 公路 丙级
A444018248

- 注明:
1. 本图纸必须取得政府相关主管部门批准及施工图审查机构等单位合格证后, 方可用于施工。
 2. 本图纸若有不完善或不详之处必须与我司会商后方可施工, 不可按图纸量取尺寸施工。
 3. 本图纸未经同意不得复制使用、泄露、散布。
 4. 本图纸须经我司有效签章及附项目二维码, 否则一律无效。

注|Comments

岗位	人员	印刷体 PRINT	签署 SIGNATURE
审定人 Approved by	杜凯	杜凯	
项目负责人 Project manager	麦凯文	麦凯文	
专业负责人 Professional manager	刘万山	刘万山	
审核人 Verified by	谭慧清	谭慧清	
校对 Checked by	冯杰斌	冯杰斌	
设计 Designer	梁洁玲	梁洁玲	

建设单位 CLIENT	广东省中医院		
工程名称 PROJECT	省中医药科学院首层科研团队办公室		
子工程名称 SUB-PROJECT			
图纸名称 DRAWING TITLE	电图符号表(二)		
业务号 PROJECT NO.	LR-FS2025-P049	专业 DISCIPLINE	装修
日期 DATE	2025.05	设计阶段 STAGE	施工图
版本号 INDEX	A	图号 DRAWING NO.	F-08
归档二维码: ARCHIVE QR CODE			



暖通 HVAC	给排水 Plumbing	园林 GARDEN	燃气 GAS
建筑 ARCH.	结构 STRUCT.	强电 ELEC.	弱电 ELY

室内装修统一做法表

编 号	1	2	3	4	5	6	7	8	9	10	11
顶棚 天花 (D)	名称 大白浆面 用料做法 • 9厚M2.5水泥石灰砂浆打底扫毛 • 6厚M5.0水泥石灰砂浆压光 • 喷大白浆三道	名称 硅酸钙板吊顶 用料做法 • 轻钢龙骨标准骨架 • 双层9厚硅酸钙板 • 满刮腻子二道，砂纸磨平 • 饰面层 A 内墙涂料四道（ICI涂料） B 乳胶漆四道（腊光漆先扫底油） C 喷塑面（底油，骨料，面油，罩光） D 油漆面（一底两道）	名称 块材饰面吊顶 用料做法 • 配套金属骨架 • 饰面层： A 防潮石膏饰面板 B 铝塑饰面板 C 彩钢饰面板 D 矿棉饰面板 E 塑料条形板 F 铝合金格栅板 注：饰面层如需穿孔或上放吸音材料另注	名称 吸音吊顶 用料做法 • 配套金属骨架内放50厚岩棉或超细玻璃棉 • 饰面板： A 冲孔铝板 B 冲孔石膏板 C 冲孔高密度板							
内墙 墙面 (N)	名称 粉刷 涂料面 用料做法 • 9厚M2.5水泥石灰砂浆打底扫毛 • 6厚M20水泥砂浆抹面 • 满刮腻子二道，砂纸磨平 • 油漆面（一底两道）	名称 水泥砂浆面 用料做法 • 15厚M20水泥砂浆打底 • 面批5厚M80水泥砂浆压实打毛（或压光）	名称 硅酸钙板饰面 用料做法 • C75轻钢龙骨标准骨架 • 12厘阻燃基层板 • 9厘硅酸钙板 墙厚度详建施 • 满刮腻子二道，砂纸磨平 • 油漆面（一底两道）								
地 面 (G)	名称 地砖面 用料做法 • 先清理施工表面 • 40厚M80干硬性水泥砂浆铺装结合层 • 砖充分浸水 • 3mm厚素水泥结合层一道 • 8-10厚地砖，填缝剂填缝（完成面齐平原有地面高度）	名称 地毯地面 用料做法 • 原建筑钢筋混凝土楼板 • 界面剂一道 • 30厚1:3水泥砂浆找平层 • 5mm水泥自流平 • 再生防火地毯专用胶垫 • 地毯对花拼接应按毯面绒毛和织纹走向的同一方向拼接。 • 当使用张紧器伸展地毯时，用力方向应呈V字形，应由地毯中心向四周展开 • 当使用倒刺板固定地毯时，应沿房间四周将倒刺板与基层固定牢固 • 地毯铺装方向，应是地毯面绒毛走向的背光方向 • 满铺地毯，应用扁铲将毯边塞入卡条和墙壁间的空隙中，或塞入踢脚下面 • 剪裁楼梯地毯时，长度应留有一定余量，以便在使用中可挪动常磨损的位置	名称 石材地面 用料做法 • 先清理施工表面 • 30厚M80干硬性水泥砂浆铺装结合层 • 3mm厚素水泥结合层一道 • 15-20厚石材，云石胶调色填缝 • 晶面打磨处理 注：嵌铜条及组合团者详建施								
踢脚 (T)	名称 不锈钢面脚线 用料做法 • 检查墙面是否平整 • 成品配套卡扣底座 • 面夹1.2厚不锈钢踢脚线										
墙 裙 (Q)	名称 用料做法										
备 注	1、本工程设计有关顶棚、内墙面、地面、踢脚、墙裙、等做法选用上表在“建筑室内装修统一做法表”中相应位置填写所选编号，面料，颜色，高度等，并在备注栏中注明顶棚选用明或暗骨架，板材等。 2、顶棚、内墙、等喷塑面，选用时在备注栏中注明是小点、中点或大点。 3、有关顶棚、内墙、楼地面等施工技术要求详见“建筑设计总说明”。 4、如设计人另行设计做法可在空白格内自行设计填写。 5、选用石材或幕墙的(内墙)面装修施工时，其固定点必须设在主体结构的柱或梁上，不得设在轻质墙体上。 6、本工程建筑内部各装修材料的燃烧性能等级，均不低于《建筑内部装修设计防火规范》表3.2.1和表3.4.1的规定；										

暖通 HVAC	给排水 PLUMBING	园林 GARDEN	燃气 GAS
建筑 ARCH.	结构 STRUCT.	强电 ELEC.	弱电 ELY



领睿建设工程有限公司

Link&R Construction Engineering Co., Ltd

建筑行业 建筑工程 甲级 编号: A244069964
 风景园林工程设计专项乙级编号: A244069964
 市政行业 给水、排水、道路工程 丙级
 公路行业 公路 丙级
 A444018248

- 注明:
1. 本图纸必须取得政府相关主管部门批准及施工图审查机构等单位合格证后，方可用于施工。
 2. 本图纸若有不完善或不详之处必须与我司会商后方可施工，不可按图纸量取尺寸施工。
 3. 本图纸未经同意不得复制使用、泄露、散布。
 4. 本图纸须经我司有效签章及附项目二维码，否则一律无效。

注 | Comments

岗位	人员	印刷体 PRINT	签 署 SIGNATURE
审定人 Approved by	杜凯	杜凯	
项目负责人 Project manager	麦凯文	麦凯文	
专业负责人 Profession manager	刘万山	刘万山	
审核人 Verified by	谭慧清	谭慧清	
校对 Checked by	冯杰斌	冯杰斌	
设计 Designer	梁洁玲	梁洁玲	

建设单位 CLIENT	广东省中医院		
工程名称 PROJECT	省中医药科学院首层科研团队办公室		
子工程名称 SUB-PROJECT			
图纸名称 DRAWING TITLE	室内装修统一做法表		
业务号 PROJECT NO.	LR-FS2025-P049	专 业 DISCIPLINE	修 缮
日 期 DATE	2025.05	设计阶段 STAGE	施工图
版 本 号 INDEX	A	图 号 DRAWING NO.	F-09
归档二维码: ARCHIVE QR CODE			



暖通 HVAC	给排水 Plumbing	园林 GARDEN	燃气 GAS
建筑 ARCH.	结构 STRUCT.	强电 ELEC.	弱电 ELY

材料表

材料编号 NO.	材料名称 DESCRIPTION	防火等级 FIRE RATING	位置 POSITION	品类代码 CATEGORY	备注 REMARK
漆 (PAINT)					
PT-01	白色无机涂料	A	天花, 墙身	PT	
PT-02	浅绿色无机涂料	A	研究人员办公区域墙身局部	PT	
石材 (STONE)					
ST-01	18mm厚意大利浅灰石材	A	窗台石/门槛石	ST	
ST-02	18mm厚汉白玉台面石	A	洗手台、橱柜台面	ST	
瓷砖 (CERAMIC TILE)					
CT-01	地砖	A	房间一地面/共用区域地面/研究人员工作区域地面	CT	800*800
木饰面 (WOOD FINISH)					
WD-01	木饰面	B ₁	门、柜体	WD	
WD-02	白色饰面板	B ₁	柜体	WD	
WD-03	深灰色门套	B ₁	门套	WD	
金属 (METAL)					
MT-01	1.0厚600*600铝扣板	A	房间一天花/共用区域天花/研究人员工作区域天花	MT	
MT-02	深灰色不锈钢	A	天花造型/踢脚	MT	
MT-03	1.0厚600*600穿孔铝扣板	A	研究人员工作区域局部天花	MT	
地毯 (CARPET)					
CA-01	地毯	B ₁	校长室地面	CA	
玻璃 (GLASS)					
GL-01	8mm超白白色烤漆玻璃	B ₁	共用区域局部墙面	GL	

材料编号 NO.	材料名称 DESCRIPTION	防火等级 FIRE RATING	位置 POSITION	品类代码 CATEGORY	备注 REMARK
-------------	---------------------	---------------------	----------------	------------------	--------------

备注: 石材处理工艺代码说明: A-深色 B-浅色 C-斧剁面 D-5X5凹槽 F-荔枝面 H-哑光面 L-蜂窝铝板复合石材 S-防滑面

玻璃处理工艺代码说明: P-镜面 W-发丝 E-蚀刻



领睿建设工程有限公司

Link&R Construction Engineering Co., Ltd

建筑行业 建筑工程 甲级 编号: A244069964
风景园林工程设计专项乙级编号: A244069964
市政行业 给水、排水、道路工程 丙级
公路行业 公路 丙级
A444018248

注明:

- 本图纸必须取得政府相关主管部门批准及施工图审查机构等单位合格证后,方可用于施工。
- 本图纸若有不完善或不详之处必须与我司会商后方可施工,不可按图纸量取尺寸施工。
- 本图纸未经同意不得复制使用、泄露、散布。
- 本图纸须经我司有效签章及附项目二维码,否则一律无效。

注 | Comments

岗位	人员	印刷体 PRINT	签署 SIGNATURE
审定人 Approved by	杜凯	杜凯	
项目负责人 Project manager	麦凯文	麦凯文	
专业负责人 Profession manager	刘万山	刘万山	
审核人 Verified by	谭慧清	谭慧清	
校对 Checked by	冯杰斌	冯杰斌	
设计 Designer	梁洁玲	梁洁玲	

建设单位 CLIENT	广东省中医院		
工程名称 PROJECT	省中医药科学院首层科研团队办公室		
子工程名称 SUB-PROJECT			
图纸名称 DRAWING TITLE	物料表		
业务号 PROJECT NO.	LR-FS2025-P049	专业 DISCIPLINE	装修
日期 DATE	2025.05	设计阶段 STAGE	施工图
版本号 INDEX	A	图号 DRAWING NO.	F-10

归档二维码:
ARCHIVE QR CODE





领睿建设工程有限公司

Link&R Construction Engineering Co., Ltd

建筑行业 建筑工程 甲级 编号: A244069964
风景园林工程设计专项乙级编号: A244069964
市政行业 给水、排水、道路工程 丙级
公路行业 公路 丙级
A444018248

注明:


1. 本图纸必须取得政府相关主管部门批准及施工图审查机构等单位合格证后,方可用于施工。
2. 本图纸若有不完善或不详之处必须与我司会商后方可施工,不可按图纸量取尺寸施工。
3. 本图纸未经同意不得复制使用、泄露、散布。
4. 本图纸须经我司有效签章及附项目二维码,否则一律无效。

注|Comments

岗位	人员	印刷体 PRINT	签署 SIGNATURE
审定人 Approved by	杜凯	杜凯	
项目负责人 Project manager	麦凯文	麦凯文	
专业负责人 Profession manager	刘万山	刘万山	
审核人 Verified by	谭慧清	谭慧清	
校对 Checked by	冯杰斌	冯杰斌	
设计 Designer	梁洁玲	梁洁玲	

建设单位 CLIENT	广东省中医院		
工程名称 PROJECT	省中医药科学院首层科研团队办公室		
子工程名称 SUB-PROJECT			
图纸名称 DRAWING TITLE	原始建筑总平面图		
业务号 PROJECT NO.	LR-FS2025-P049	专业 DISCIPLINE	装修
日期 DATE	2025.05	设计阶段 STAGE	施工图
版本号 INDEX	A	图号 DRAWING NO.	P-01

归档二维码:
ARCHIVE QR CODE

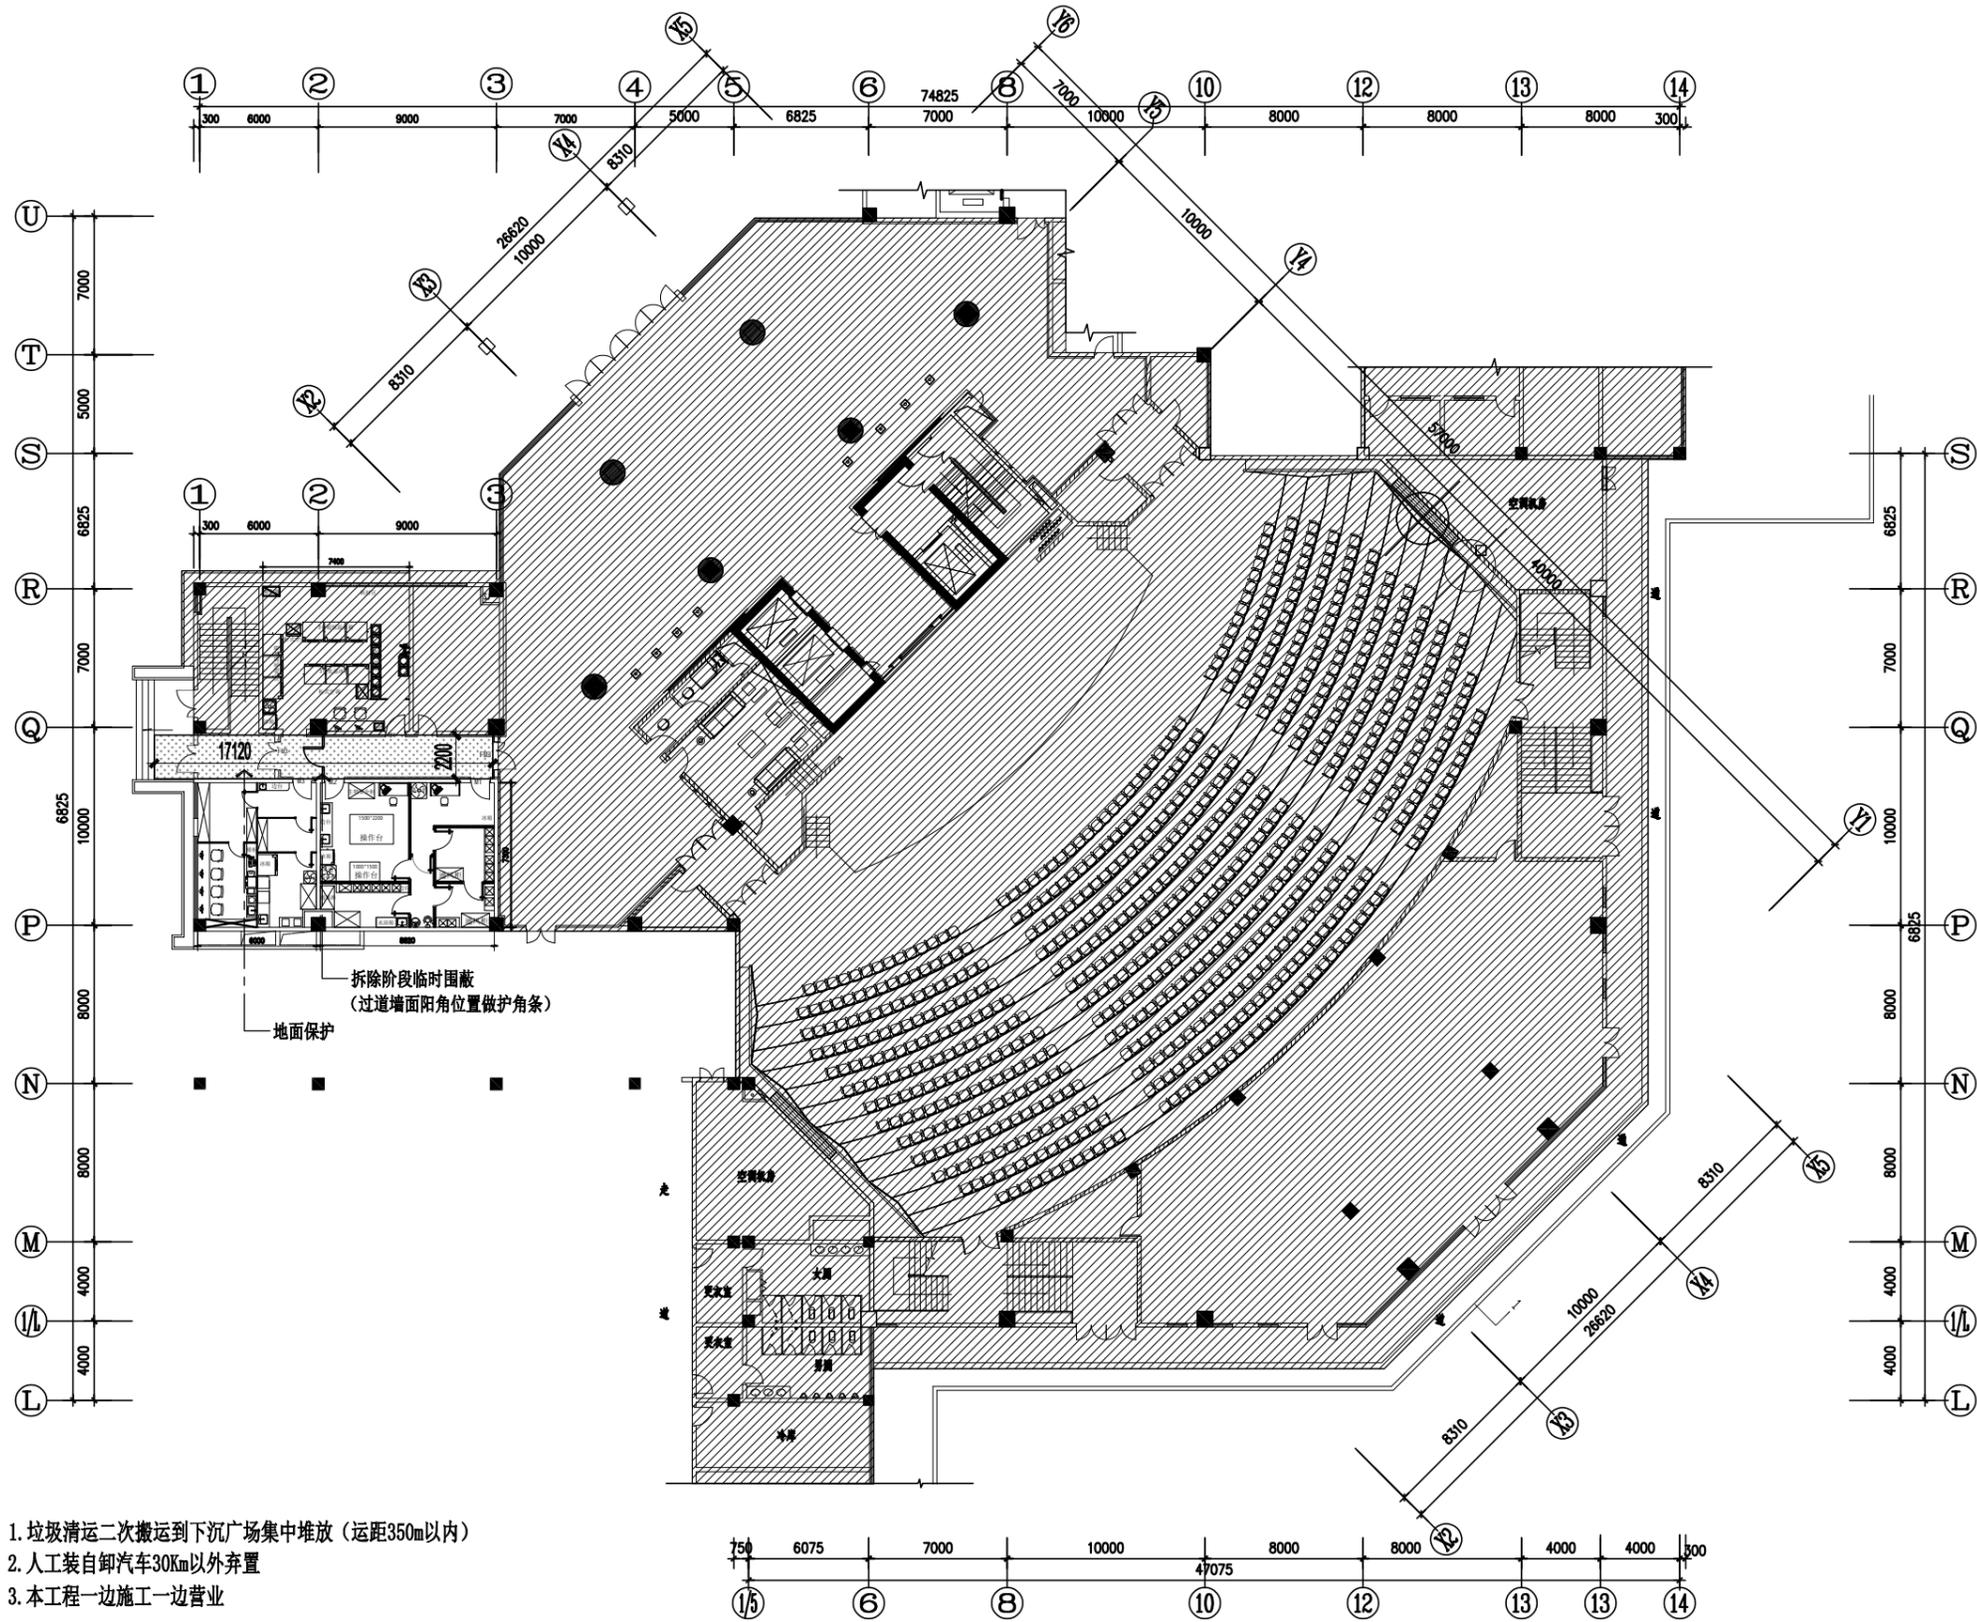

- 注: 1. 垃圾清运二次搬运到下沉广场集中堆放(运距350m以内)
2. 人工装自卸汽车30Km以外弃置
3. 本工程一边施工一边营业

:非本次施工范围内


:地面保护区域

ORIGINAL ARCHITECTURAL PLAN
原始建筑总平面图 SCALE 1:340 A3

暖通|HVAC
给排水|PLUMBING
园林|GARDEN
燃气|GAS

建筑|ARCH.
结构|STRUCT.
强电|ELEC.
弱电|ELY

暖通 HVAC	给排水 Plumbing	园林 GARDEN	燃气 GAS
建筑 ARCH.	结构 STRUCT.	强电 ELEC.	弱电 ELY

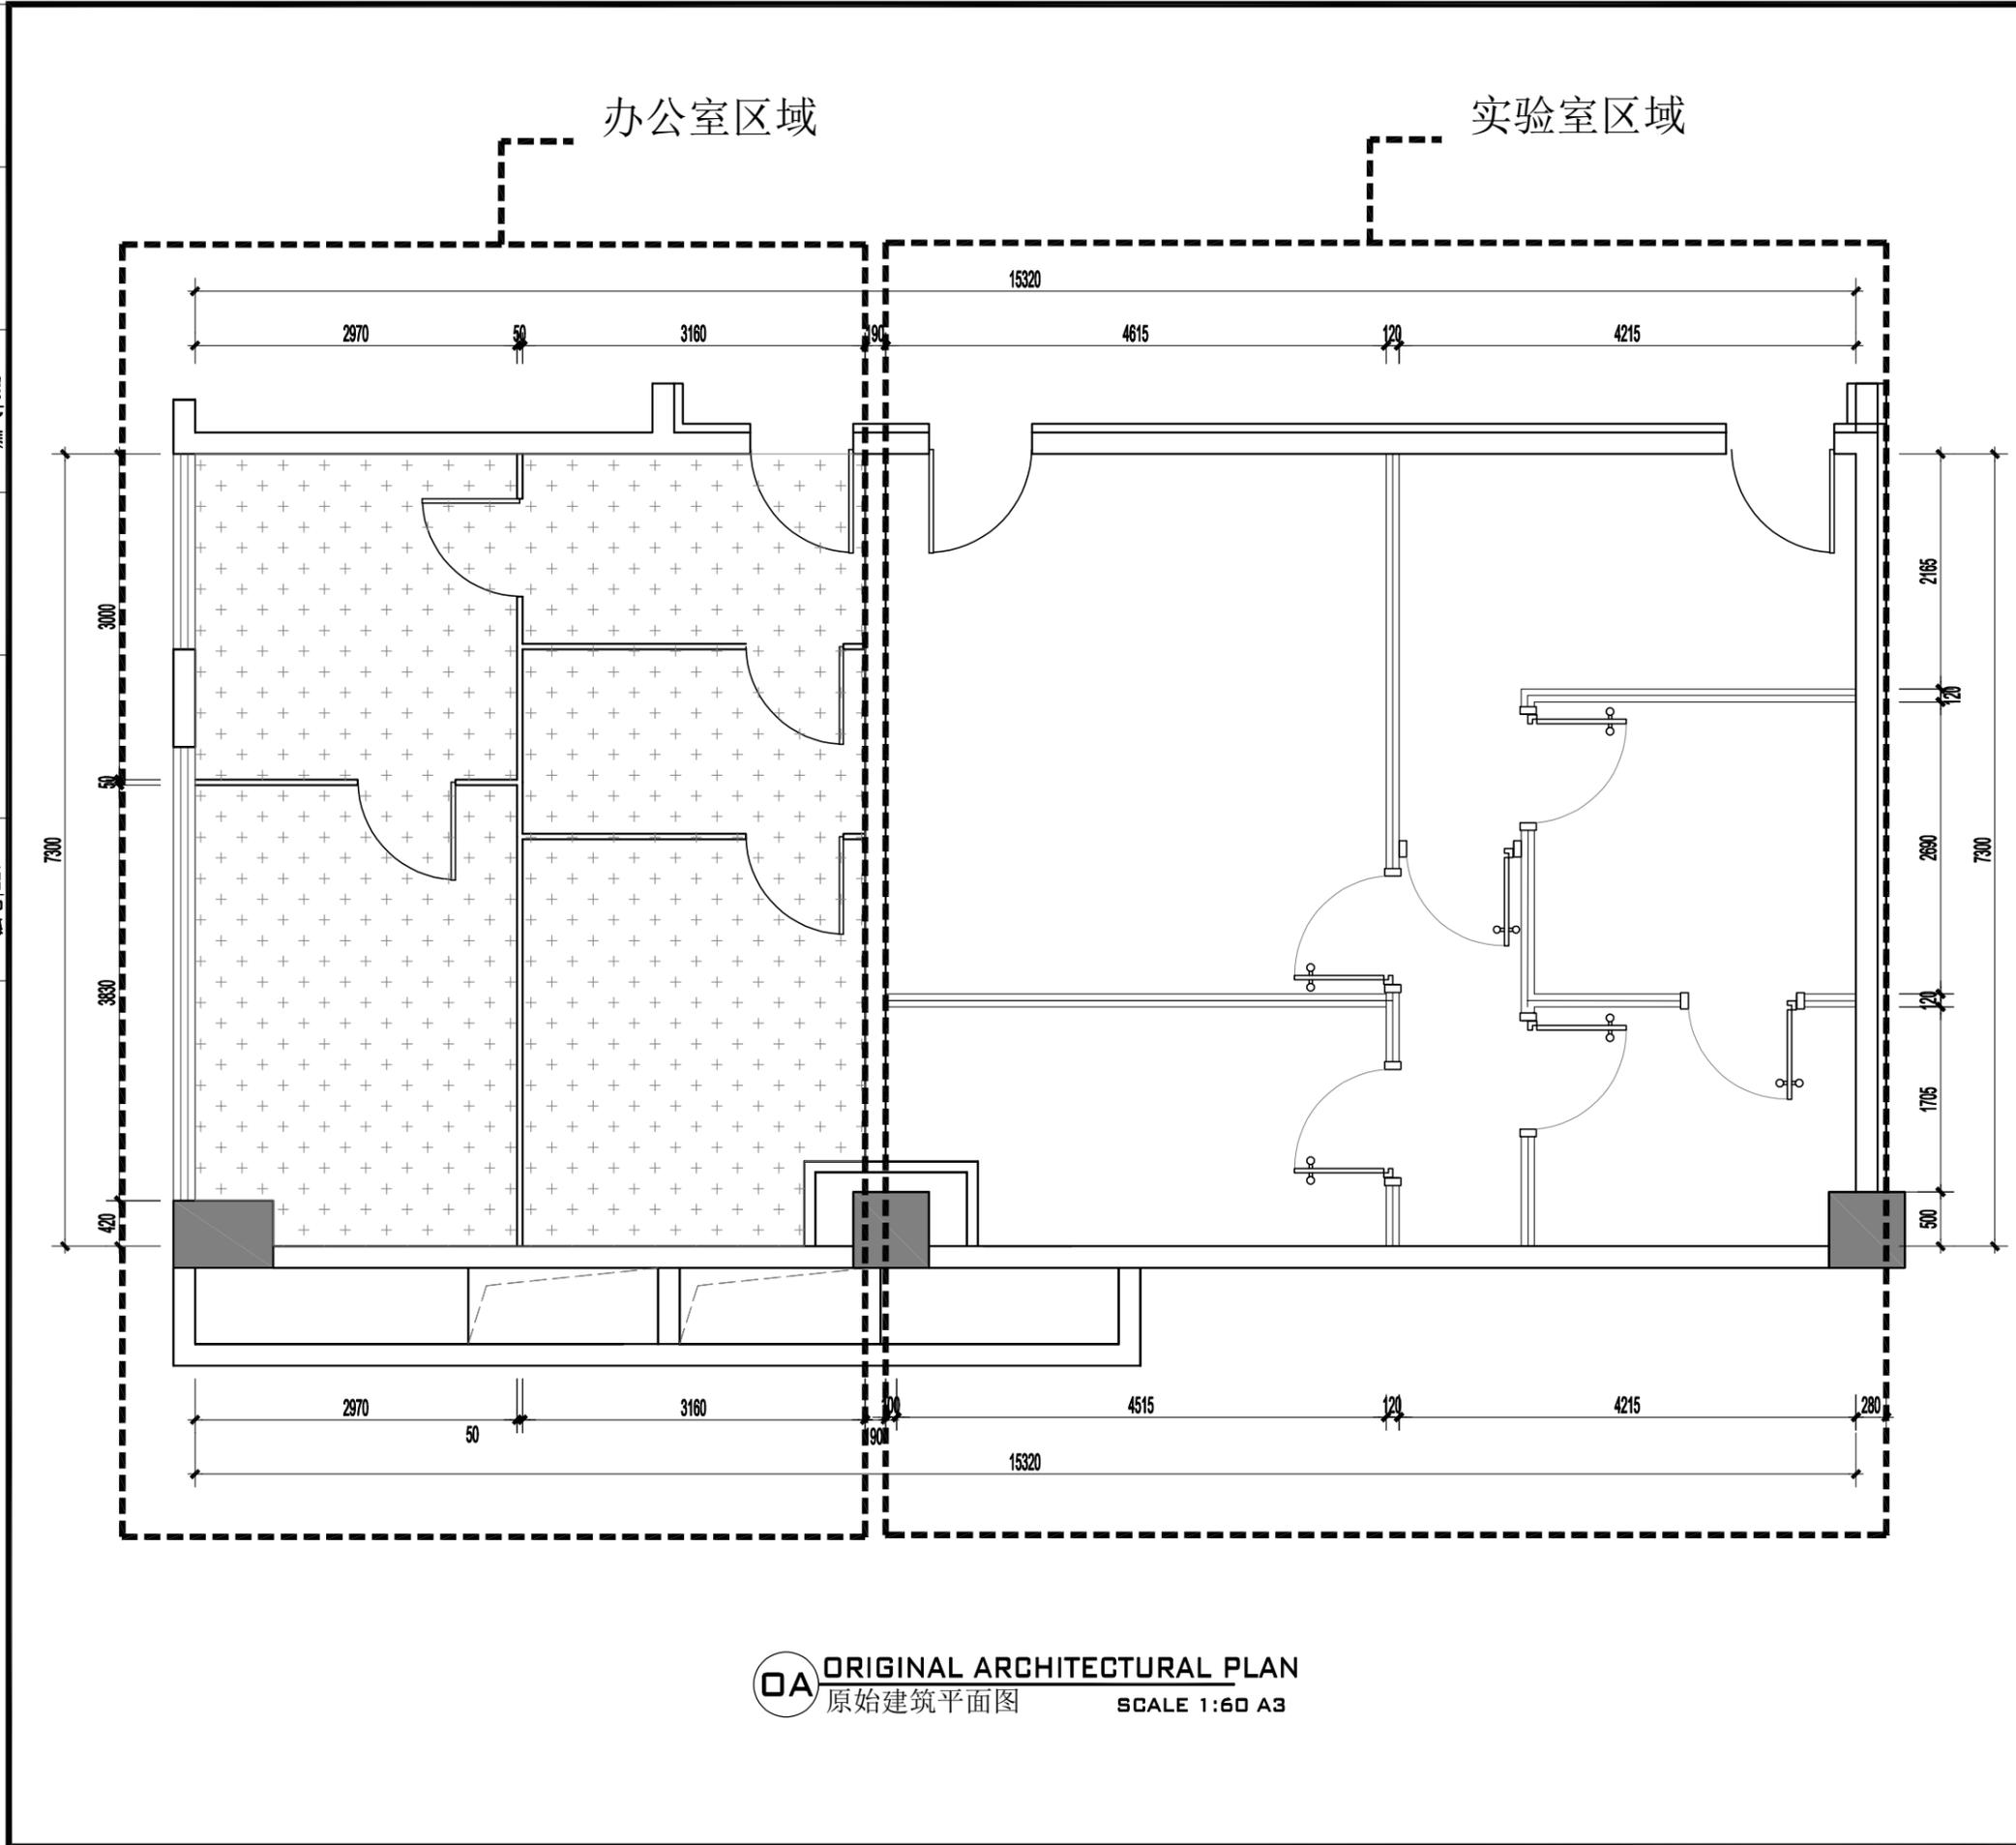

OA ORIGINAL ARCHITECTURAL PLAN
原始建筑平面图 SCALE 1:60 A3



领睿建设工程有限公司

Link&R Construction Engineering Co., Ltd

建筑行业 建筑工程 甲级 编号: A244069964
风景园林工程设计专项乙级编号: A244069964
市政行业 给水、排水、道路工程 丙级
公路行业 公路 丙级
A444018248

- 注明:
1. 本图纸必须取得政府相关主管部门批准及施工图审查机构等单位合格证后,方可用于施工。
 2. 本图纸若有不完善或不详之处必须与我司会商后方可施工,不可按图纸量取尺寸施工。
 3. 本图纸未经同意不得复制使用、泄露、散布。
 4. 本图纸须经我司有效签章及附项目二维码,否则一律无效。

注 | Comments

岗位	人员	印刷体 PRINT	签署 SIGNATURE
审定人 Approved by	杜凯	杜凯	
项目负责人 Project manager	麦凯文	麦凯文	
专业负责人 Professional manager	刘万山	刘万山	
审核人 Verified by	谭慧清	谭慧清	
校对 Checked by	冯杰斌	冯杰斌	
设计 Designer	梁洁玲	梁洁玲	

建设单位 CLIENT	广东省中医院		
工程名称 PROJECT	省中医药科学院首层科研团队办公室		
子工程名称 SUB-PROJECT			
图纸名称 DRAWING TITLE	原始建筑平面图		
业务号 PROJECT NO.	LR-FS2025-P049	专业 DISCIPLINE	装修
日期 DATE	2025.05	设计阶段 STAGE	施工图
版本号 INDEX	A	图号 DRAWING NO.	P-02

归档二维码:
ARCHIVE QR CODE





领睿建设工程有限公司

Link&R Construction Engineering Co., Ltd

建筑行业 建筑工程 甲级 编号: A244069964
风景园林工程设计专项乙级编号: A244069964
市政行业 给水、排水、道路工程 丙级
公路行业 公路 丙级
A444018248

注明:


1. 本图纸必须取得政府相关主管部门批准及施工图审查机构等单位合格证后,方可用于施工。
2. 本图纸若有不完善或不详之处必须与我司会商后方可施工,不可按图纸量取尺寸施工。
3. 本图纸未经同意不得复制使用、泄露、散布。
4. 本图纸须经我司有效签章及附项目二维码,否则一律无效。

注|Comments

岗位	人员	印刷体 PRINT	签署 SIGNATURE
审定人 Approved by	杜凯	杜凯	
项目负责人 Project manager	麦凯文	麦凯文	
专业负责人 Profession manager	刘万山	刘万山	
审核人 Verified by	谭慧清	谭慧清	
校对 Checked by	冯杰斌	冯杰斌	
设计 Designer	梁洁玲	梁洁玲	

建设单位 CLIENT	广东省中医院		
工程名称 PROJECT	省中医药科学院首层科研团队办公室		
子工程名称 SUB-PROJECT			
图纸名称 DRAWING TITLE	拆墙尺寸图		
业务号 PROJECT NO.	LR-FS2025-P049	专业 DISCIPLINE	装修
日期 DATE	2025.05	设计阶段 STAGE	施工图
版本号 INDEX	A	图号 DRAWING NO.	P-03
归档二维码: ARCHIVE QR CODE			

暖通 HVAC	给排水 Plumbing	园林 GARDEN	燃气 GAS
建筑 ARCH.	结构 STRUCT.	强电 ELEC.	弱电 ELY

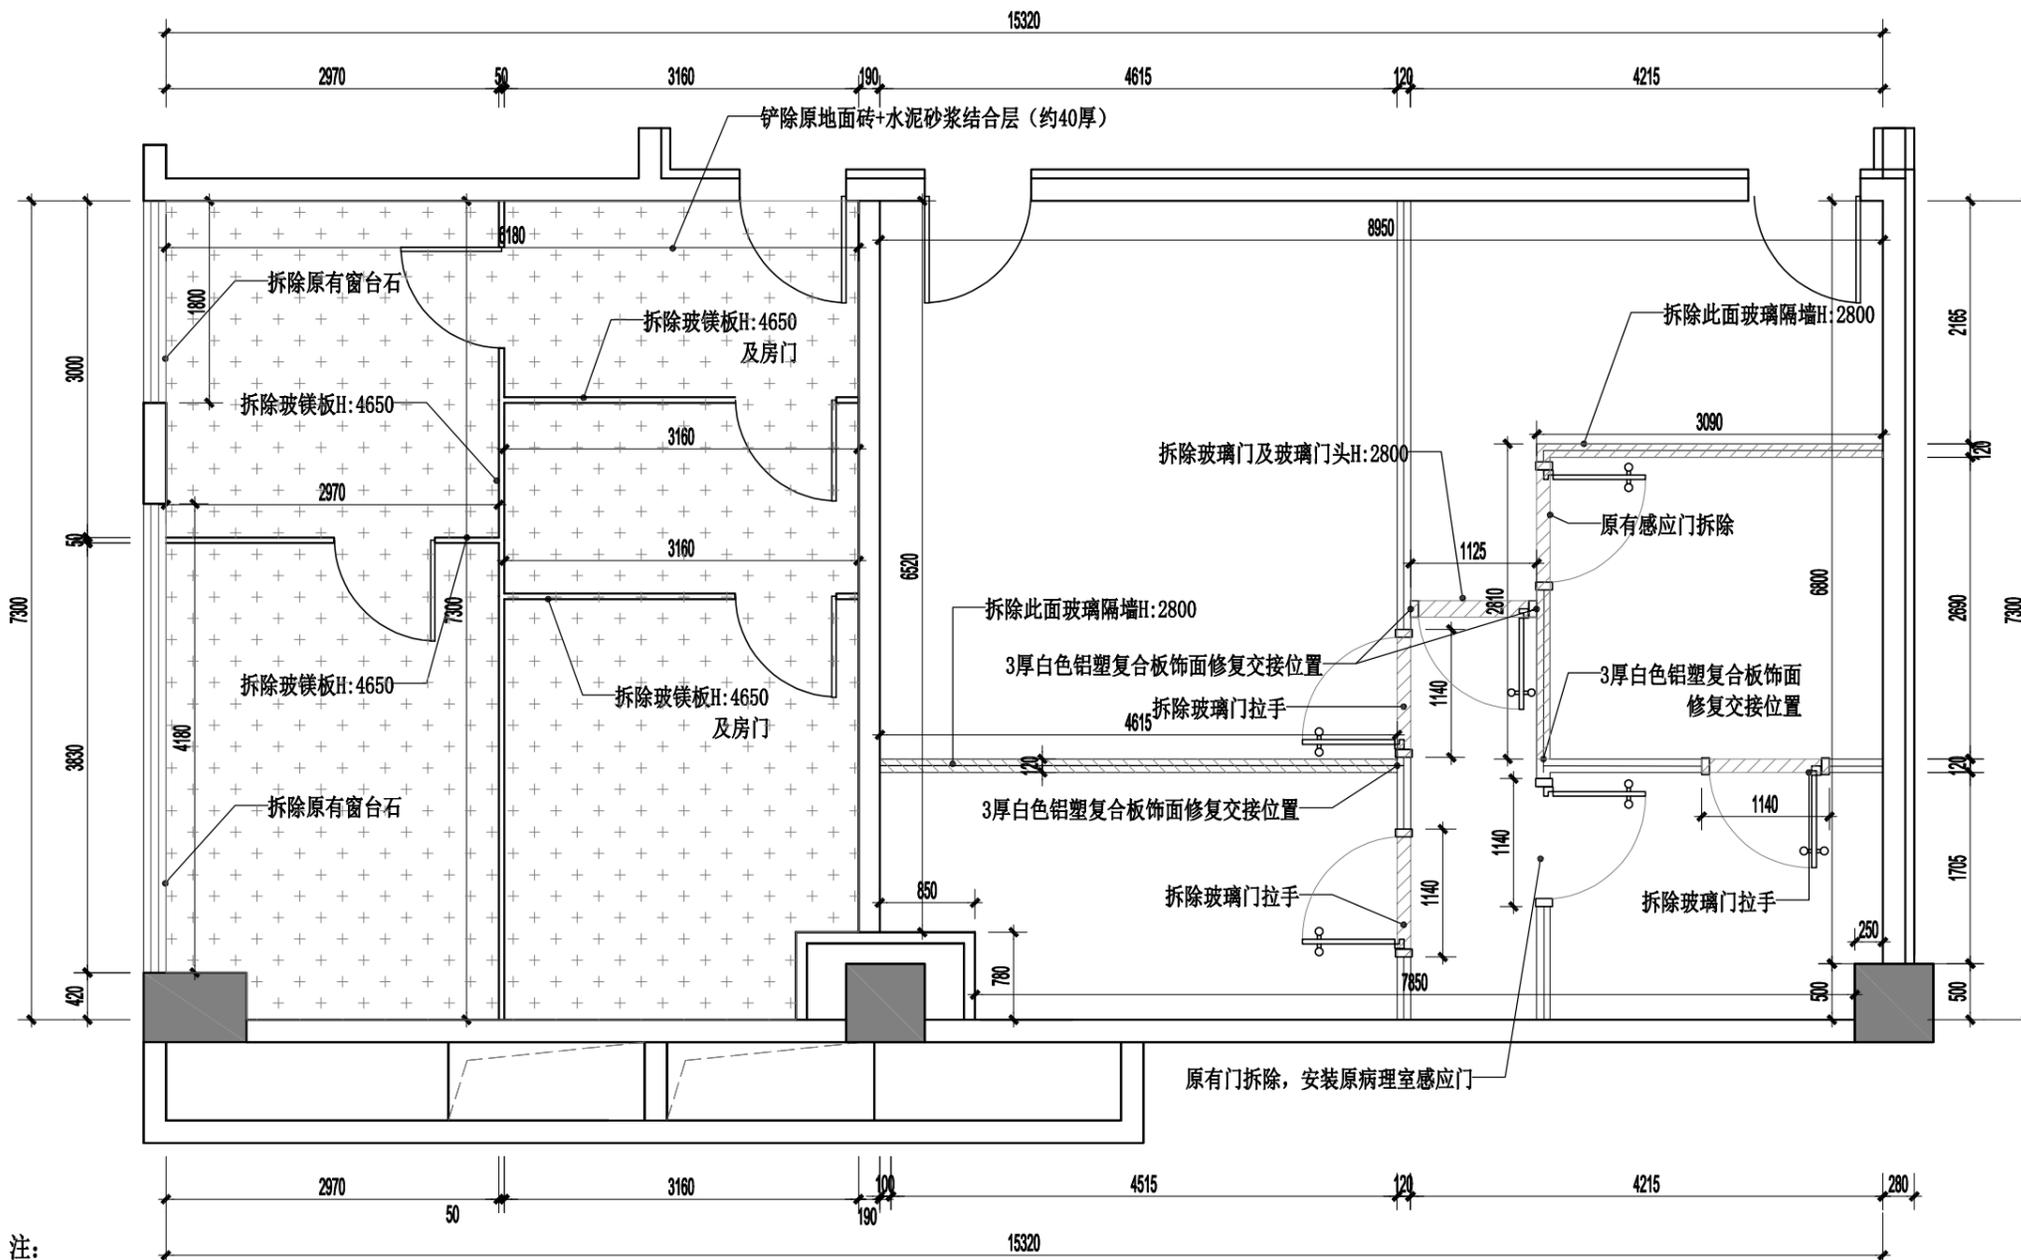

注:

1. 地面: 原办公室地面砖铺贴+水泥砂浆结合层(约40mm, 具体按现场情况, 全部铲除; 实验室拆墙位置地面需铺贴地砖修复;
2. 墙面: 原办公室原有墙面批荡层全部铲除, 拆原有窗台石; 实验室区域原有墙面批荡层做局部修缮处理;
3. 天花: 原办公室原有天花(50厚玻镁板)全部拆除; 实验室区域原有天花(50厚玻镁板)做局部修缮处理
4. 设备: 原办公室(强弱电系统、空调系统、消防系统、给排水系统)全部拆除; 实验室原位拆除更换空调(铝合金门较式带滤网百叶回风口860*360)6个、(送风口(铝合金散流器)500*500)6个, 原位拆除更换600x600灯盘6个(嵌入式LED灯盘 32W 4000k)

符号图案 SYMBOL	说明 DESCRIPTION
	拆除墙体
	铲除地面

ARCHITECTURAL INFO.PLAN
拆墙尺寸图
SCALE 1:60 A3



领睿建设工程有限公司

Link&R Construction Engineering Co., Ltd

建筑行业 建筑工程 甲级 编号: A244069964
风景园林工程设计专项乙级编号: A244069964
市政行业 给水、排水、道路工程 丙级
公路行业 公路 丙级
A444018248


- 注明:
1. 本图纸必须取得政府相关主管部门批准及施工图审查机构等单位合格证后,方可用于施工。
 2. 本图纸若有不完善或不详之处必须与我司会商后方可施工,不可按图纸量取尺寸施工。
 3. 本图纸未经同意不得复制使用、泄露、散布。
 4. 本图纸须经我司有效签章及附项目二维码,否则一律无效。

注|Comments

岗位	人员	印刷体 PRINT	签署 SIGNATURE
审定人 Approved by	杜凯	杜凯	
项目负责人 Project manager	麦凯文	麦凯文	
专业负责人 Profession manager	刘万山	刘万山	
审核人 Verified by	谭慧清	谭慧清	
校对 Checked by	冯杰斌	冯杰斌	
设计 Designer	梁洁玲	梁洁玲	

建设单位 CLIENT	广东省中医院		
工程名称 PROJECT	省中医药科学院首层科研团队办公室		
子工程名称 SUB-PROJECT			
图纸名称 DRAWING TITLE	间墙尺寸图		
业务号 PROJECT NO.	LR-FS2025-P049	专业 DISCIPLINE	装修
日期 DATE	2025.05	设计阶段 STAGE	施工图
版本号 INDEX	A	图号 DRAWING NO.	P-04

归档二维码:
ARCHIVE QR CODE

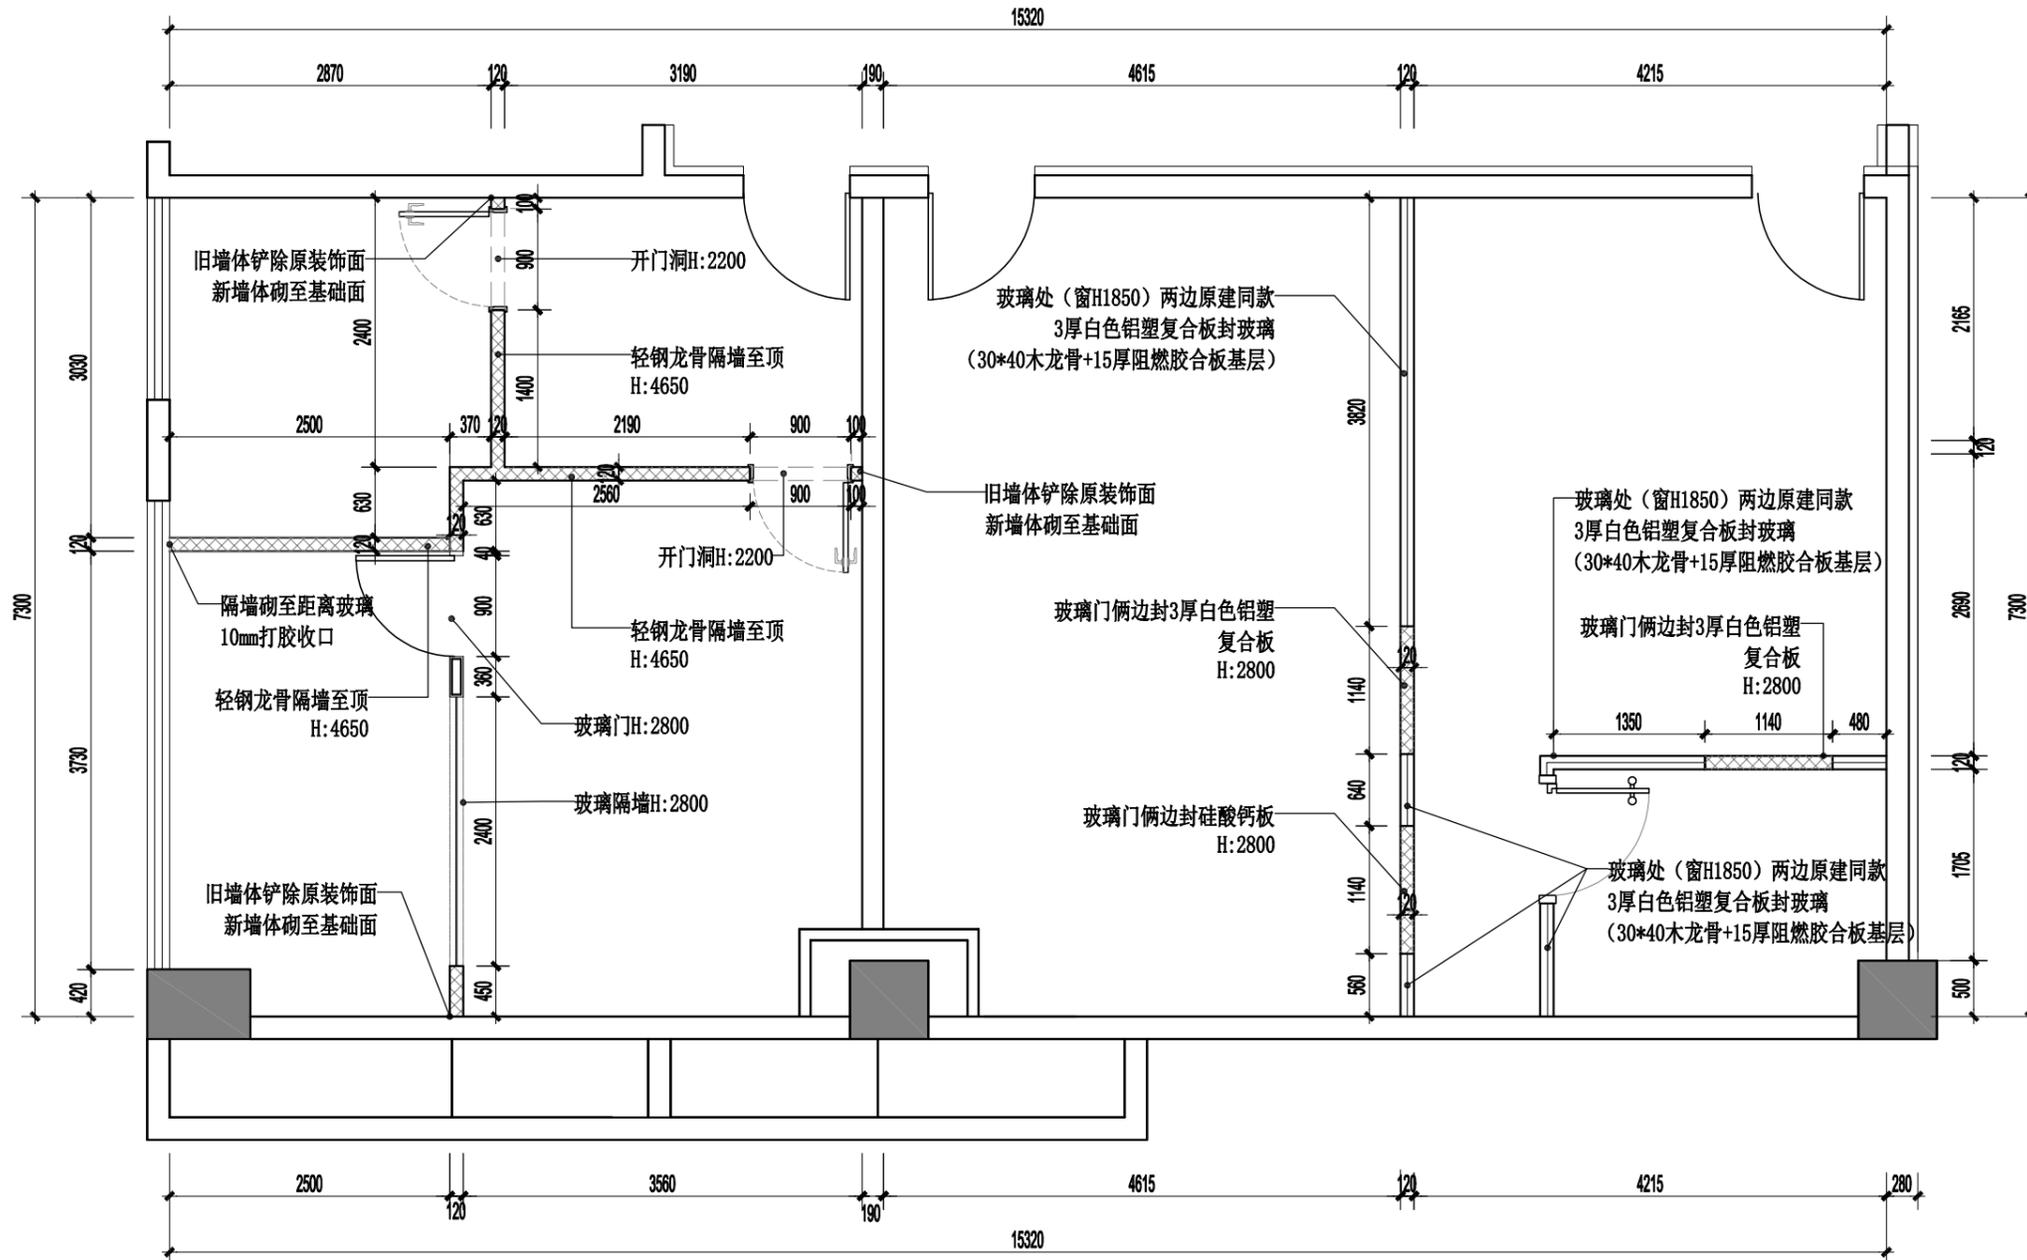

- 注:
1. 天花板底高度4650

符号图案 SYMBOL	说明 DESCRIPTION
	新建轻钢龙骨隔墙 (75龙骨+12厚阻燃胶合板+9厚硅酸钙板)
	新建玻璃隔断

ARCHITECTURAL INFO.PLAN
间墙尺寸图 SCALE 1:60 A3

暖通 | HVAC
给排水 | Plumbing
园林 | GARDEN
燃气 | GAS

建筑 | ARCH.
结构 | STRUCT.
强电 | ELEC.
弱电 | ELY



领睿建设工程有限公司

Link&R Construction Engineering Co., Ltd

建筑行业 建筑工程 甲级 编号: A244069964
风景园林工程设计专项乙级编号: A244069964
市政行业 给水、排水、道路工程 丙级
公路行业 公路 丙级
A444018248


注明:

1. 本图纸必须取得政府相关主管部门批准及施工图审查机构等单位合格证后,方可用于施工。
2. 本图纸若有不完善或不详之处必须与我司会商后方可施工,不可按图纸量取尺寸施工。
3. 本图纸未经同意不得复制使用、泄露、散布。
4. 本图纸须经我司有效签章及附项目二维码,否则一律无效。

注|Comments

岗位	人员	印刷体 PRINT	签署 SIGNATURE
审定人 Approved by	杜凯	杜凯	
项目负责人 Project manager	麦凯文	麦凯文	
专业负责人 Professional manager	刘万山	刘万山	
审核人 Verified by	谭慧清	谭慧清	
校对 Checked by	冯杰斌	冯杰斌	
设计 Designer	梁洁玲	梁洁玲	

建设单位 CLIENT	广东省中医院		
工程名称 PROJECT	省中医药科学院首层科研团队办公室		
子工程名称 SUB-PROJECT			
图纸名称 DRAWING TITLE	平面布置图		
业务号 PROJECT NO.	LR-FS2025-P049	专业 DISCIPLINE	装修
日期 DATE	2025.05	设计阶段 STAGE	施工图
版本号 INDEX	A	图号 DRAWING NO.	P-05
归档二维码: ARCHIVE QR CODE			

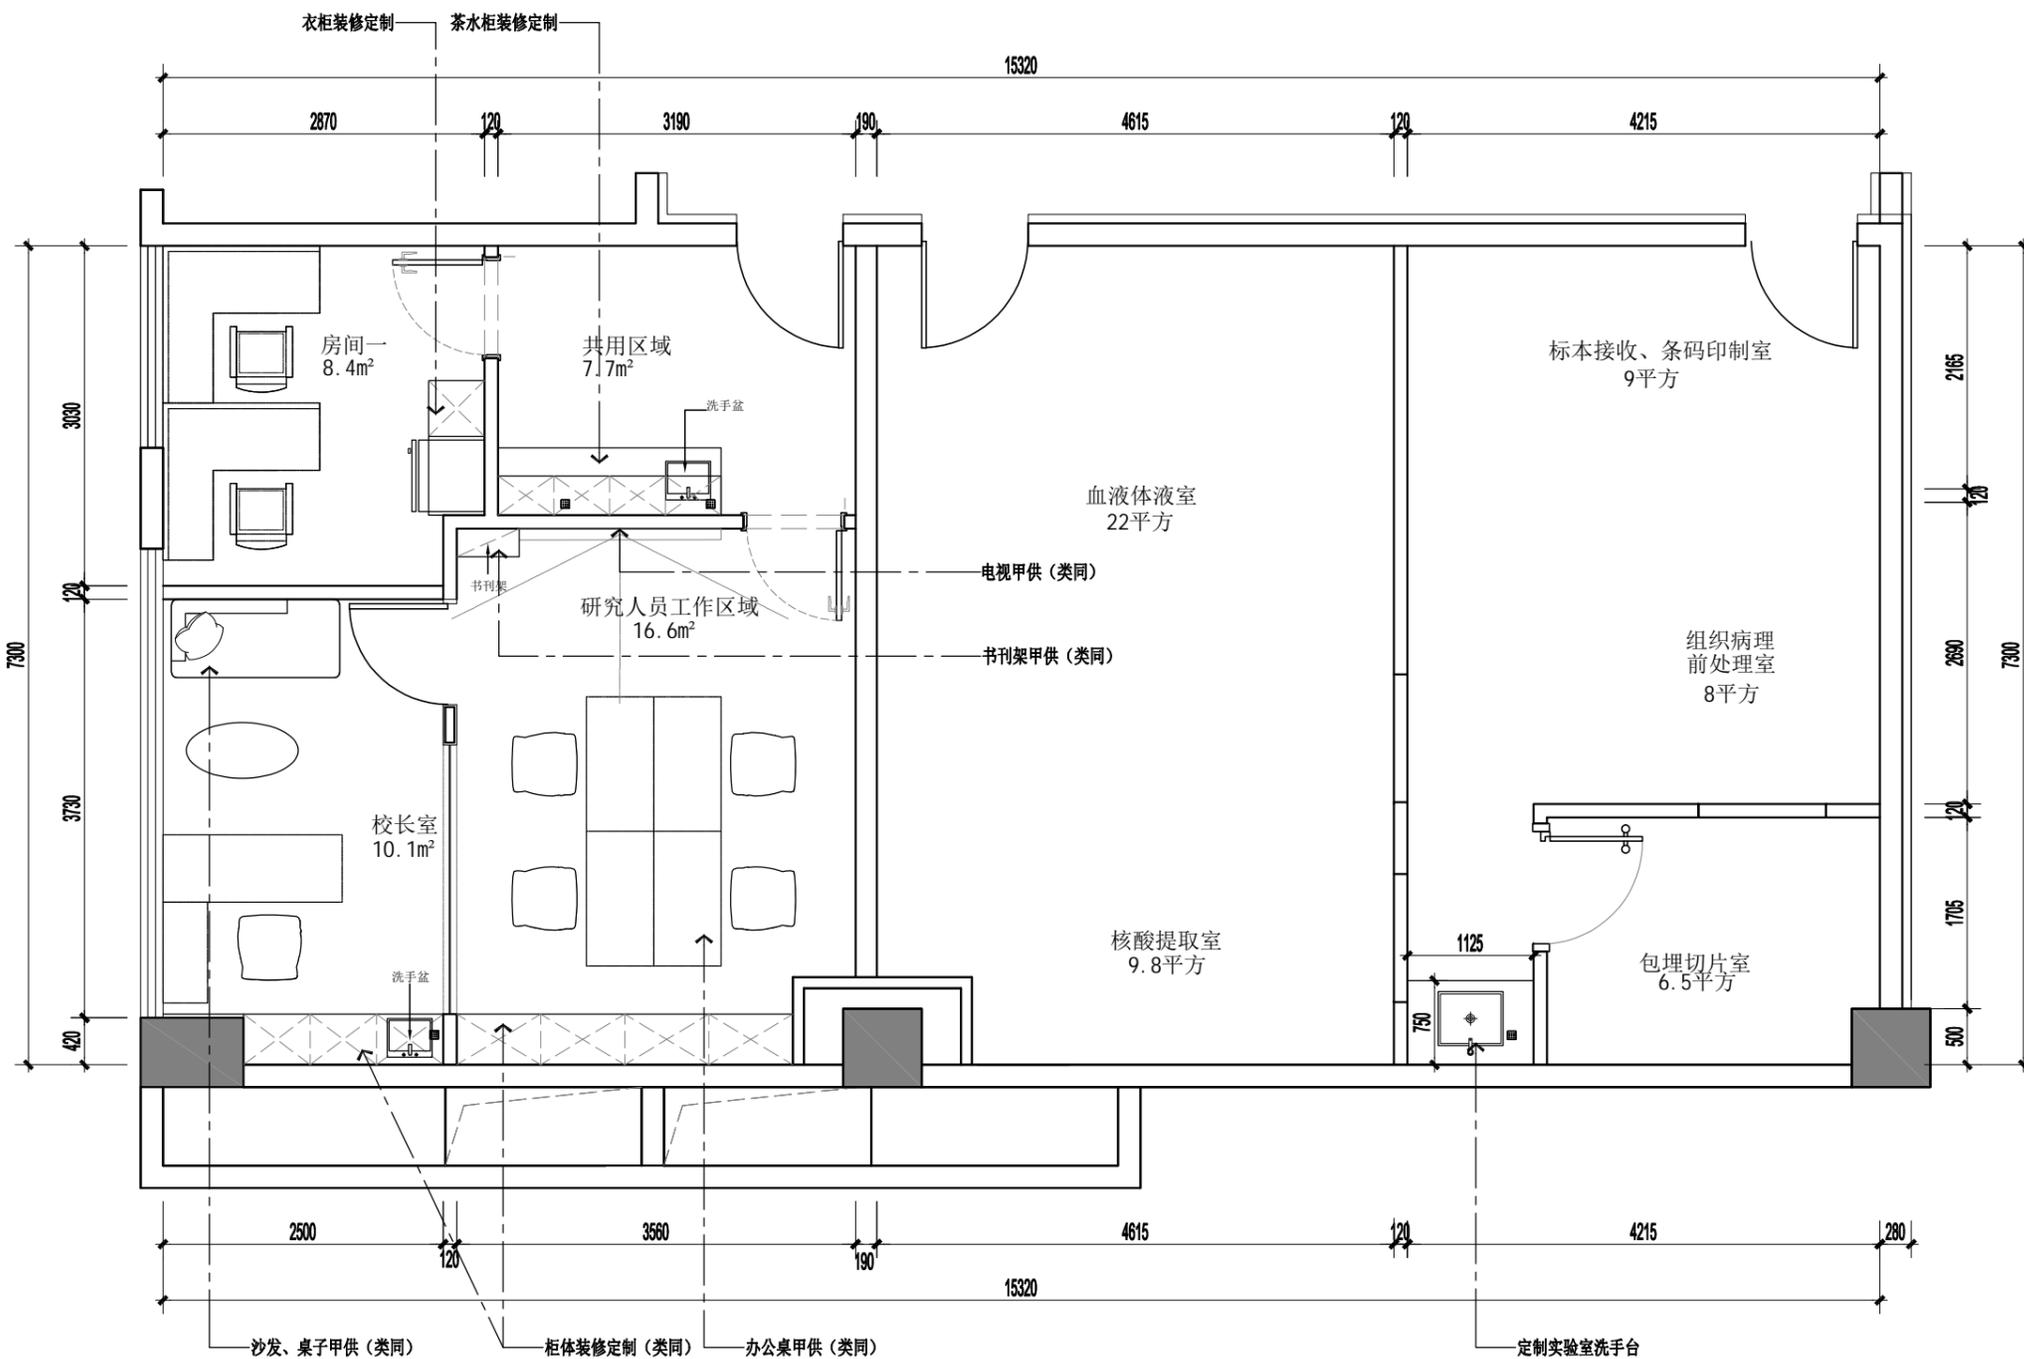

FF FIXTURE & FURNISHING PLAN
平面布置图 SCALE 1:60 A3

注: 办公设备、电器(冰箱、饮水机、电视)、家具(柜台凳)由甲供

暖通 HVAC	给排水 PLUMBING	园林 GARDEN	燃气 GAS
建筑 ARCH.	结构 STRUCT.	强电 ELEC.	弱电 ELY

暖通 HVAC	给排水 Plumbing	园林 GARDEN	燃气 GAS
建筑 ARCH.	结构 STRUCT.	强电 ELEC.	弱电 ELY



领睿建设工程有限公司

Link&R Construction Engineering Co., Ltd

建筑行业 建筑工程 甲级 编号: A244069964
 风景园林工程设计专项乙级编号: A244069964
 市政行业 给水、排水、道路工程 丙级
 公路行业 公路 丙级
 A444018248


- 注明:
1. 本图纸必须取得政府相关主管部门批准及施工图审查机构等单位合格证后,方可用于施工。
 2. 本图纸若有不完善或不详之处必须与我司会商后方可施工,不可按图纸量取尺寸施工。
 3. 本图纸未经同意不得复制使用、泄露、散布。
 4. 本图纸须经我司有效签章及附项目二维码,否则一律无效。

注 | Comments

岗位	人员	印刷体 PRINT	签署 SIGNATURE
审定人 Approved by	杜凯	杜凯	
项目负责人 Project manager	麦凯文	麦凯文	
专业负责人 Profession manager	刘万山	刘万山	
审核人 Verified by	谭慧清	谭慧清	
校对 Checked by	冯杰斌	冯杰斌	
设计 Designer	梁洁玲	梁洁玲	

建设单位 CLIENT	广东省中医院		
工程名称 PROJECT	省中医药科学院首层科研团队办公室		
子工程名称 SUB-PROJECT			
图纸名称 DRAWING TITLE	完成面尺寸图		
业务号 PROJECT NO.	LR-FS2025-P049	专业 DISCIPLINE	装修
日期 DATE	2025.05	设计阶段 STAGE	施工图
版本号 INDEX	A	图号 DRAWING NO.	P-06

归档二维码:
ARCHIVE QR CODE

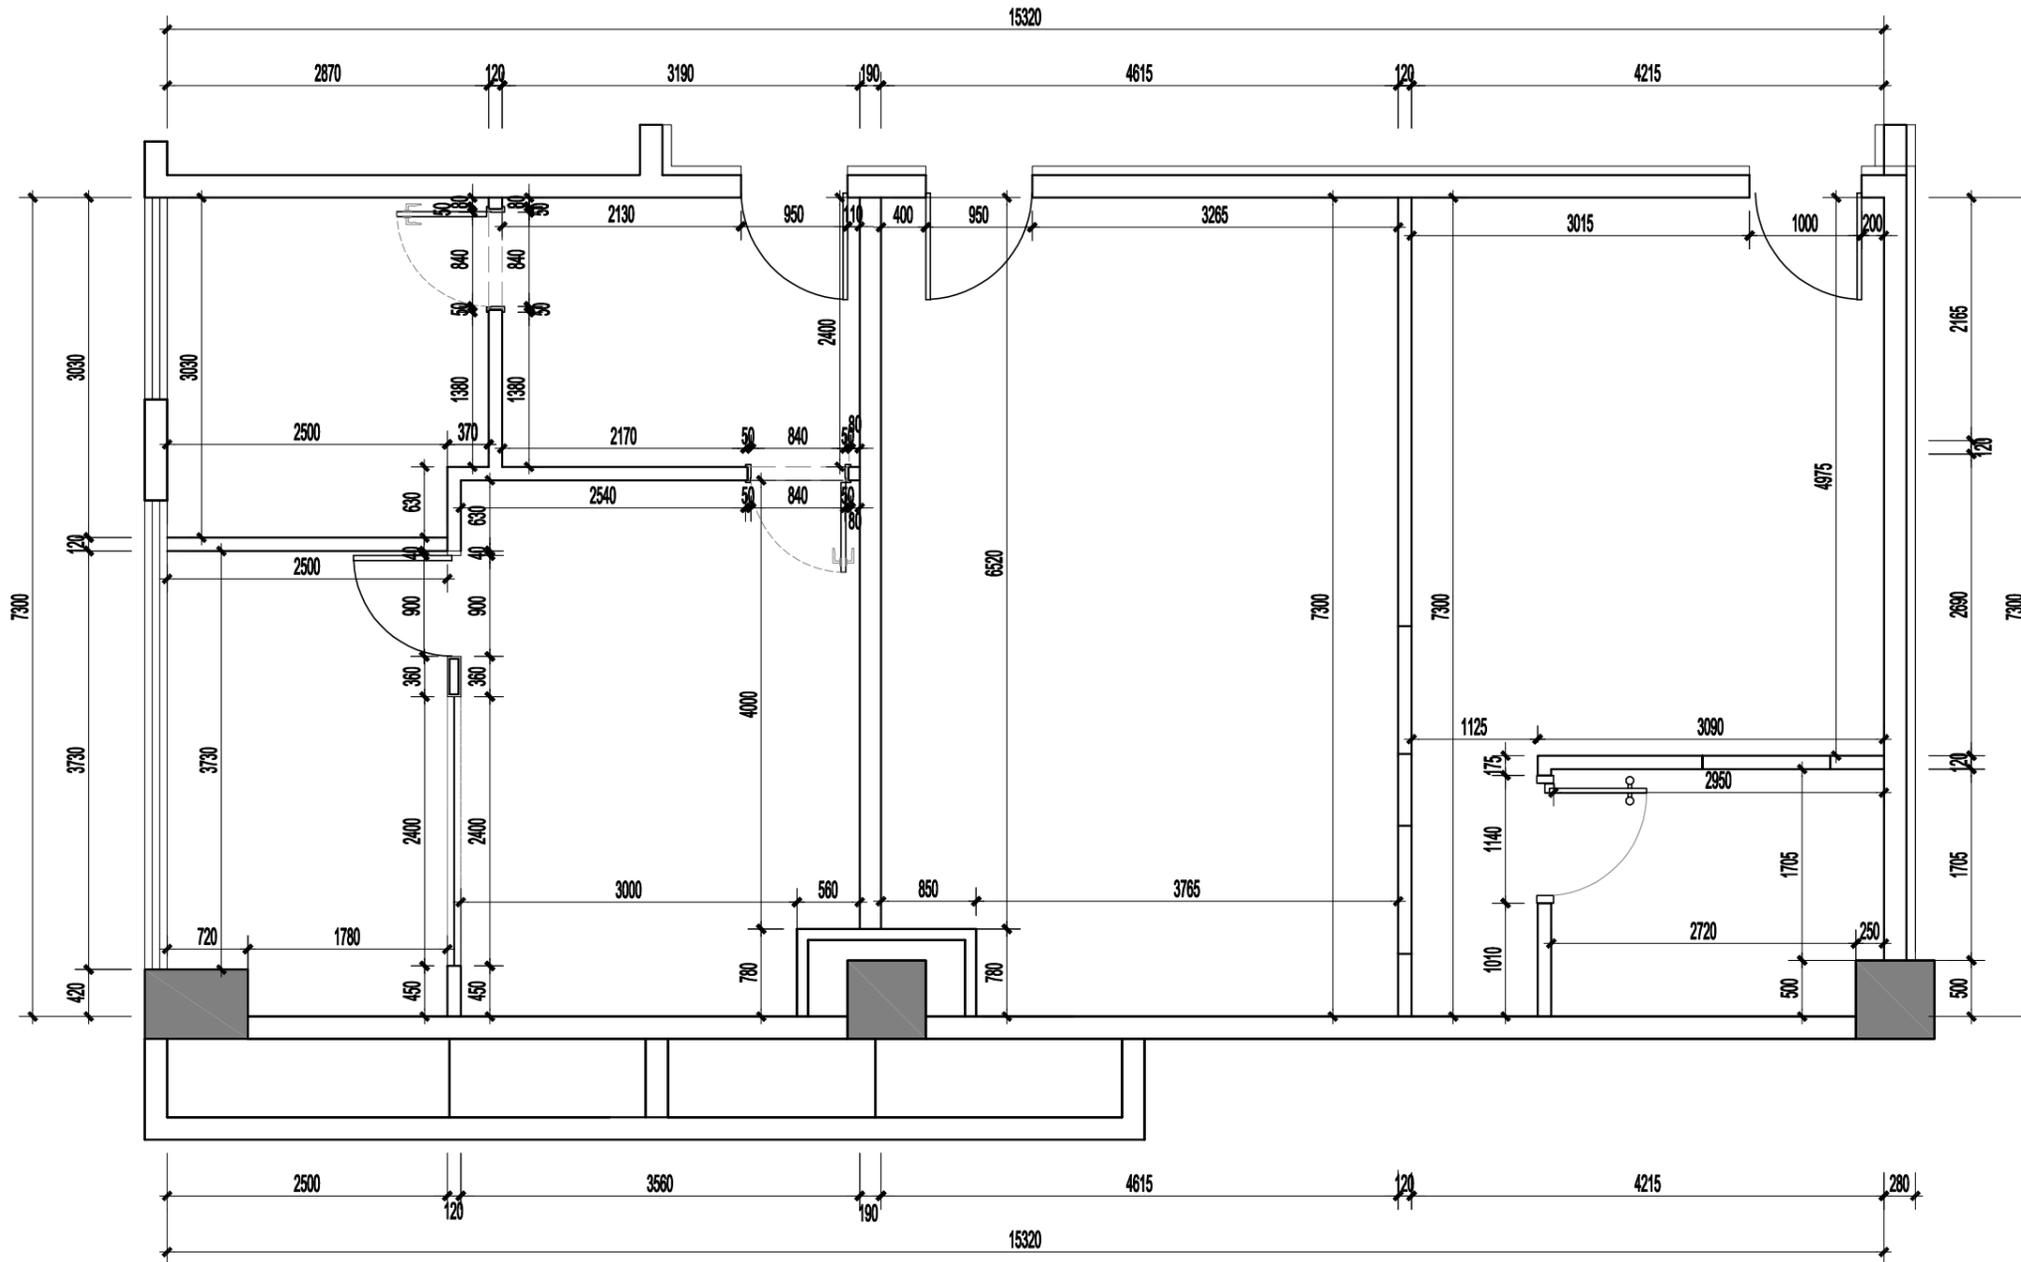

FF FIXTURE & FURNISHING PLAN
完成面尺寸图 SCALE 1:60 A3



领睿建设工程有限公司

Link&R Construction Engineering Co., Ltd

建筑行业 建筑工程 甲级 编号: A244069964
风景园林工程设计专项乙级编号: A244069964
市政行业 给水、排水、道路工程 丙级
公路行业 公路 丙级
A444018248

注明:


1. 本图纸必须取得政府相关主管部门批准及施工图审查机构等单位合格证后,方可用于施工。
2. 本图纸若有不完善或不详之处必须与我司会商后方可施工,不可按图纸量取尺寸施工。
3. 本图纸未经同意不得复制使用、泄露、散布。
4. 本图纸须经我司有效签章及附项目二维码,否则一律无效。

注|Comments

岗位	人员	印刷体 PRINT	签署 SIGNATURE
审定人 Approved by	杜凯	杜凯	
项目负责人 Project manager	麦凯文	麦凯文	
专业负责人 Profession manager	刘万山	刘万山	
审核人 Verified by	谭慧清	谭慧清	
校对 Checked by	冯杰斌	冯杰斌	
设计 Designer	梁洁玲	梁洁玲	

建设单位 CLIENT	广东省中医院		
工程名称 PROJECT	省中医药科学院首层科研团队办公室		
子工程名称 SUB-PROJECT			
图纸名称 DRAWING TITLE	地面铺贴图		
业务号 PROJECT NO.	LR-FS2025-P049	专业 DISCIPLINE	装修
日期 DATE	2025.05	设计阶段 STAGE	施工图
版本号 INDEX	A	图号 DRAWING NO.	P-07

归档二维码:
ARCHIVE QR CODE

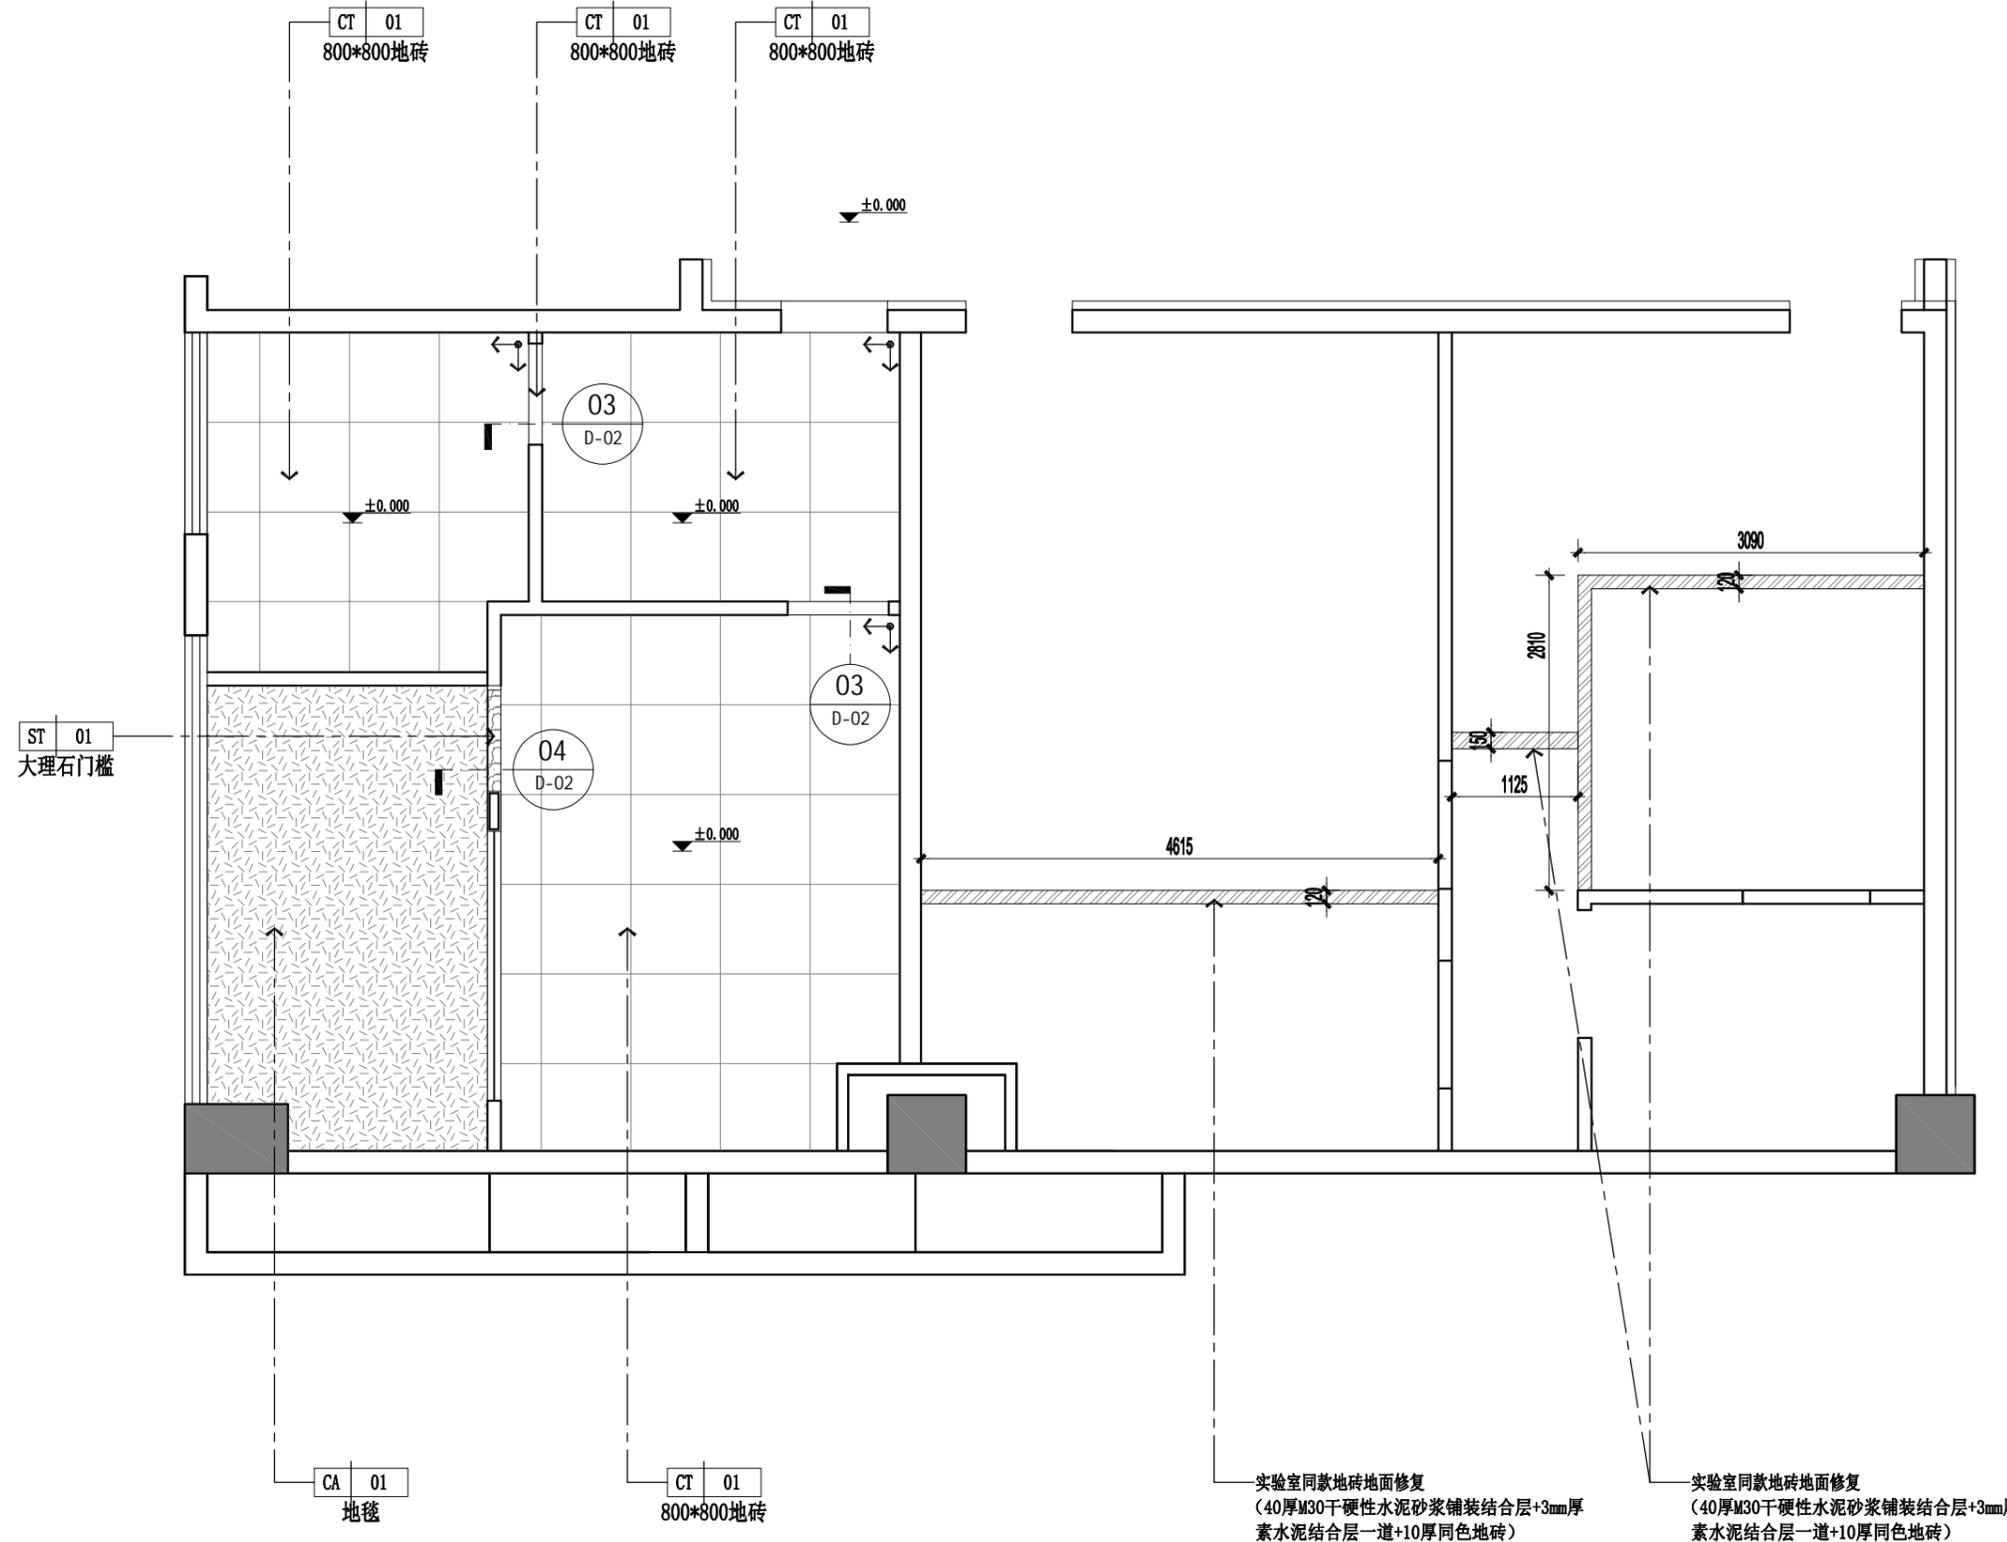

说明: 1、地面同一填充为同一材料,除特殊标明除外。
2、地面起铺点:

FC FLOOR COVERING PLAN
地面铺贴图 SCALE 1:60 A3

暖通 HVAC	给排水 PLUMBING	园林 GARDEN	燃气 GAS
建筑 ARCH.	结构 STRUCT.	强电 ELEC.	弱电 ELY



领睿建设工程有限公司

Link&R Construction Engineering Co., Ltd

建筑行业 建筑工程 甲级 编号: A244069964
风景园林工程设计专项乙级编号: A244069964
市政行业 给水、排水、道路工程 丙级
公路行业 公路 丙级
A444018248

注明:


1. 本图纸必须取得政府相关主管部门批准及施工图审查机构等单位合格证后,方可用于施工。
2. 本图纸若有不完善或不详之处必须与我司会商后方可施工,不可按图纸量取尺寸施工。
3. 本图纸未经同意不得复制使用、泄露、散布。
4. 本图纸须经我司有效签章及附项目二维码,否则一律无效。

注|Comments

岗位	人员	印刷体 PRINT	签署 SIGNATURE
审定人 Approved by	杜凯	杜凯	
项目负责人 Project manager	麦凯文	麦凯文	
专业负责人 Profession manager	刘万山	刘万山	
审核人 Verified by	谭慧清	谭慧清	
校对 Checked by	冯杰斌	冯杰斌	
设计 Designer	梁洁玲	梁洁玲	

建设单位 CLIENT	广东省中医院		
工程名称 PROJECT	省中医药科学院首层科研团队办公室		
子工程名称 SUB-PROJECT			
图纸名称 DRAWING TITLE	天花造型尺寸图		
业务号 PROJECT NO.	LR-FS2025-P049	专业 DISCIPLINE	装修
日期 DATE	2025.05	设计阶段 STAGE	施工图
版本号 INDEX	A	图号 DRAWING NO.	P-08

归档二维码:
ARCHIVE QR CODE

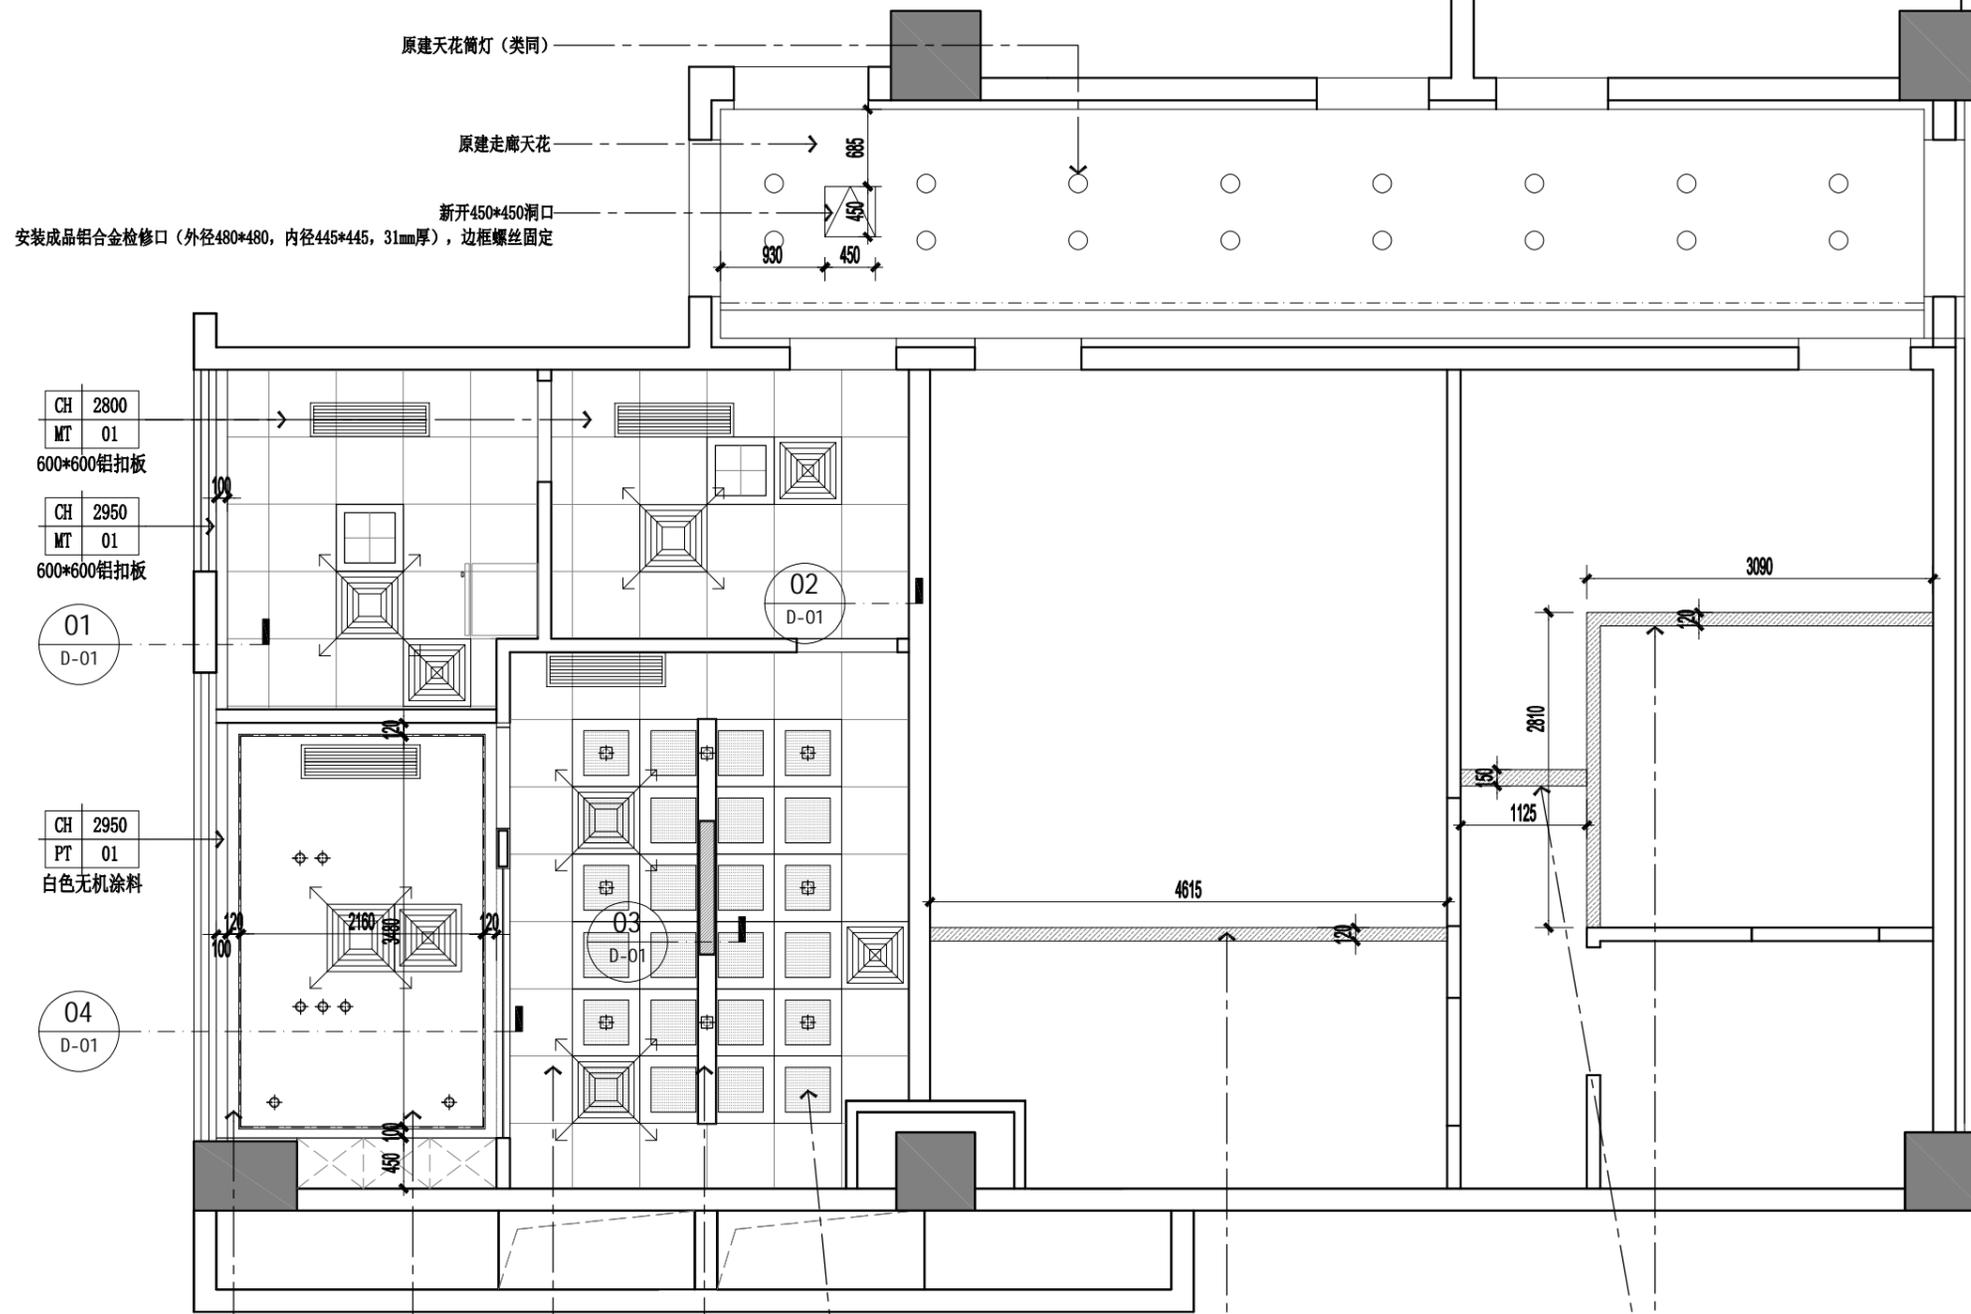

符号图案
SYMBOL

L-01	线性灯带 10W/M 3500K
L-02	筒灯 LED 13W 4000k ϕ 75
L-03	方形筒灯 LED 13W 4000k 开孔75*75
L-04	600*600LED灯盘 32W 4000k 集成吊项式
L-05	1200*150*40条形灯 24W 4000k
L-06	风管机回风口
L-07	风管机出风口
L-08	600*600排气扇

RC REFLECTED CEILING PLAN
天花造型尺寸图 SCALE 1:60 A3

暖通 | HVAC
给排水 | Plumbing
园林 | GARDEN
燃气 | GAS
建筑 | ARCH.
结构 | STRUCT.
强电 | ELEC.
弱电 | ELY

暖通 HVAC	给排水 PLUMBING	园林 GARDEN	燃气 GAS
建筑 ARCH.	结构 STRUCT.	强电 ELEC.	弱电 ELY



领睿建设工程有限公司

Link&R Construction Engineering Co., Ltd

建筑行业 建筑工程 甲级 编号: A244069964
 风景园林工程设计专项乙级编号: A244069964
 市政行业 给水、排水、道路工程 丙级
 公路行业 公路 丙级
 A444018248


注明:

1. 本图纸必须取得政府相关主管部门批准及施工图审查机构等单位合格证后,方可用于施工。
2. 本图纸若有不完善或不详之处必须与我司会商后方可施工,不可按图纸量取尺寸施工。
3. 本图纸未经同意不得复制使用、泄露、散布。
4. 本图纸须经我司有效签章及附项目二维码,否则一律无效。

注 | Comments

岗位	人员	印刷体 PRINT	签署 SIGNATURE
审定人 Approved by	杜凯	杜凯	
项目负责人 Project manager	麦凯文	麦凯文	
专业负责人 Profession manager	刘万山	刘万山	
审核人 Verified by	谭慧清	谭慧清	
校对 Checked by	冯杰斌	冯杰斌	
设计 Designer	梁洁玲	梁洁玲	

建设单位 CLIENT	广东省中医院		
工程名称 PROJECT	省中医药科学院首层科研团队办公室		
子工程名称 SUB-PROJECT			
图纸名称 DRAWING TITLE	天花灯具定位图		
业务号 PROJECT NO.	LR-FS2025-P049	专业 DISCIPLINE	装修
日期 DATE	2025.05	设计阶段 STAGE	施工图
版本号 INDEX	A	图号 DRAWING NO.	P-09
归档二维码: ARCHIVE QR CODE			

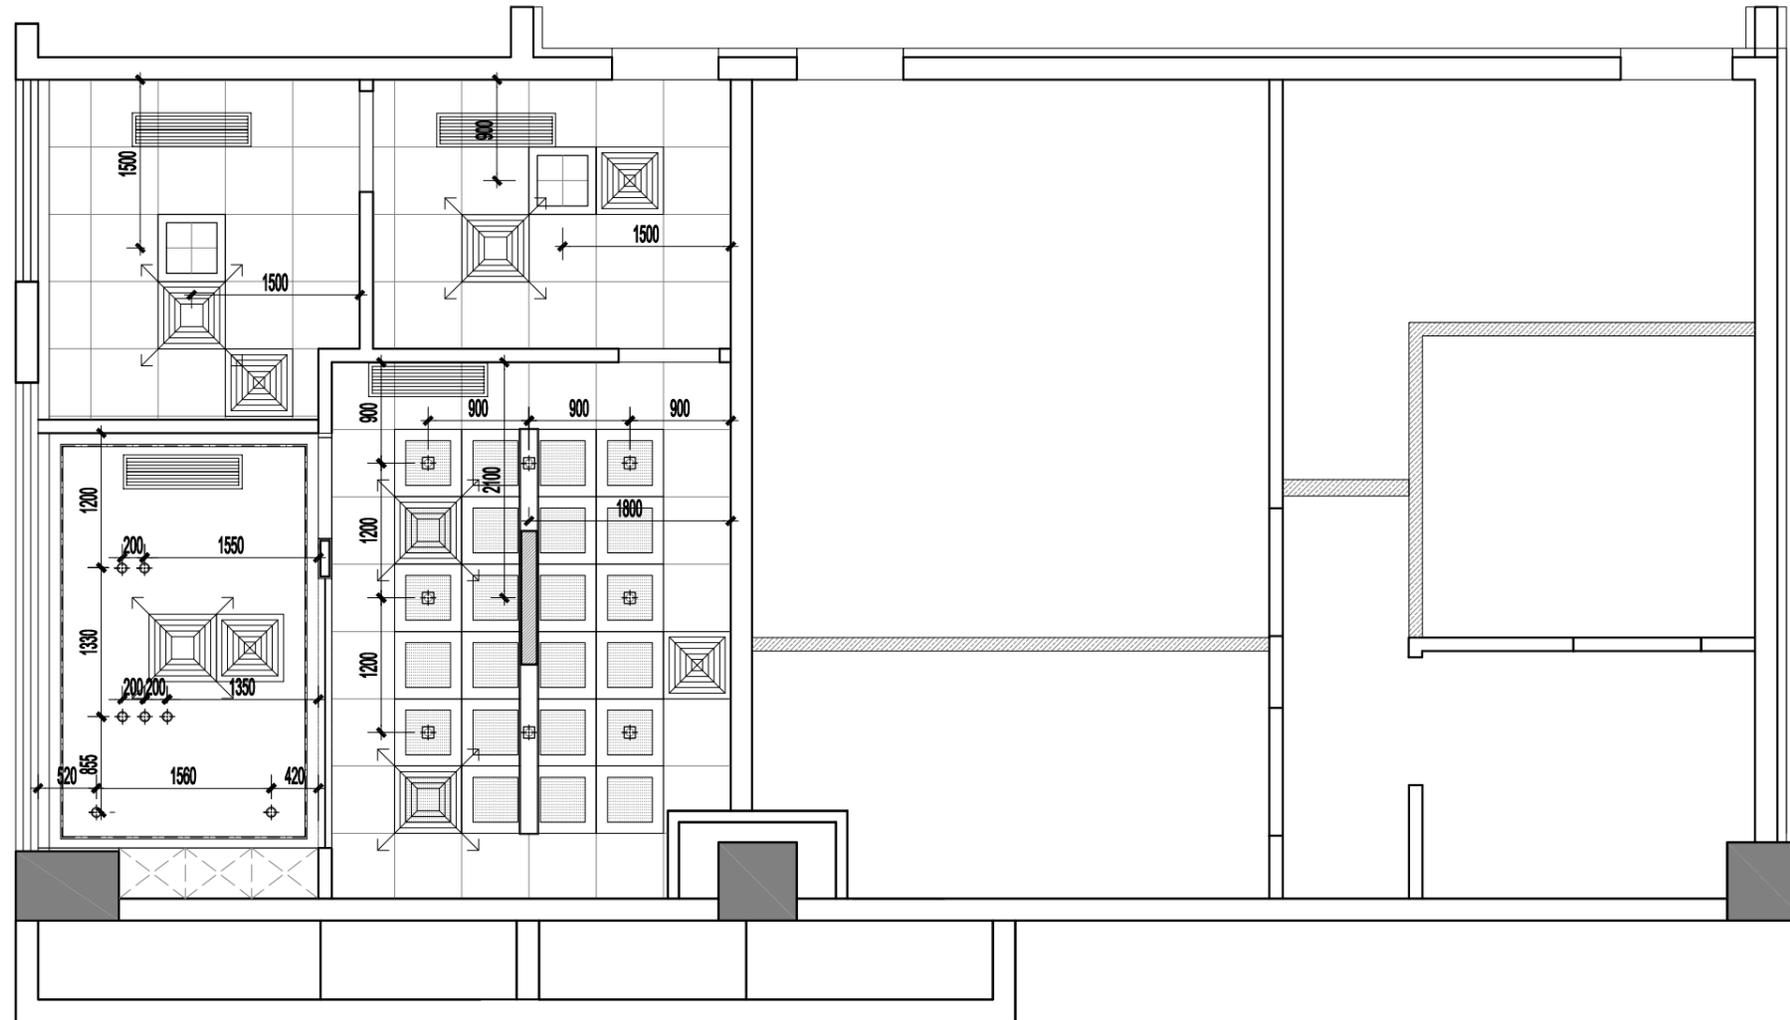


符号图案
SYMBOL

L-01	---	线性灯带 10W/M 3500K
L-02	⊙	筒灯 LED 13W 4000k φ75
L-03	⊕	方形筒灯 LED 13W 4000k 开孔75*75
L-04	⊠	600*600LED灯盘 32W 4000k 集成吊项式
L-05	—	1200*150*40条形灯 24W 4000k
L-06	■	风管机回风口
L-07	□	风管机出风口
L-08	⊠	600*600排气扇

REFLECTED CEILING PLAN
天花灯具定位图 SCALE 1:70 A3

暖通 HVAC	给排水 PLUMBING	园林 GARDEN	燃气 GAS
建筑 ARCH.	结构 STRUCT.	强电 ELEC.	弱电 ELY

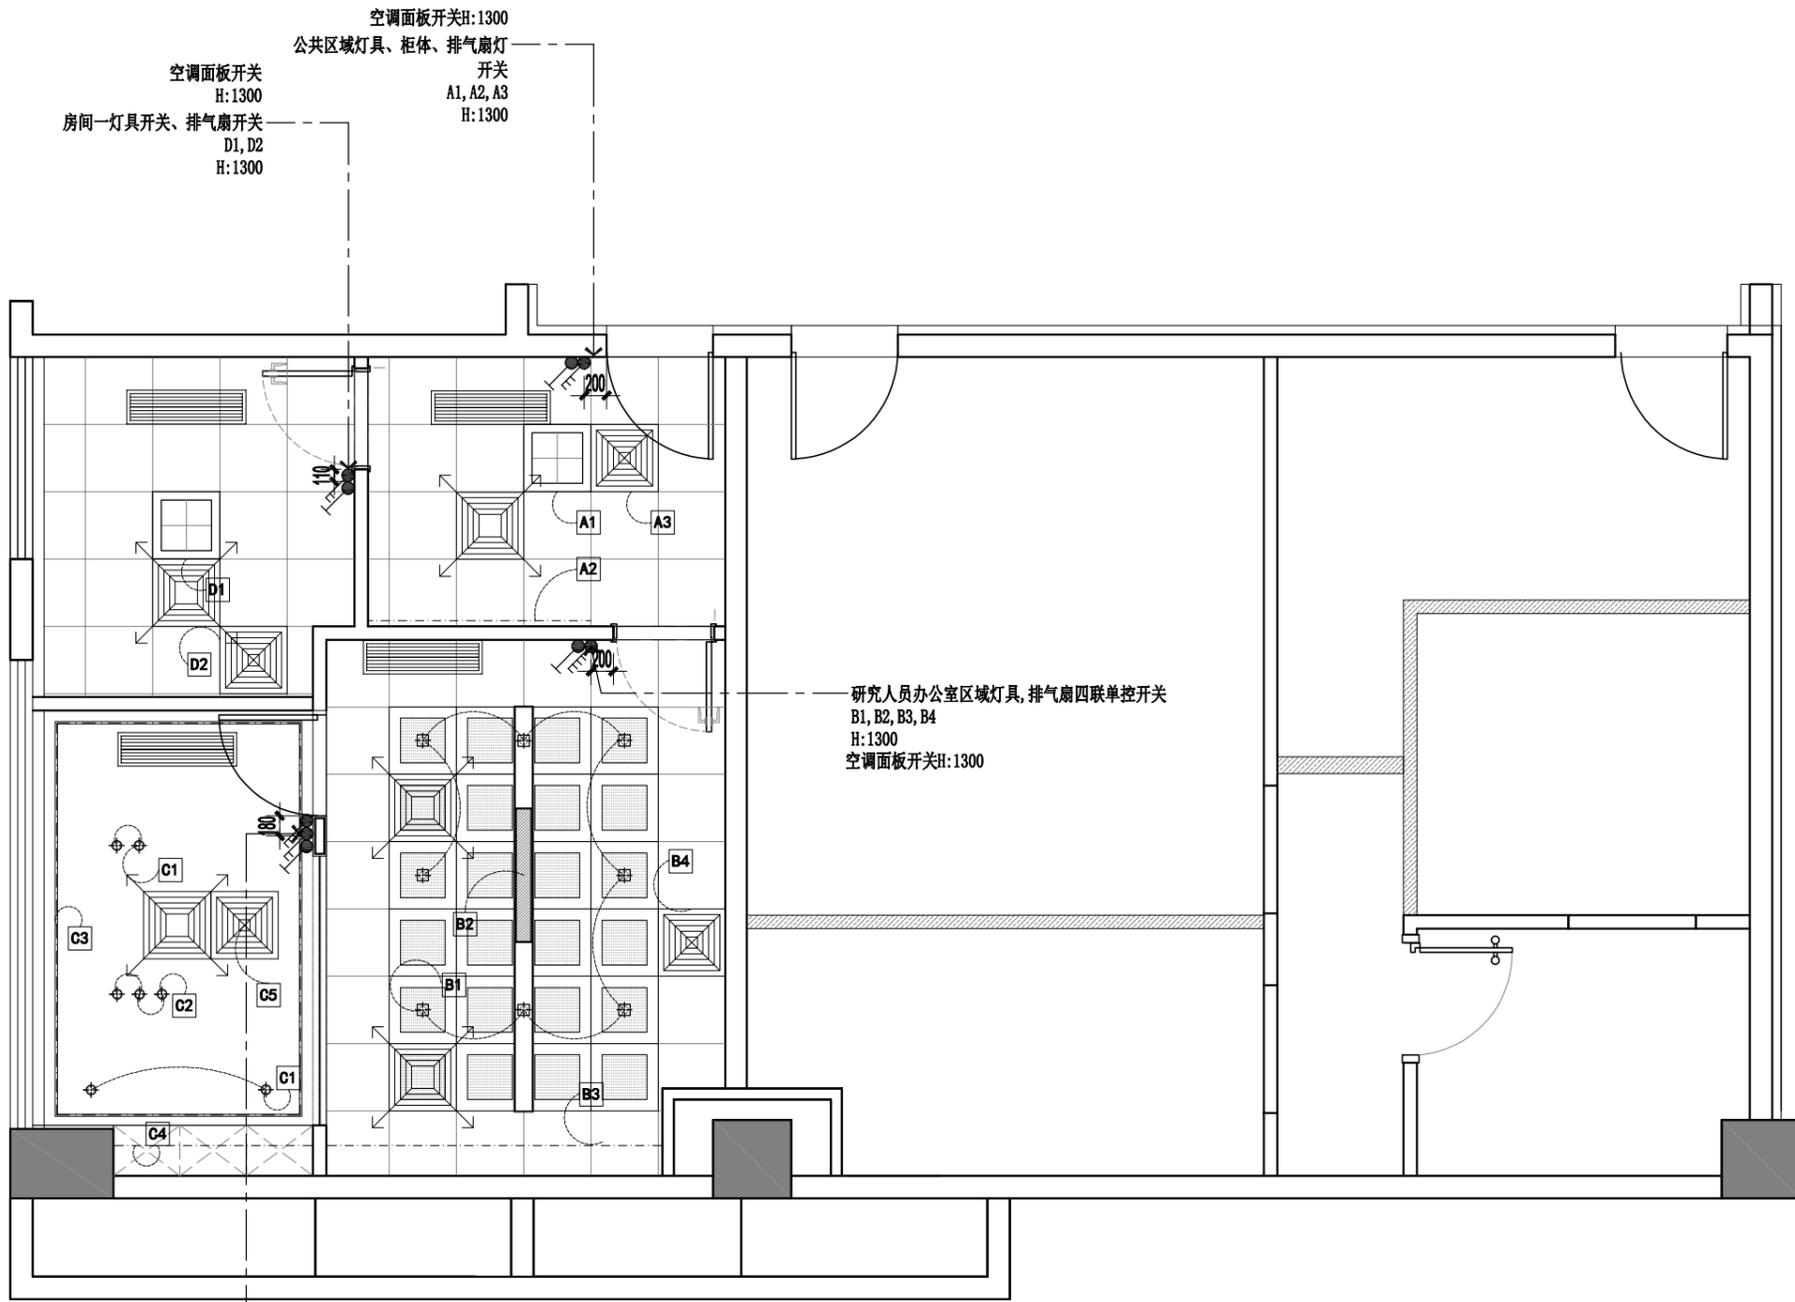

空调面板开关H:1300
公共区域灯具、柜体、排气扇灯开关
A1, A2, A3
H:1300

空调面板开关
H:1300
房间一灯具开关、排气扇开关
D1, D2
H:1300

研究人员办公室区域灯具、排气扇四联单控开关
B1, B2, B3, B4
H:1300
空调面板开关H:1300

校长室区域灯具开关
C1, C2, C3, C4
H:1300

排气扇开关
C5
H:1300

空调面板开关
H:1300

符号图案 SYMBOL	说明 DESCRIPTION
L-01	线性灯带 10W/M 3500K
L-02	筒灯 LED 13W 4000k ϕ 75
L-03	方形筒灯 LED 13W 4000k 开孔75*75
L-04	600*600LED灯盘 32W 4000k 集成吊顶式
L-05	1200*150*40条形灯 24W 4000k
L-06	风管机回风口
L-07	风管机出风口
L-08	600*600排气扇

符号图案 SYMBOL	说明 DESCRIPTION
ONE WAY SWITCH SINGLE CONTROL	单联单控开关
2 GANG SWITCH	双联单控开关
THREESWITCHES CONTROL	三联单控开关
TWO WAY SWITCH	单联双控开关
THREE WAY SWITCH	双联双控开关
TRIPLE DOUBLE CONTROL SWITCH	三联双控开关
	空调开关

注：
1. 所有开关以业主与现场对接沟通数量及位置为准。
2. 多个面板并列使用连体底盒。
以上电位高度H1300，除另外标注外

EL ELECTRICAL / MECH PLAN
天花灯控回路图 SCALE 1:60 A3



领睿建设工程有限公司
Link&R Construction Engineering Co., Ltd

建筑行业 建筑工程 甲级 编号: A244069964
风景园林工程设计专项乙级编号: A244069964
市政行业 给水、排水、道路工程 丙级
公路行业 公路 丙级
A444018248

- 注明：
1. 本图纸必须取得政府相关主管部门批准及施工图审查机构等单位合格证后，方可用于施工。
 2. 本图纸若有不完善或不详之处必须与我司会商后方可施工，不可按图纸量取尺寸施工。
 3. 本图纸未经同意不得复制使用、泄露、散布。
 4. 本图纸须经我司有效签章及附项目二维码，否则一律无效。

注 | Comments

岗位	人员	印刷体 PRINT	签署 SIGNATURE
审定人 Approved by	杜凯	杜凯	
项目负责人 Project manager	麦凯文	麦凯文	
专业负责人 Profession manager	刘万山	刘万山	
审核人 Verified by	谭慧清	谭慧清	
校对 Checked by	冯杰斌	冯杰斌	
设计 Designer	梁洁玲	梁洁玲	

建设单位 CLIENT	广东省中医院		
工程名称 PROJECT	省中医药科学院首层科研团队办公室		
子工程名称 SUB-PROJECT			
图纸名称 DRAWING TITLE	天花灯控回路图		
业务号 PROJECT NO.	LR-FS2025-P049	专业 DISCIPLINE	装修
日期 DATE	2025.05	设计阶段 STAGE	施工图
版本号 INDEX	A	图号 DRAWING NO.	P-10
归档二维码： ARCHIVE QR CODE			

暖通 HVAC	给排水 PLUMBING	园林 GARDEN	燃气 GAS
建筑 ARCH.	结构 STRUCT.	强电 ELEC.	弱电 ELY



领睿建设工程有限公司
Link&R Construction Engineering Co., Ltd


建筑行业 建筑工程 甲级 编号: A244069964
风景园林工程设计专项乙级编号: A244069964
市政行业 给水、排水、道路工程 丙级
公路行业 公路 丙级
A444018248

- 注明:
1. 本图纸必须取得政府相关主管部门批准及施工图审查机构等单位合格证后,方可用于施工。
 2. 本图纸若有不完善或不详之处必须与我司会商后方可施工,不可按图纸量取尺寸施工。
 3. 本图纸未经同意不得复制使用、泄露、散布。
 4. 本图纸须经我司有效签章及附项目二维码,否则一律无效。

注 | Comments

岗位	人员	印刷体 PRINT	签署 SIGNATURE
审定人 Approved by	杜凯	杜凯	
项目负责人 Project manager	麦凯文	麦凯文	
专业负责人 Profession manager	刘万山	刘万山	
审核人 Verified by	谭慧清	谭慧清	
校对 Checked by	冯杰斌	冯杰斌	
设计 Designer	梁洁玲	梁洁玲	

建设单位 CLIENT	广东省中医院		
工程名称 PROJECT	省中医药科学院首层科研团队办公室		
子工程名称 SUB-PROJECT			
图纸名称 DRAWING TITLE	插座布置图		
业务号 PROJECT NO.	LR-FS2025-P049	专业 DISCIPLINE	装修
日期 DATE	2025.05	设计阶段 STAGE	施工图
版本号 INDEX	A	图号 DRAWING NO.	P-11
归档二维码: ARCHIVE QR CODE			

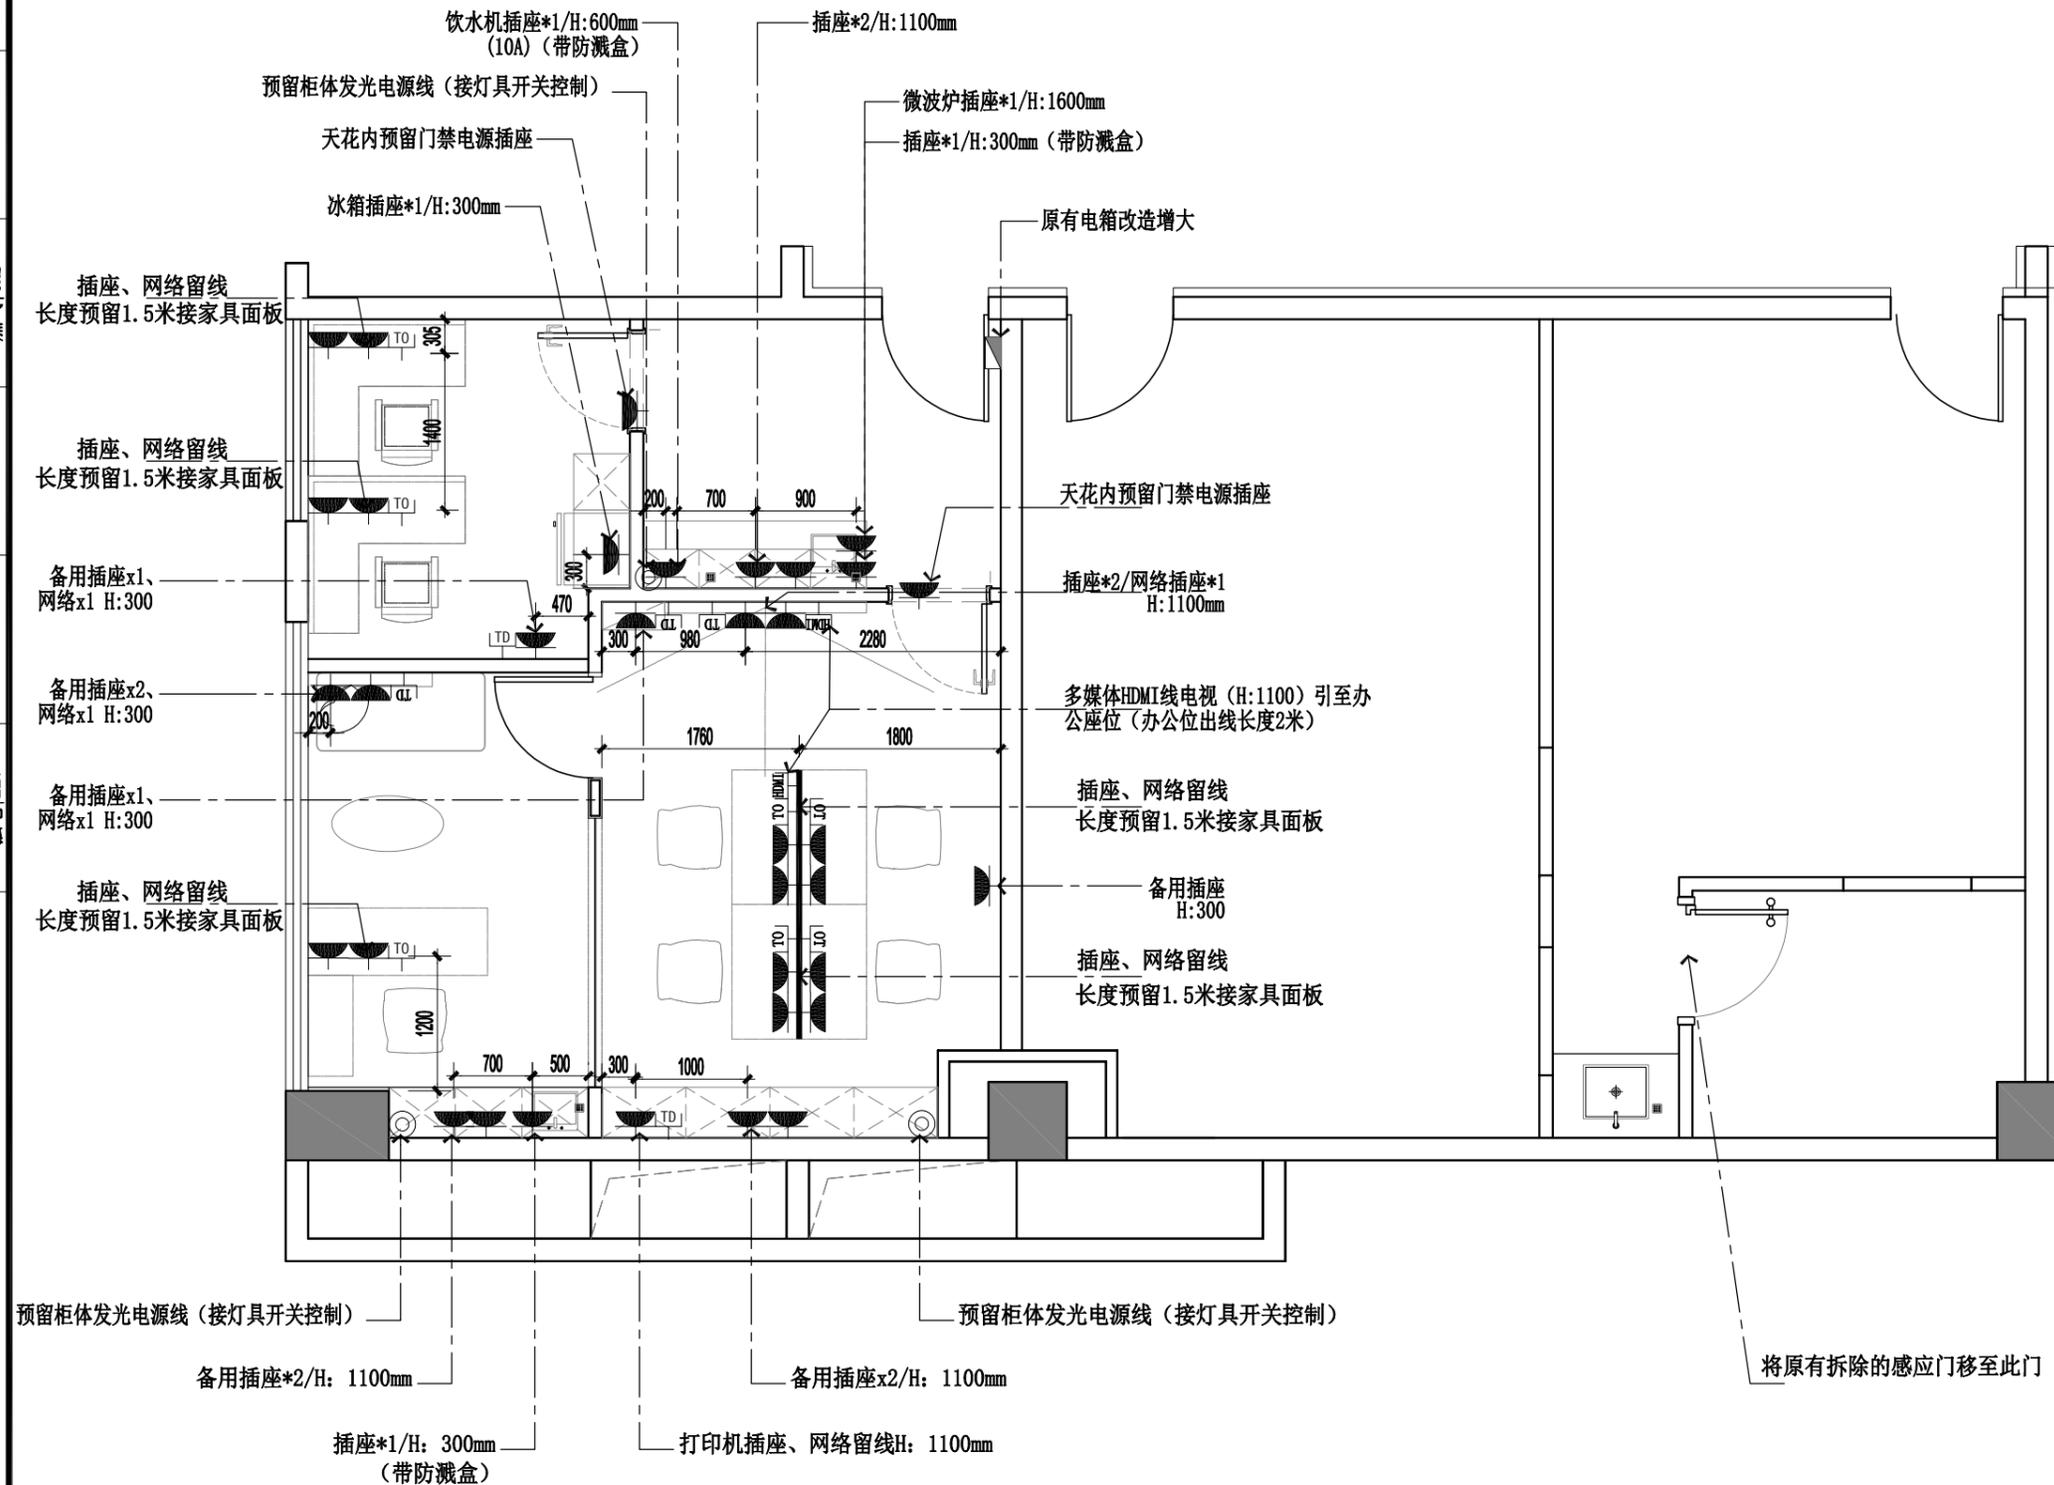

符号图例 SYMBOL	说明 DESCRIPTION	符号图例 SYMBOL	说明 DESCRIPTION
	插座		强电配电箱
	防水插座		弱电箱
	插座		
	墙面电视插座		
	墙面电话插座		
	墙面网络插座		
	墙面电话、网络双口插座		
	多媒体HDMI线		

EM ELECTRICAL / MECH PLAN
插座布置图 SCALE 1:60 A3

暖通 HVAC	给排水 Plumbing	园林 GARDEN	燃气 GAS
建筑 ARCH.	结构 STRUCT.	强电 ELEC.	弱电 ELY



领睿建设工程有限公司

Link&R Construction Engineering Co., Ltd



建筑行业 建筑工程 甲级 编号: A244069964
 风景园林工程设计专项乙级编号: A244069964
 市政行业 给水、排水、道路工程 丙级
 公路行业 公路 丙级
 A444018248

- 注明:
1. 本图纸必须取得政府相关主管部门批准及施工图审查机构等单位合格证后,方可用于施工。
 2. 本图纸若有不完善或不详之处必须与我司会商后方可施工,不可按图纸量取尺寸施工。
 3. 本图纸未经同意不得复制使用、泄露、散布。
 4. 本图纸须经我司有效签章及附项目二维码,否则一律无效。

注 | Comments

岗位	人员	印刷体 PRINT	签署 SIGNATURE
审定人 Approved by	杜凯	杜凯	
项目负责人 Project manager	麦凯文	麦凯文	
专业负责人 Profession manager	刘万山	刘万山	
审核人 Verified by	谭慧清	谭慧清	
校对 Checked by	冯杰斌	冯杰斌	
设计 Designer	梁洁玲	梁洁玲	

建设单位 CLIENT	广东省中医院		
工程名称 PROJECT	省中医药科学院首层科研团队办公室		
子工程名称 SUB-PROJECT			
图纸名称 DRAWING TITLE	给水平面图		
业务号 PROJECT NO.	LR-FS2025-P049	专业 DISCIPLINE	装修
日期 DATE	2025.05	设计阶段 STAGE	施工图
版本号 INDEX	A	图号 DRAWING NO.	P-12
归档二维码: ARCHIVE QR CODE			

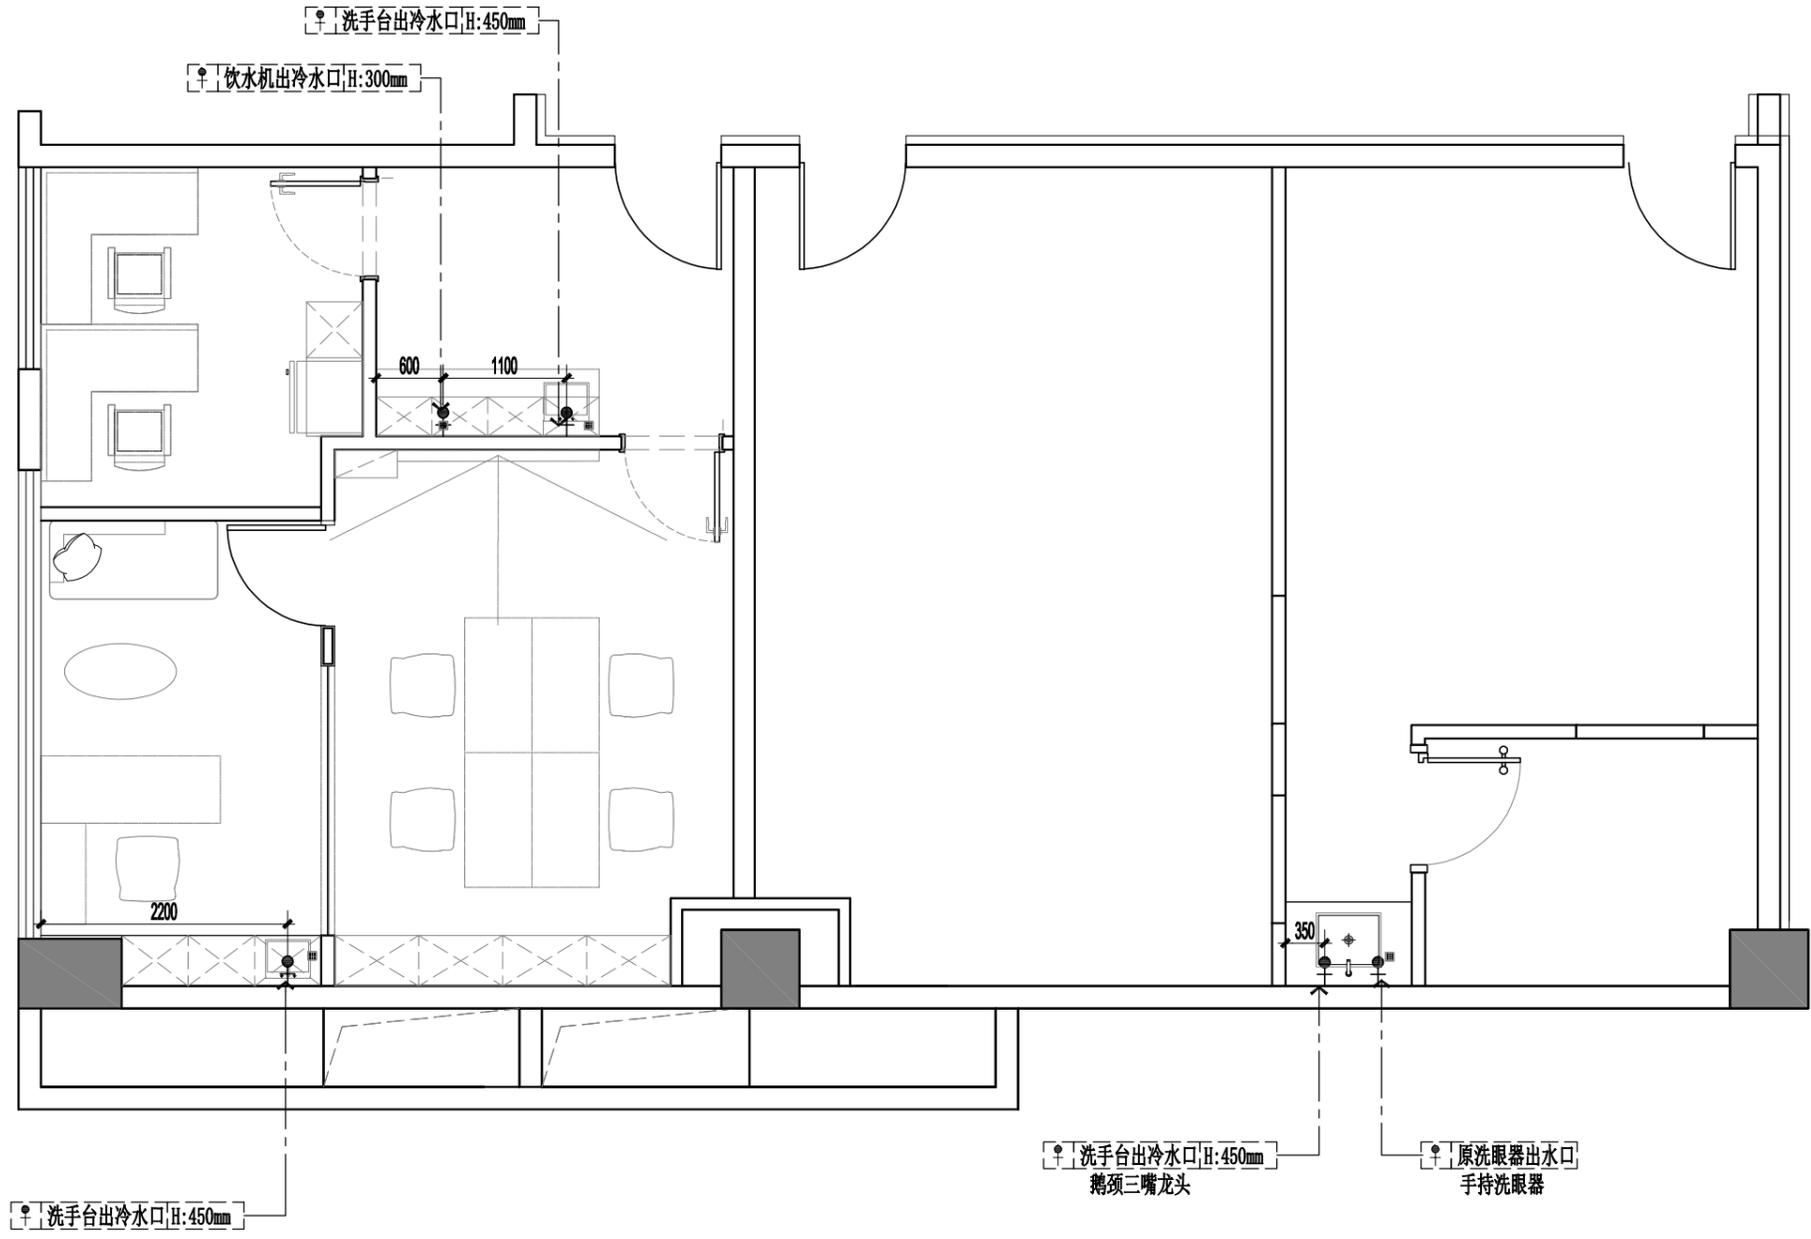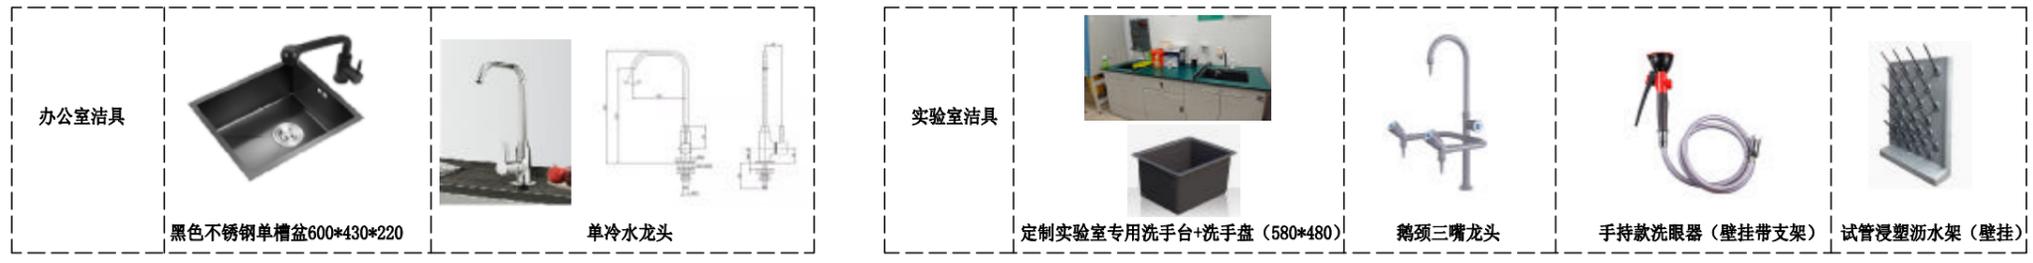

JS JANITORIAL SUPPLIES INFO PLAN
 给水平面图 SCALE 1:70 A3

暖通 HVAC	给排水 Plumbing	园林 GARDEN	燃气 GAS
建筑 ARCH.	结构 STRUCT.	强电 ELEC.	弱电 ELY



领睿建设工程有限公司

Link&R Construction Engineering Co., Ltd


建筑行业 建筑工程 甲级 编号: A244069964
 风景园林工程设计专项乙级编号: A244069964
 市政行业 给水、排水、道路工程 丙级
 公路行业 公路 丙级
 A444018248

- 注明:
1. 本图纸必须取得政府相关主管部门批准及施工图审查机构等单位合格证后,方可用于施工。
 2. 本图纸若有不完善或不详之处必须与我司会商后方可施工,不可按图纸量取尺寸施工。
 3. 本图纸未经同意不得复制使用、泄露、散布。
 4. 本图纸须经我司有效签章及附项目二维码,否则一律无效。

注 | Comments

岗位	人员	印刷体 PRINT	签署 SIGNATURE
审定人 Approved by	杜凯	杜凯	
项目负责人 Project manager	麦凯文	麦凯文	
专业负责人 Profession manager	刘万山	刘万山	
审核人 Verified by	谭慧清	谭慧清	
校对 Checked by	冯杰斌	冯杰斌	
设计 Designer	梁洁玲	梁洁玲	

建设单位 CLIENT	广东省中医院		
工程名称 PROJECT	省中医药科学院首层科研团队办公室		
子工程名称 SUB-PROJECT			
图纸名称 DRAWING TITLE	排水平面图		
业务号 PROJECT NO.	LR-FS2025-P049	专业 DISCIPLINE	装修
日期 DATE	2025.05	设计阶段 STAGE	施工图
版本号 INDEX	A	图号 DRAWING NO.	P-13
归档二维码: ARCHIVE QR CODE			

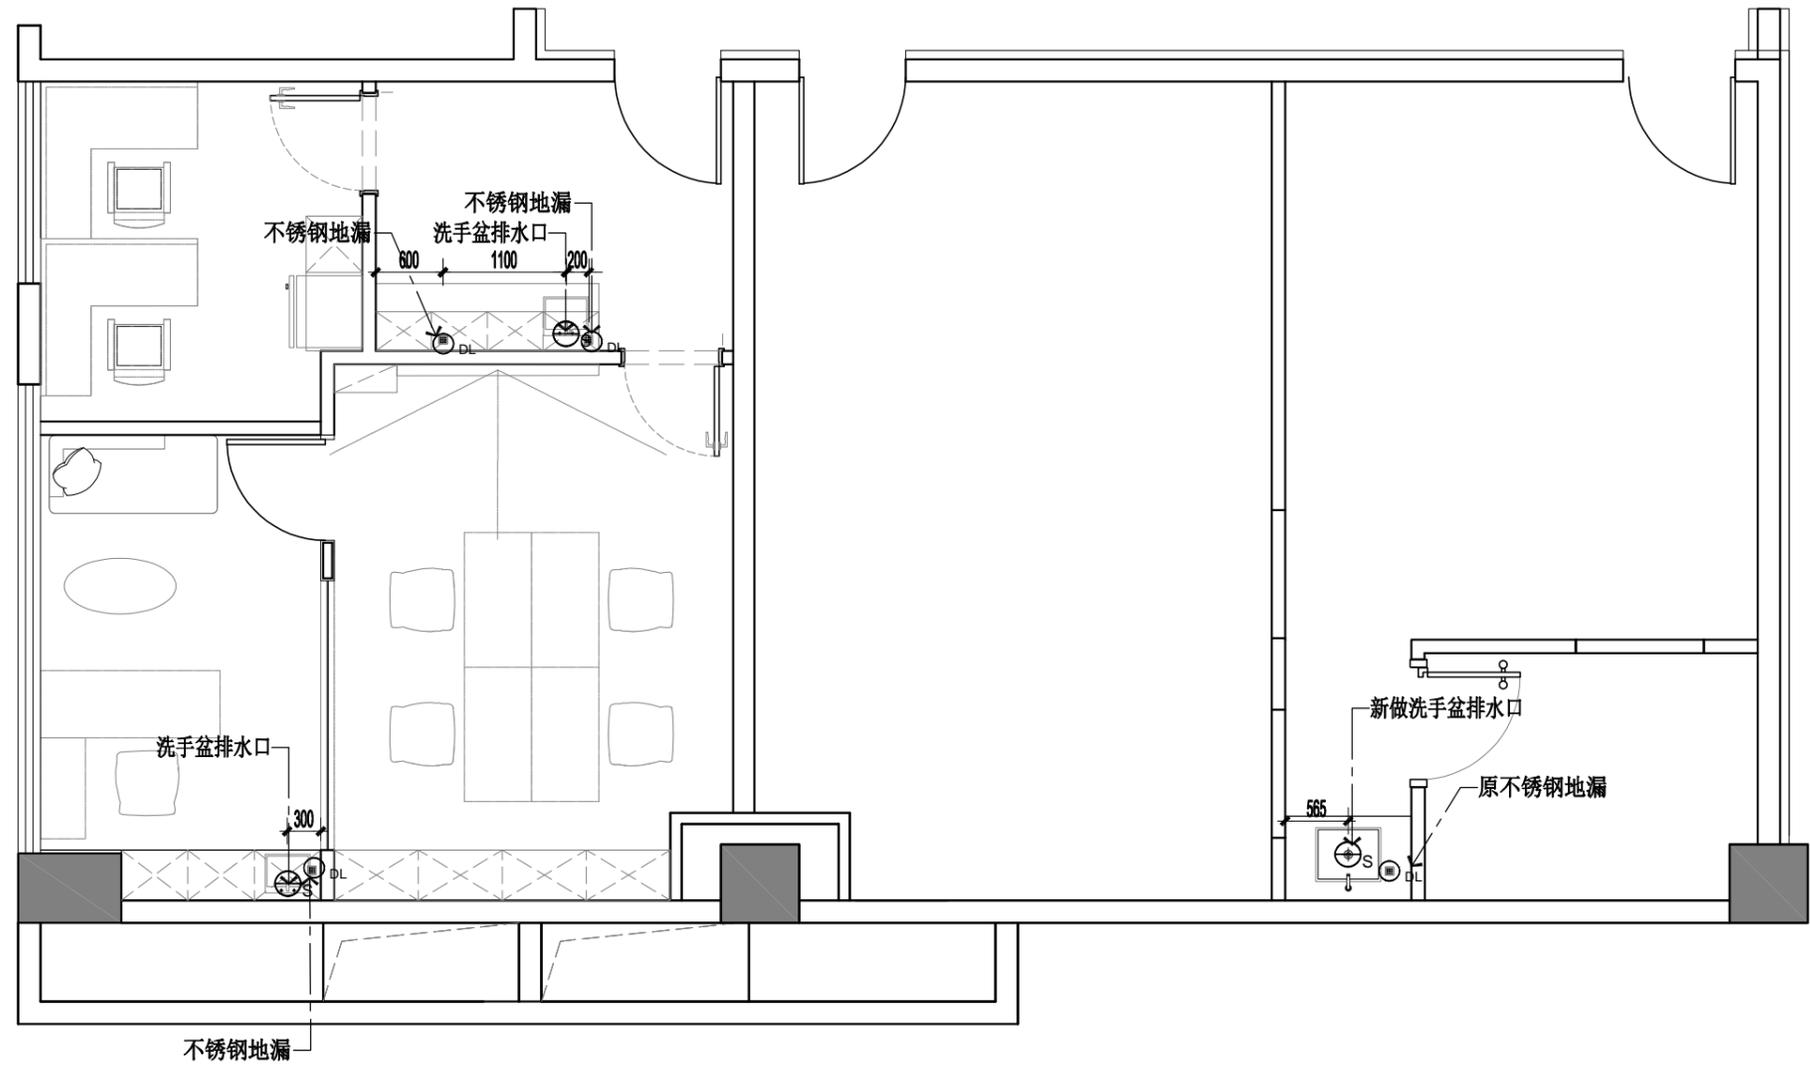

- 注:
1. 具体尺寸按现场尺寸开线再确认座厕及洗手台墙出排污高度按洁具说明高度;
 2. 暖通公司需与客户确认暖通系统所涉及的水电线路,如有疑义,可与设计方沟通;
 3. 暖通公司需与客户确认冷热水循环水,中央净水,软水。

图例	名称	高度 (M)	规格大小
	大排污管	—	Φ 110
	小排污管	—	Φ 110
	地漏	—	Φ 60
	洗菜盆、洗手盆、水池下水	—	Φ 60

JS JANITORIAL SUPPLIES INFO PLAN
 排水平面图 SCALE 1:70 A3



领睿建设工程有限公司

Link&R Construction Engineering Co., Ltd

建筑行业 建筑工程 甲级 编号: A244069964
风景园林工程设计专项乙级编号: A244069964
市政行业 给水、排水、道路工程 丙级
公路行业 公路 丙级
A444018248

注明:


1. 本图纸必须取得政府相关主管部门批准及施工图审查机构等单位合格证后,方可用于施工。
2. 本图纸若有不完善或不详之处必须与我司会商后方可施工,不可按图纸量取尺寸施工。
3. 本图纸未经同意不得复制使用、泄露、散布。
4. 本图纸须经我司有效签章及附项目二维码,否则一律无效。

注|Comments

岗位	人员	印刷体 PRINT	签署 SIGNATURE
审定人 Approved by	杜凯	杜凯	
项目负责人 Project manager	麦凯文	麦凯文	
专业负责人 Profession manager	刘万山	刘万山	
审核人 Verified by	谭慧清	谭慧清	
校对 Checked by	冯杰斌	冯杰斌	
设计 Designer	梁洁玲	梁洁玲	

建设单位 CLIENT	广东省中医院		
工程名称 PROJECT	省中医药科学院首层科研团队办公室		
子工程名称 SUB-PROJECT			
图纸名称 DRAWING TITLE	立面索引图		
业务号 PROJECT NO.	LR-FS2025-P049	专业 DISCIPLINE	装修
日期 DATE	2025.05	设计阶段 STAGE	施工图
版本号 INDEX	A	图号 DRAWING NO.	P-14

归档二维码:
ARCHIVE QR CODE

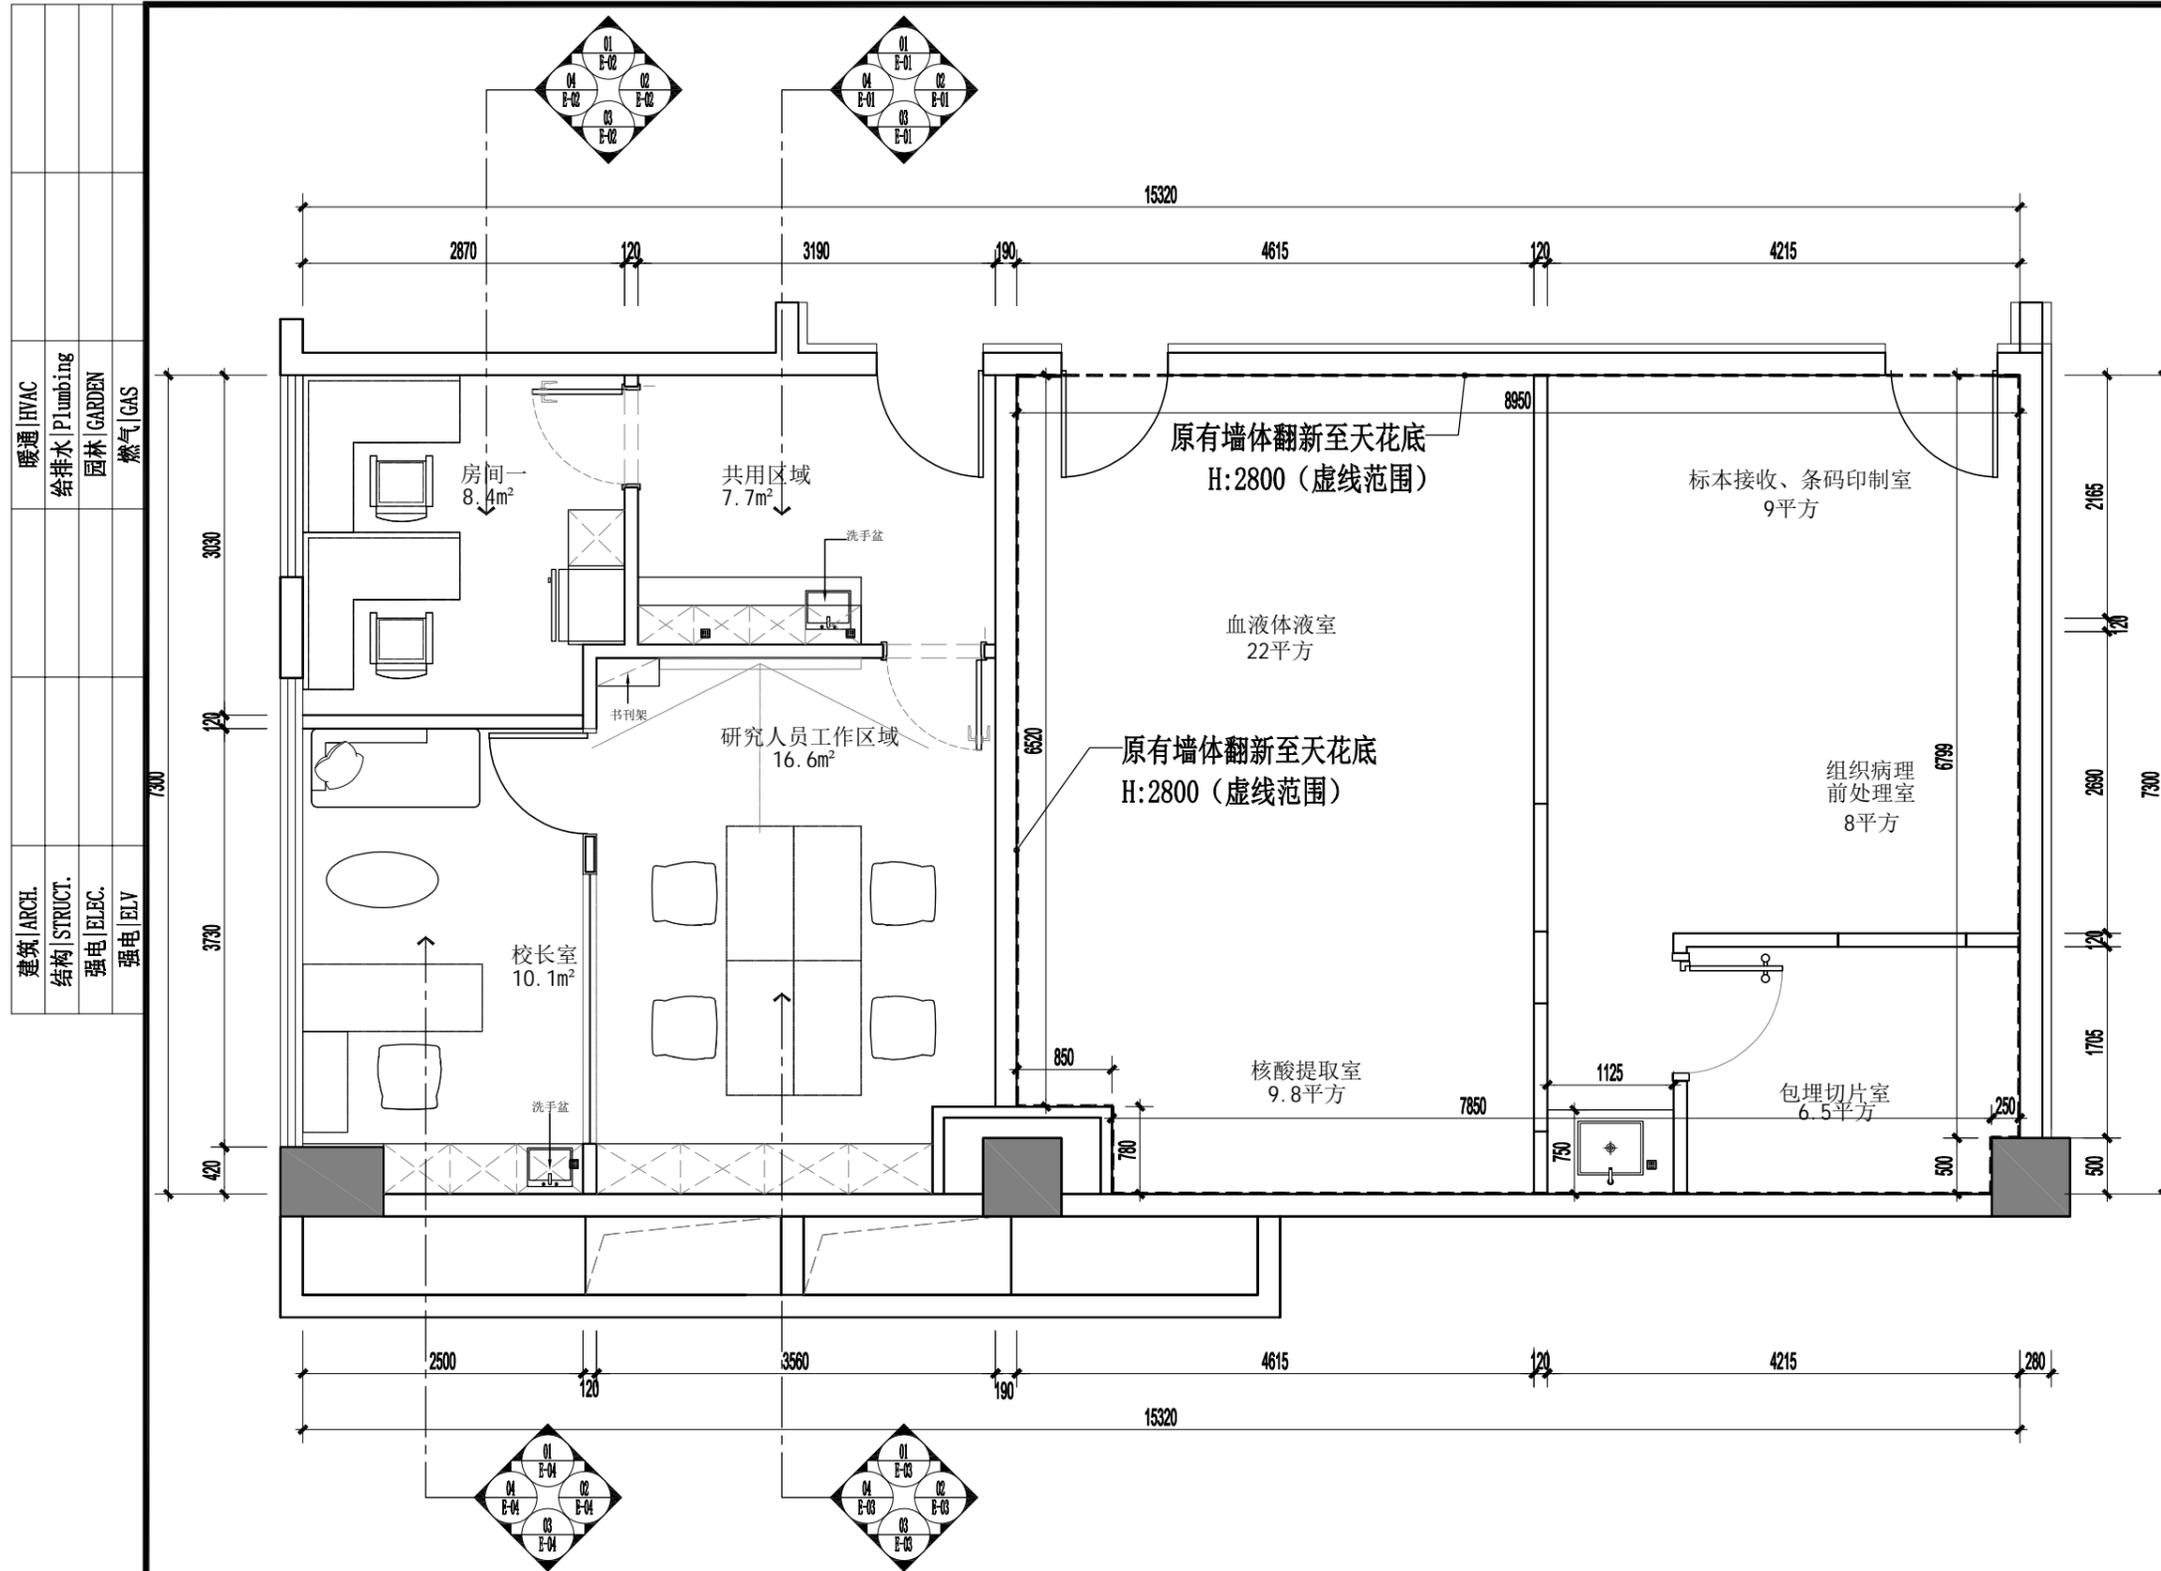

注: 乳胶漆翻新做法: 滚涂斯拿水两遍, 满刮腻子两遍, 乳胶漆底油二遍, 面油二遍

FF FIXTURE & FURNISHING PLAN
立面索引图 SCALE 1:60 A3

暖通 HVAC	给排水 PLUMBING	园林 GARDEN	燃气 GAS
建筑 ARCH.	结构 STRUCT.	强电 ELEC.	弱电 ELY



领睿建设工程有限公司

Link&R Construction Engineering Co., Ltd

建筑行业 建筑工程 甲级 编号: A244069964
风景园林工程设计专项乙级编号: A244069964
市政行业 给水、排水、道路工程 丙级
公路行业 公路 丙级
A444018248


注明:

1. 本图纸必须取得政府相关主管部门批准及施工图审查机构等单位合格证后,方可用于施工。
2. 本图纸若有不完善或不详之处必须与我司会商后方可施工,不可按图纸量取尺寸施工。
3. 本图纸未经同意不得复制使用、泄露、散布。
4. 本图纸须经我司有效签章及附项目二维码,否则一律无效。

注|Comments

岗位	人员	印刷体 PRINT	签署 SIGNATURE
审定人 Approved by	杜凯	杜凯	
项目负责人 Project manager	麦凯文	麦凯文	
专业负责人 Profession manager	刘万山	刘万山	
审核人 Verified by	谭慧清	谭慧清	
校对 Checked by	冯杰斌	冯杰斌	
设计 Designer	梁洁玲	梁洁玲	

建设单位 CLIENT	广东省中医院		
工程名称 PROJECT	省中医药科学院首层科研团队办公室		
子工程名称 SUB-PROJECT			
图纸名称 DRAWING TITLE	天花设备叠图		
业务号 PROJECT NO.	LR-FS2025-P049	专业 DISCIPLINE	装修
日期 DATE	2025.05	设计阶段 STAGE	施工图
版本号 INDEX	A	图号 DRAWING NO.	P-15
归档二维码: ARCHIVE QR CODE			

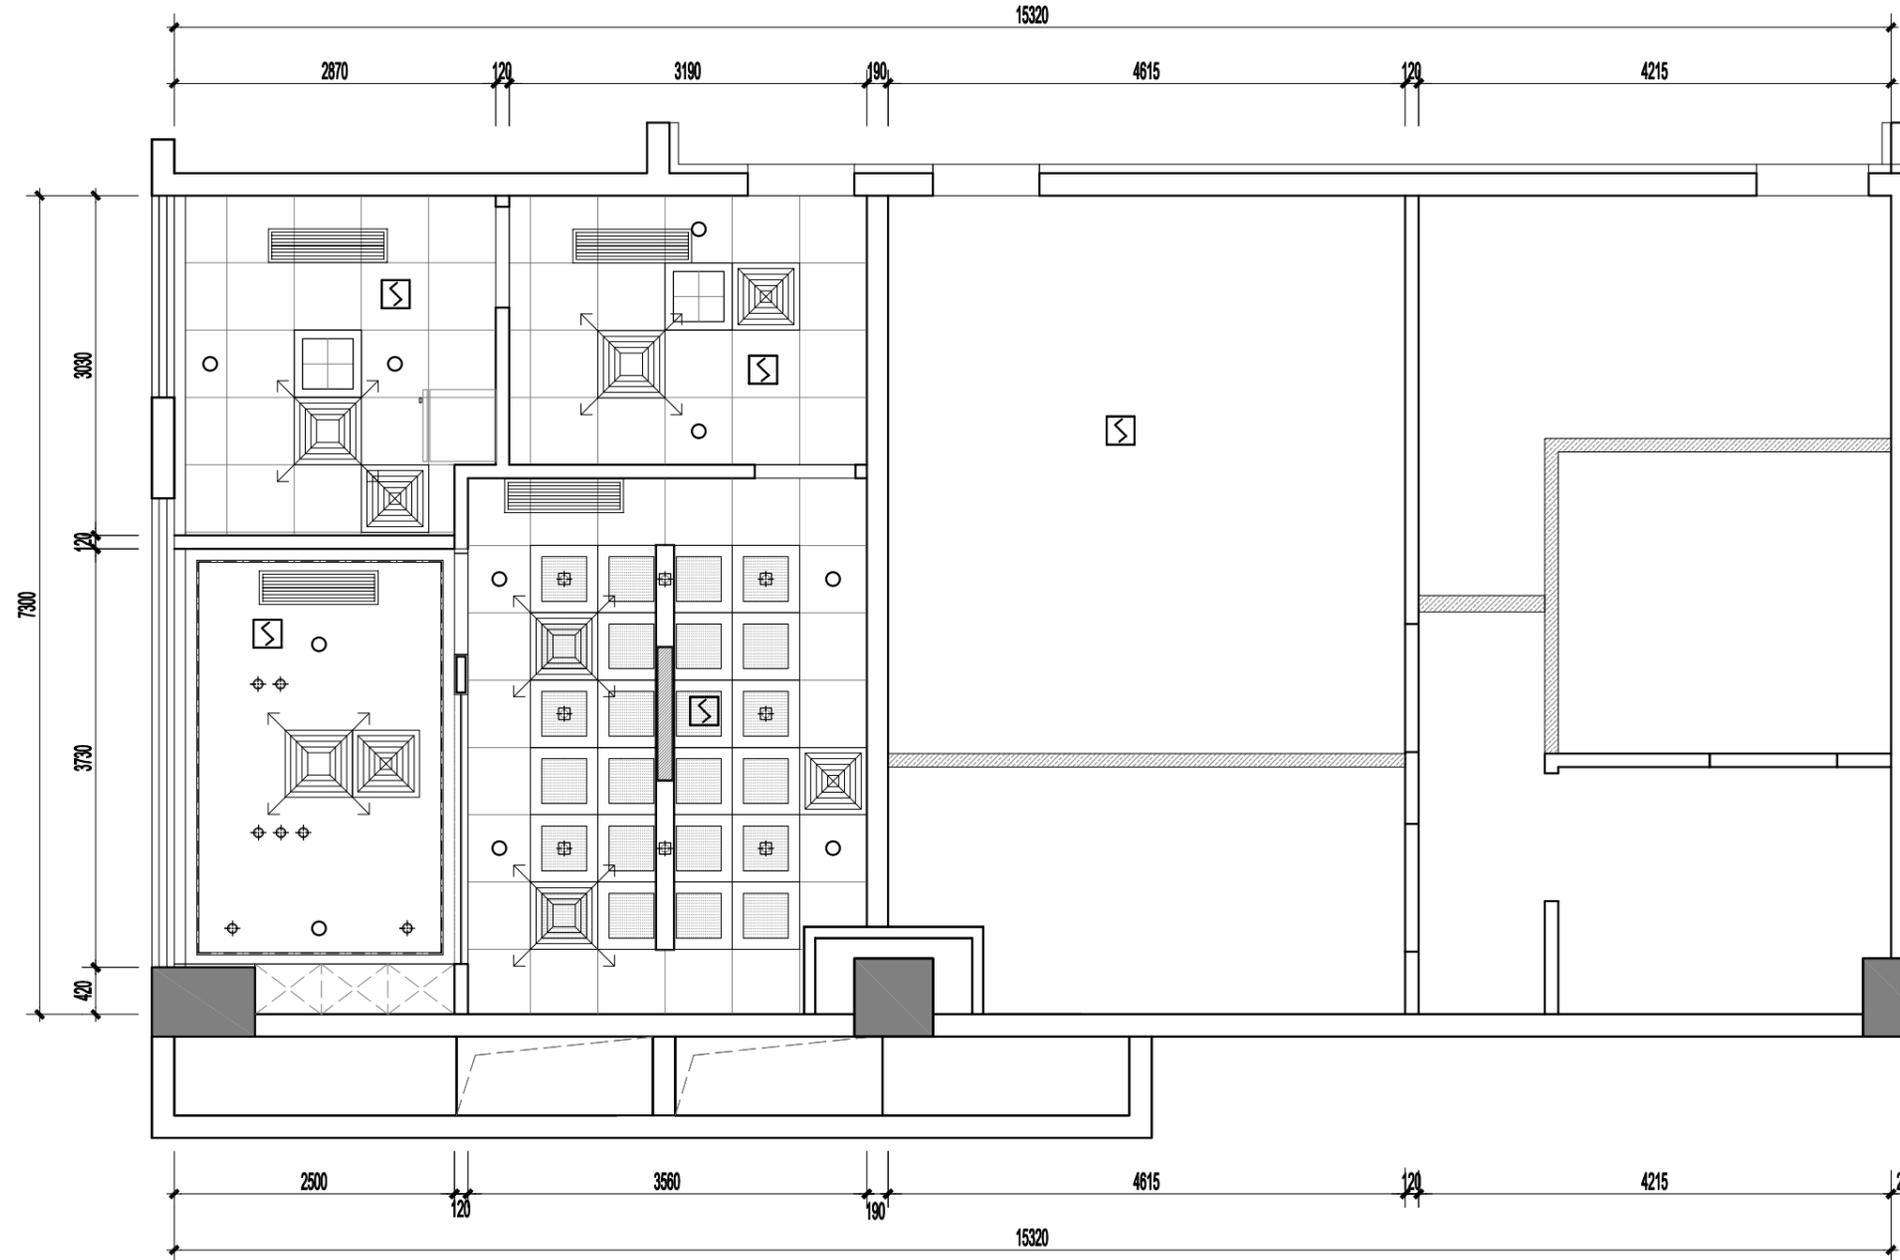

符号图案 SYMBOL

L-01	---	线性灯带 10W/M 3500K
L-02	⊕	筒灯 LED 13W 4000k ϕ 75
L-03	⊕	方形筒灯 LED 13W 4000k 开孔75*75
L-04	⊕	LED灯盘 32W 4000k 集成吊顶式
L-05	—	条形灯 24W 4000k
L-06	—	风管机回风口
L-07	—	风管机出风口
L-08	⊕	600*600排气扇
L-09	⊕	感烟火灾探测器
L-10	○	喷淋喷头

RC REFLECTED CEILING PLAN
天花设备叠图 SCALE 1:60 A3

暖通 | HVAC
给排水 | Plumbing
园林 | GARDEN
燃气 | GAS
建筑 | ARCH.
结构 | STRUCT.
强电 | ELEC.
弱电 | ELY

暖通 HVAC	给排水 Plumbing	园林 GARDEN	燃气 GAS
建筑 ARCH.	结构 STRUCT.	强电 ELEC.	弱电 ELY



领睿建设工程有限公司
Link&R Construction Engineering Co., Ltd

建筑行业 建筑工程 甲级 编号: A244069964
风景园林工程设计专项乙级编号: A244069964
市政行业 给水、排水、道路工程 丙级
公路行业 公路 丙级
A444018248


- 注明:
1. 本图纸必须取得政府相关主管部门批准及施工图审查机构等单位合格证后,方可用于施工。
 2. 本图纸若有不完善或不详之处必须与我司会商后方可施工,不可按图纸量取尺寸施工。
 3. 本图纸未经同意不得复制使用、泄露、散布。
 4. 本图纸须经我司有效签章及附项目二维码,否则一律无效。

注 | Comments


岗位	人员	印刷体 PRINT	签署 SIGNATURE
审定人 Approved by	杜凯	杜凯	
项目负责人 Project manager	麦凯文	麦凯文	
专业负责人 Profession manager	刘万山	刘万山	
审核人 Verified by	谭慧清	谭慧清	
校对 Checked by	冯杰斌	冯杰斌	
设计 Designer	梁洁玲	梁洁玲	

建设单位 CLIENT	广东省中医院		
工程名称 PROJECT	省中医药科学院首层科研团队办公室		
子工程名称 SUB-PROJECT			
图纸名称 DRAWING TITLE	共用区域立面图		
业务号 PROJECT NO.	LR-FS2025-P049	专业 DISCIPLINE	装修
日期 DATE	2025.05	设计阶段 STAGE	施工图
版本号 INDEX	A	图号 DRAWING NO.	E-01


归档二维码:
ARCHIVE QR CODE

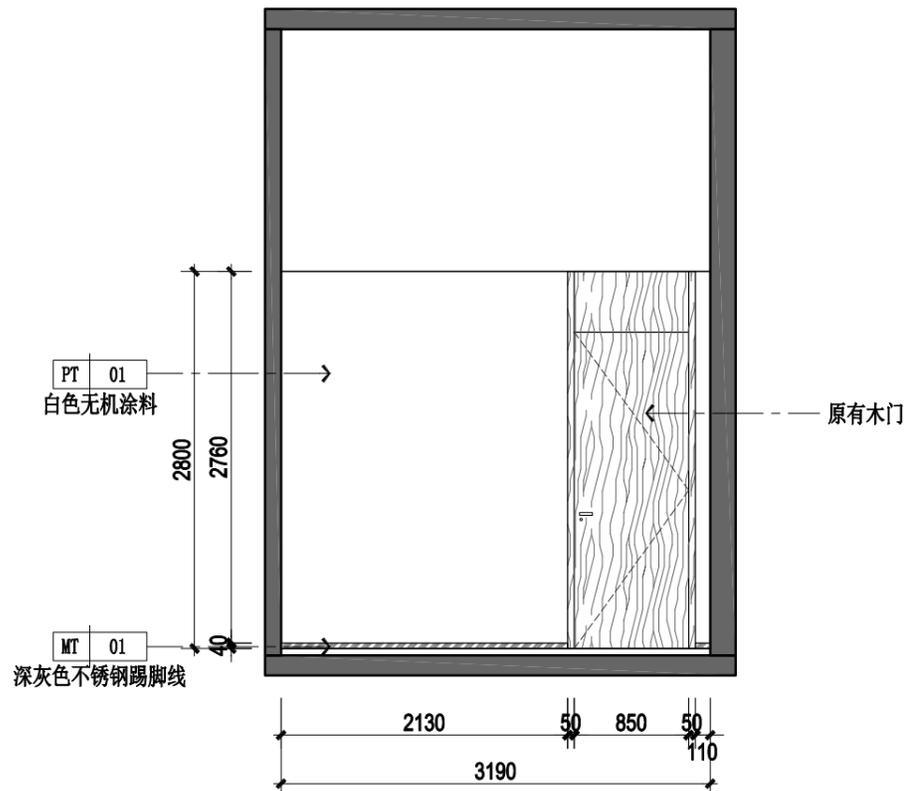


01 ELEVATION
共用区域立面图 SCALE 1: 50

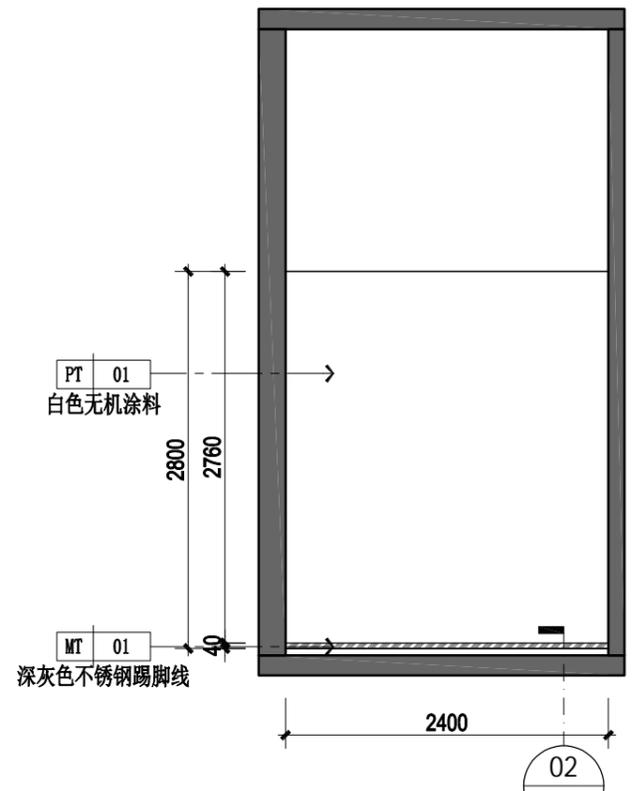

02 ELEVATION
共用区域立面图 SCALE 1: 50

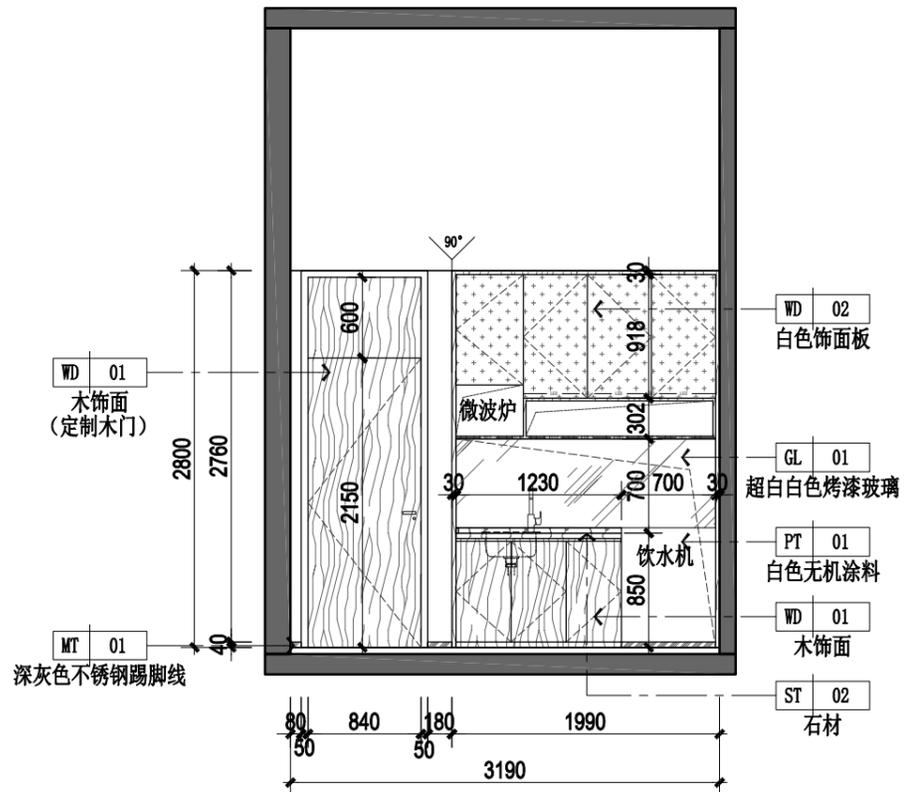


03 ELEVATION
共用区域立面图 SCALE 1: 50

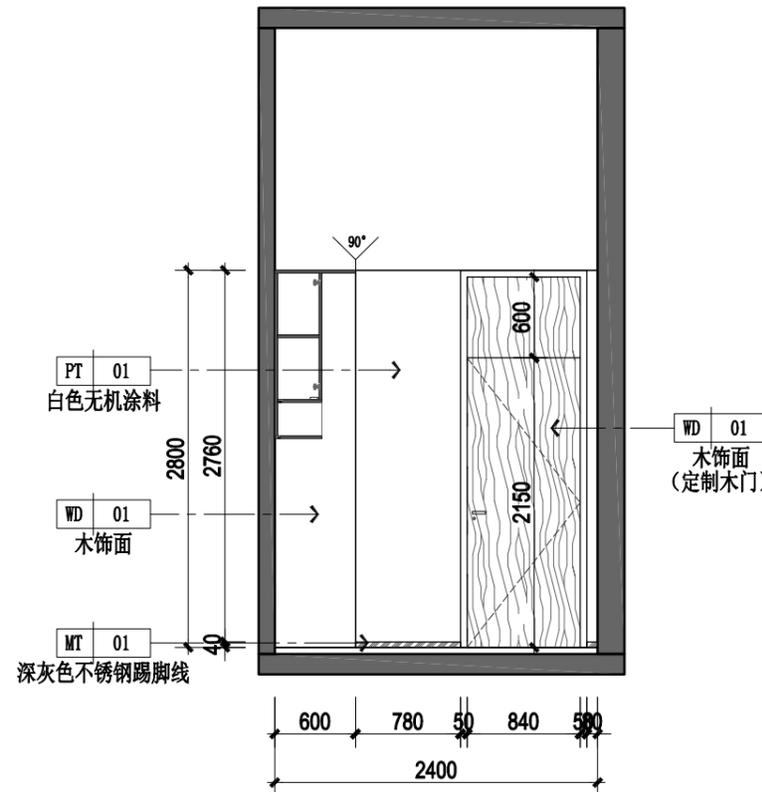


04 ELEVATION
共用区域立面图 SCALE 1: 50


暖通 HVAC	给排水 Plumbing	园林 GARDEN	燃气 GAS
建筑 ARCH.	结构 STRUCT.	强电 ELEC.	弱电 ELY

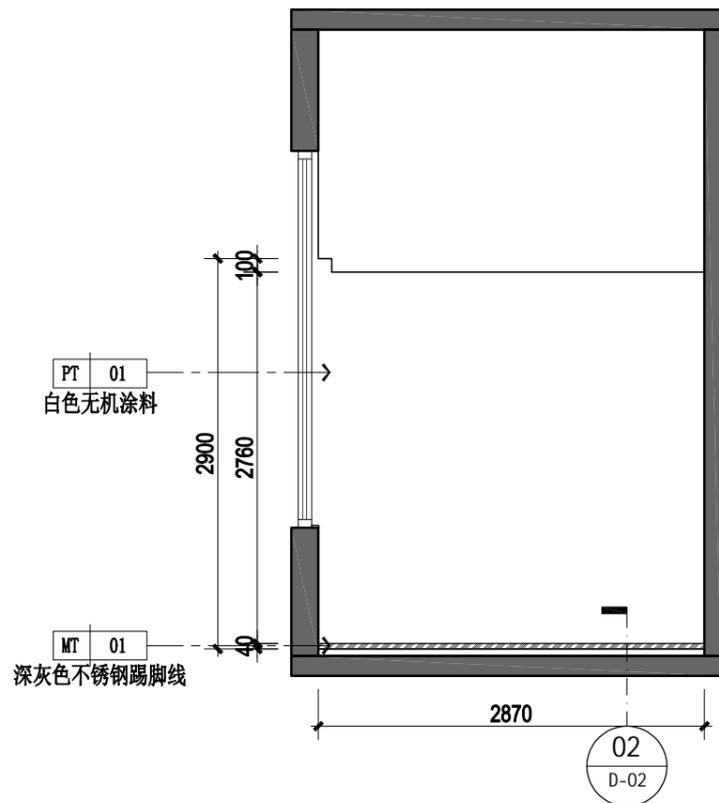


01 ELEVATION
房间一立面图 SCALE 1: 50

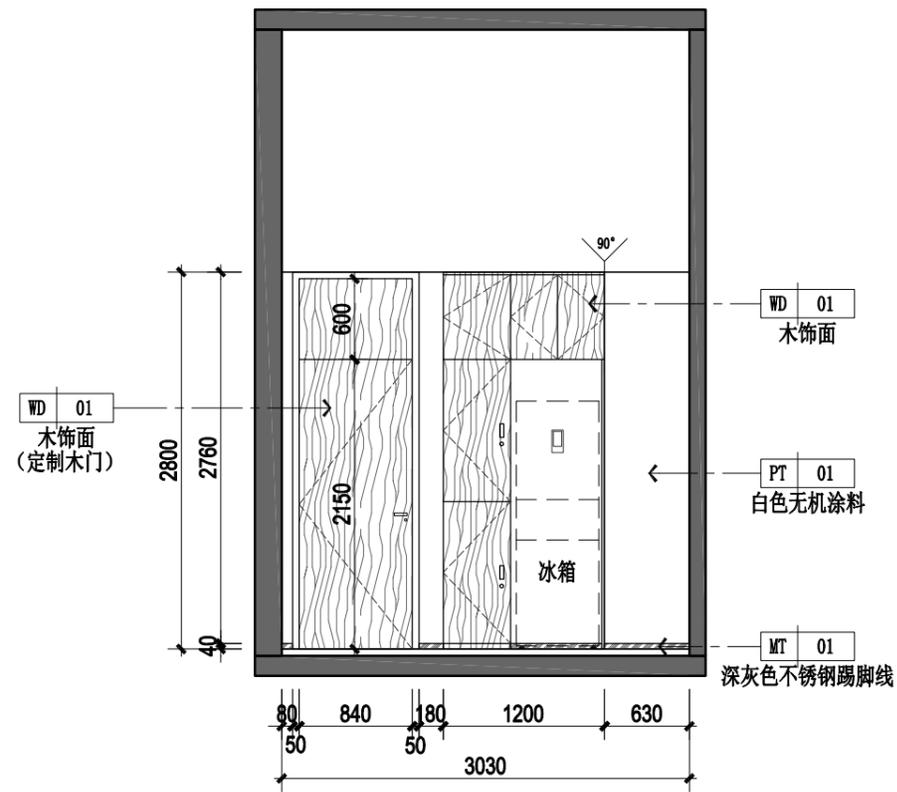

02 ELEVATION
房间一立面图 SCALE 1: 50

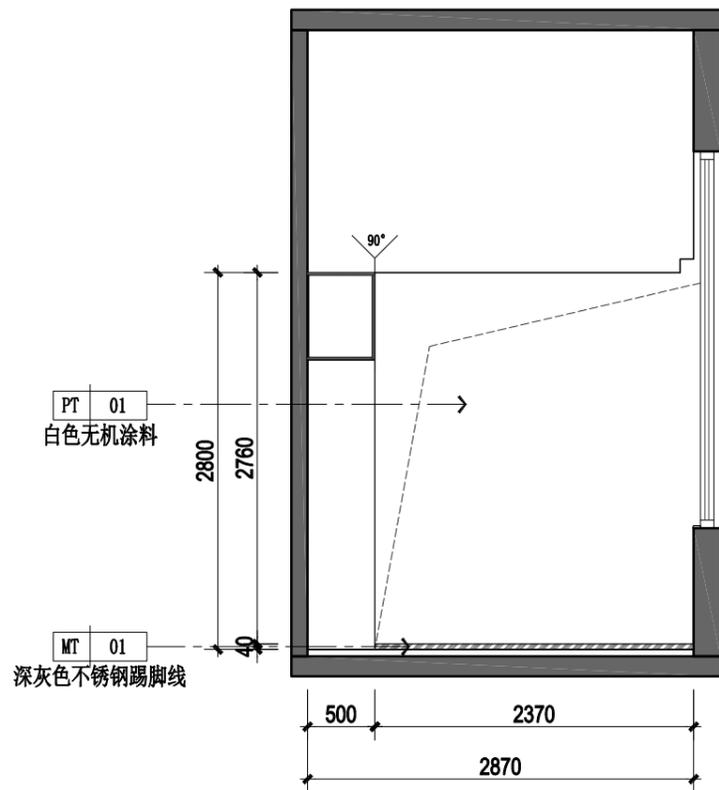

03 ELEVATION
房间一立面图 SCALE 1: 50

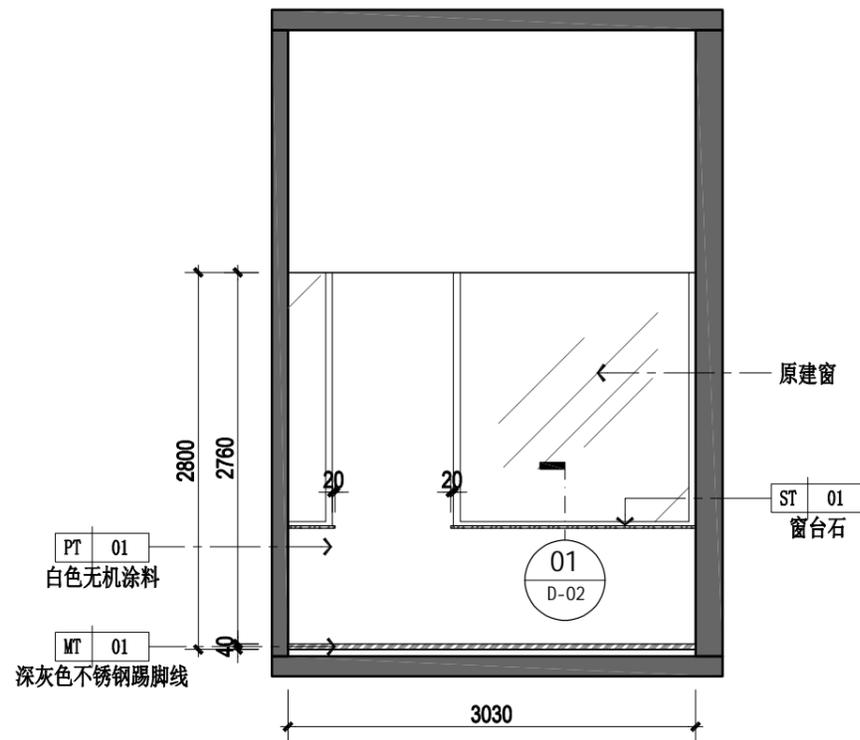

04 ELEVATION
共用区域立面图 SCALE 1: 50



领睿建设工程有限公司
Link&R Construction Engineering Co., Ltd

建筑行业 建筑工程 甲级 编号: A244069964
风景园林工程设计专项乙级编号: A244069964
市政行业 给水、排水、道路工程 丙级
公路行业 公路 丙级
A444018248

- 注明:
1. 本图纸必须取得政府相关主管部门批准及施工图审查机构等单位合格证后,方可用于施工。
 2. 本图纸若有不完善或不详之处必须与我司会商后方可施工,不可按图纸量取尺寸施工。
 3. 本图纸未经同意不得复制使用、泄露、散布。
 4. 本图纸须经我司有效签章及附项目二维码,否则一律无效。

注 | Comments

岗位	人员	印刷体 PRINT	签署 SIGNATURE
审定人 Approved by	杜凯	杜凯	
项目负责人 Project manager	麦凯文	麦凯文	
专业负责人 Profession manager	刘万山	刘万山	
审核人 Verified by	谭慧清	谭慧清	
校对 Checked by	冯杰斌	冯杰斌	
设计 Designer	梁洁玲	梁洁玲	

建设单位 CLIENT	广东省中医院		
工程名称 PROJECT	省中医药科学院首层科研团队办公室		
子工程名称 SUB-PROJECT			
图纸名称 DRAWING TITLE	房间一立面图		
业务号 PROJECT NO.	LR-FS2025-P049	专业 DISCIPLINE	装修
日期 DATE	2025.05	设计阶段 STAGE	施工图
版本号 INDEX	A	图号 DRAWING NO.	E-02

归档二维码:
ARCHIVE QR CODE



暖通 HVAC	给排水 PLUMBING	园林 GARDEN	燃气 GAS
建筑 ARCH.	结构 STRUCT.	强电 ELEC.	弱电 ELY



领睿建设工程有限公司

Link&R Construction Engineering Co., Ltd

建筑行业 建筑工程 甲级 编号: A244069964
 风景园林工程设计专项乙级编号: A244069964
 市政行业 给水、排水、道路工程 丙级
 公路行业 公路 丙级
 A444018248


- 注明:
1. 本图纸必须取得政府相关主管部门批准及施工图审查机构等单位合格证后,方可用于施工。
 2. 本图纸若有不完善或不详之处必须与我司会商后方可施工,不可按图纸量取尺寸施工。
 3. 本图纸未经同意不得复制使用、泄露、散布。
 4. 本图纸须经我司有效签章及附项目二维码,否则一律无效。

注 | Comments


岗位	人员	印刷体 PRINT	签署 SIGNATURE
审定人 Approved by	杜凯	杜凯	
项目负责人 Project manager	麦凯文	麦凯文	
专业负责人 Profession manager	刘万山	刘万山	
审核人 Verified by	谭慧清	谭慧清	
校对 Checked by	冯杰斌	冯杰斌	
设计 Designer	梁洁玲	梁洁玲	

建设单位 CLIENT	广东省中医院		
工程名称 PROJECT	省中医药科学院首层科研团队办公室		
子工程名称 SUB-PROJECT			
图纸名称 DRAWING TITLE	研究人员工作区立面图		
业务号 PROJECT NO.	LR-FS2025-P049	专业 DISCIPLINE	装修
日期 DATE	2025.05	设计阶段 STAGE	施工图
版本号 INDEX	A	图号 DRAWING NO.	E-03


归档二维码:
ARCHIVE QR CODE

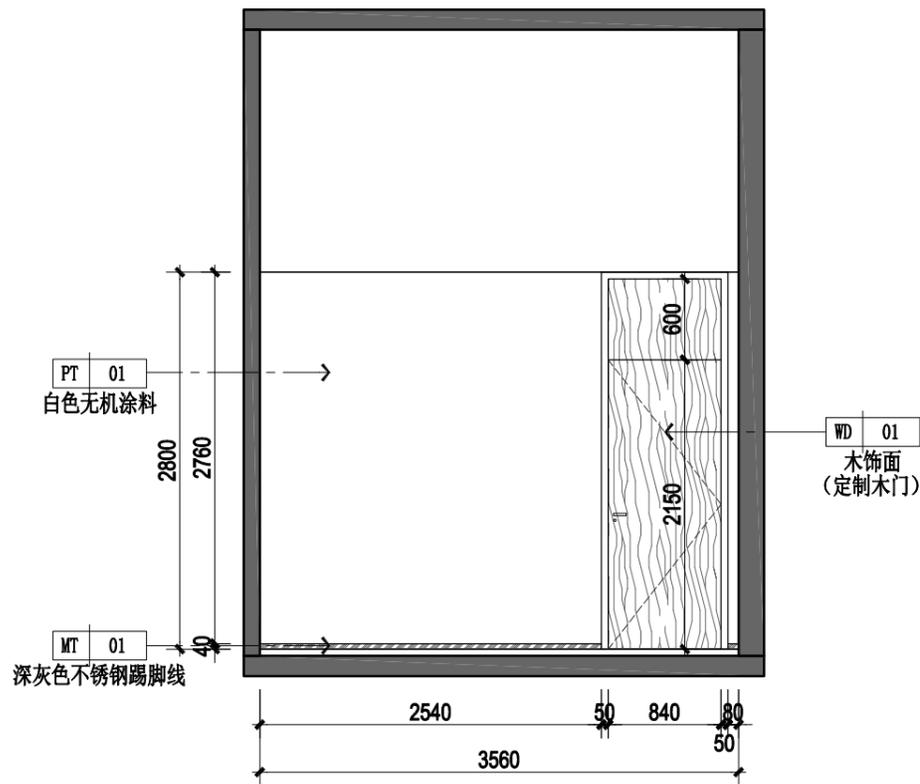


01 ELEVATION
研究人员工作区立面图 SCALE 1: 50

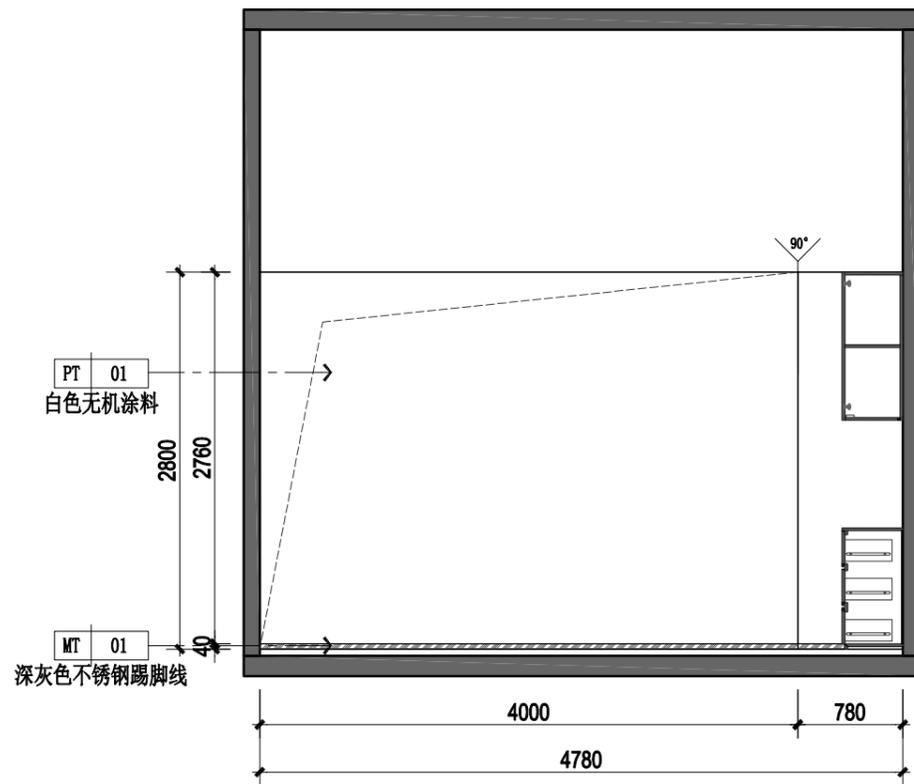

02 ELEVATION
研究人员工作区立面图 SCALE 1: 50

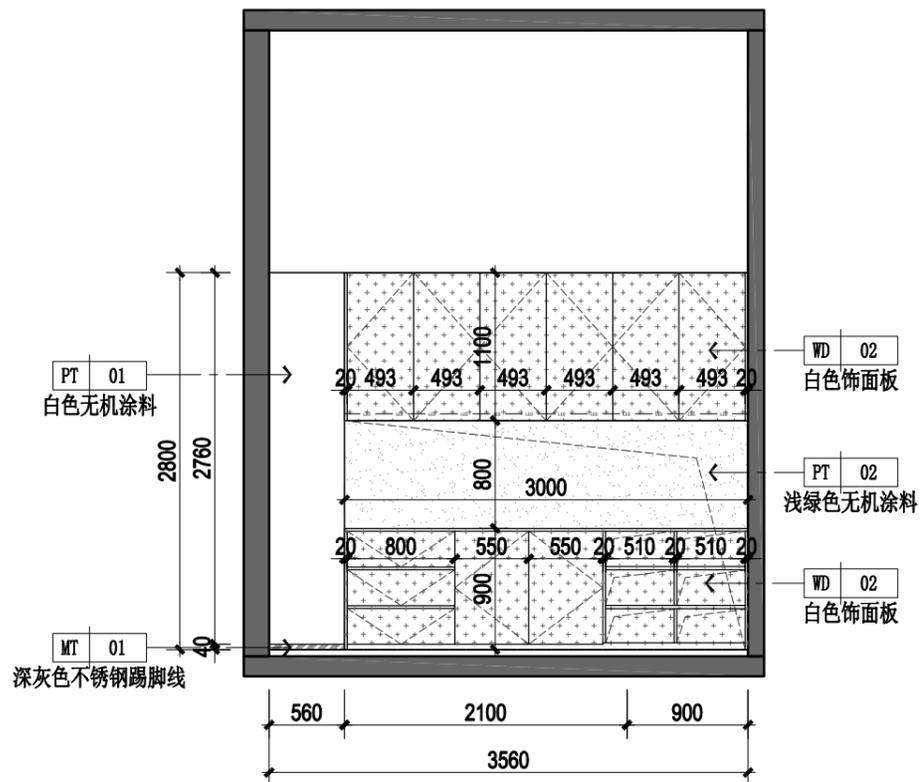


03 ELEVATION
研究人员工作区立面图 SCALE 1: 50

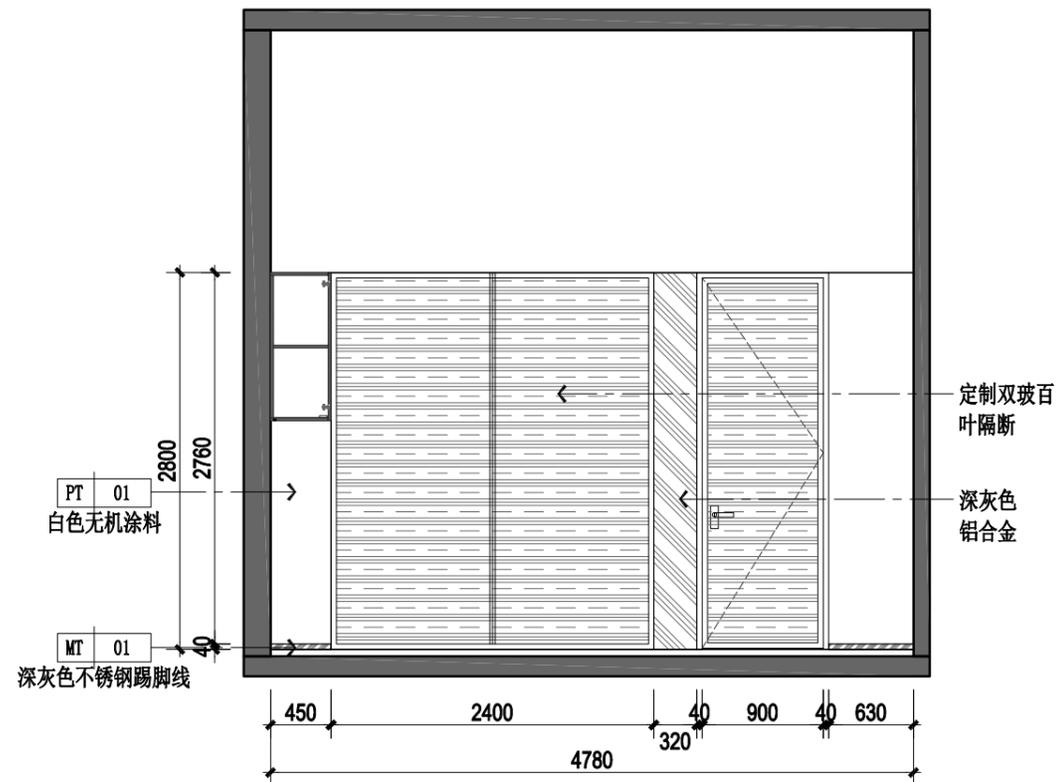


04 ELEVATION
研究人员工作区立面图 SCALE 1: 50


暖通 HVAC	给排水 Plumbing	园林 GARDEN	燃气 GAS
建筑 ARCH.	结构 STRUCT.	强电 ELEC.	弱电 ELY

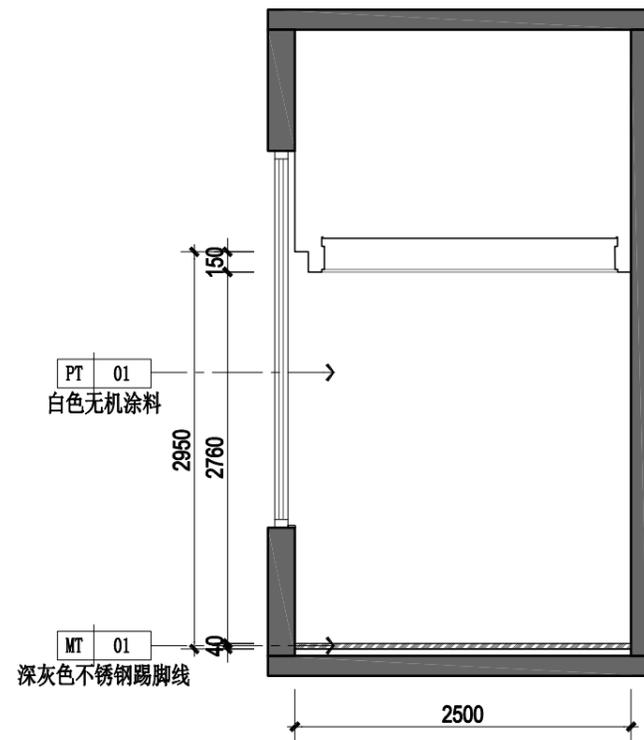


01 ELEVATION
校长室立面图 SCALE 1: 50

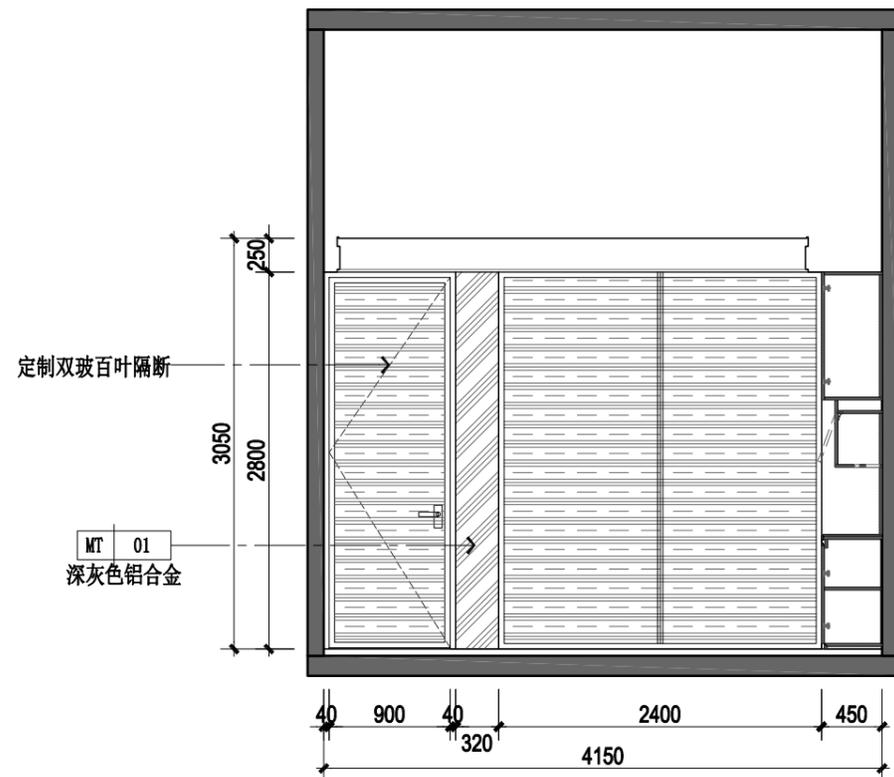

02 ELEVATION
校长室立面图 SCALE 1: 50

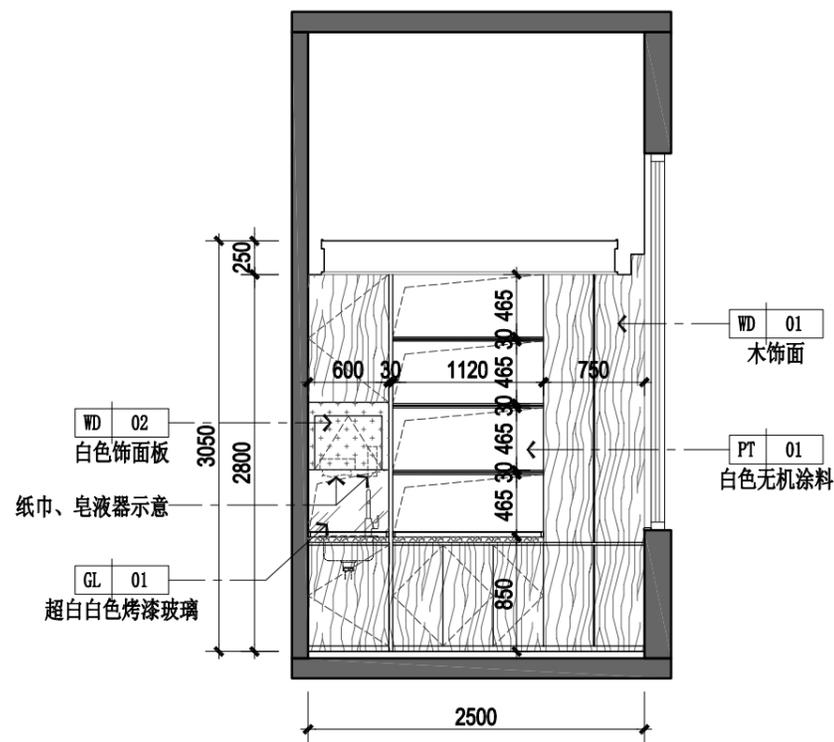

03 ELEVATION
校长室立面图 SCALE 1: 50

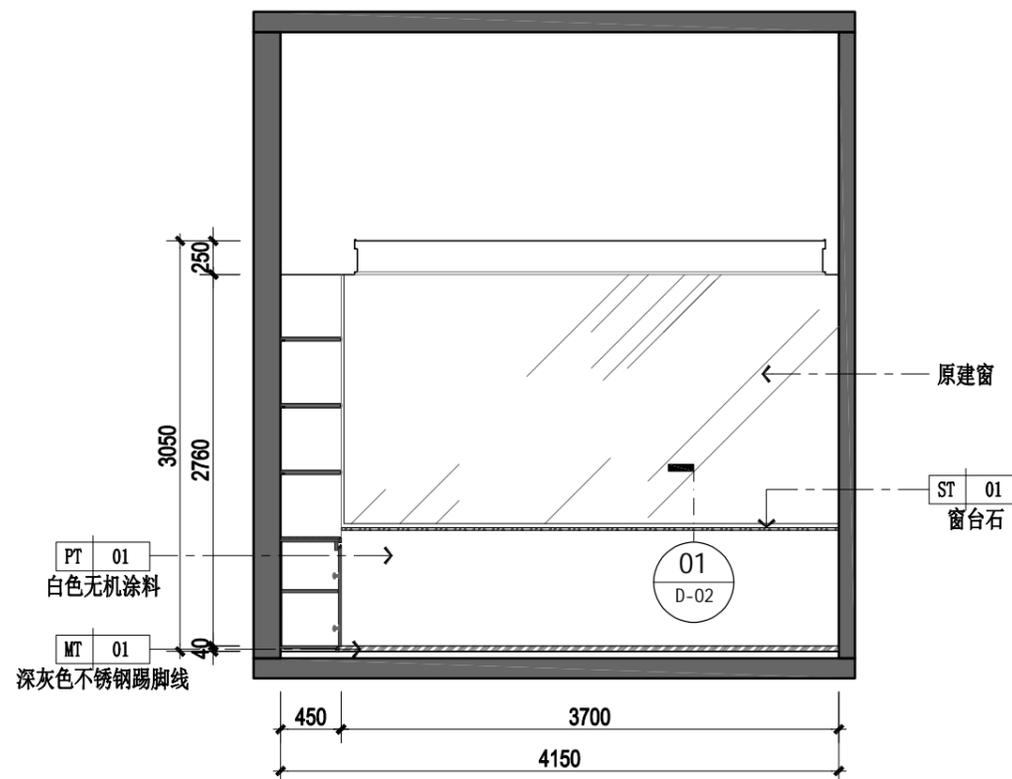

04 ELEVATION
校长室立面图 SCALE 1: 50



领睿建设工程有限公司
Link&R Construction Engineering Co., Ltd

建筑行业 建筑工程 甲级 编号: A244069964
风景园林工程设计专项乙级编号: A244069964
市政行业 给水、排水、道路工程 丙级
公路行业 公路 丙级
A444018248

- 注明:
1. 本图纸必须取得政府相关主管部门批准及施工图审查机构等单位合格证后,方可用于施工。
 2. 本图纸若有不完善或不详之处必须与我司会商后方可施工,不可按图纸量取尺寸施工。
 3. 本图纸未经同意不得复制使用、泄露、散布。
 4. 本图纸须经我司有效签章及附项目二维码,否则一律无效。

注 | Comments


岗位	人员	印刷体 PRINT	签署 SIGNATURE
审定人 Approved by	杜凯	杜凯	
项目负责人 Project manager	麦凯文	麦凯文	
专业负责人 Profession manager	刘万山	刘万山	
审核人 Verified by	谭慧清	谭慧清	
校对 Checked by	冯杰斌	冯杰斌	
设计 Designer	梁洁玲	梁洁玲	

建设单位 CLIENT	广东省中医院		
工程名称 PROJECT	省中医药科学院首层科研团队办公室		
子工程名称 SUB-PROJECT			
图纸名称 DRAWING TITLE	校长室立面图		
业务号 PROJECT NO.	LR-FS2025-P049	专业 DISCIPLINE	装修
日期 DATE	2025.05	设计阶段 STAGE	施工图
版本号 INDEX	A	图号 DRAWING NO.	E-04


归档二维码:
ARCHIVE QR CODE




暖通 HVAC	给排水 PLUMBING	园林 GARDEN	燃气 GAS
建筑 ARCH.	结构 STRUCT.	强电 ELEC.	弱电 ELY

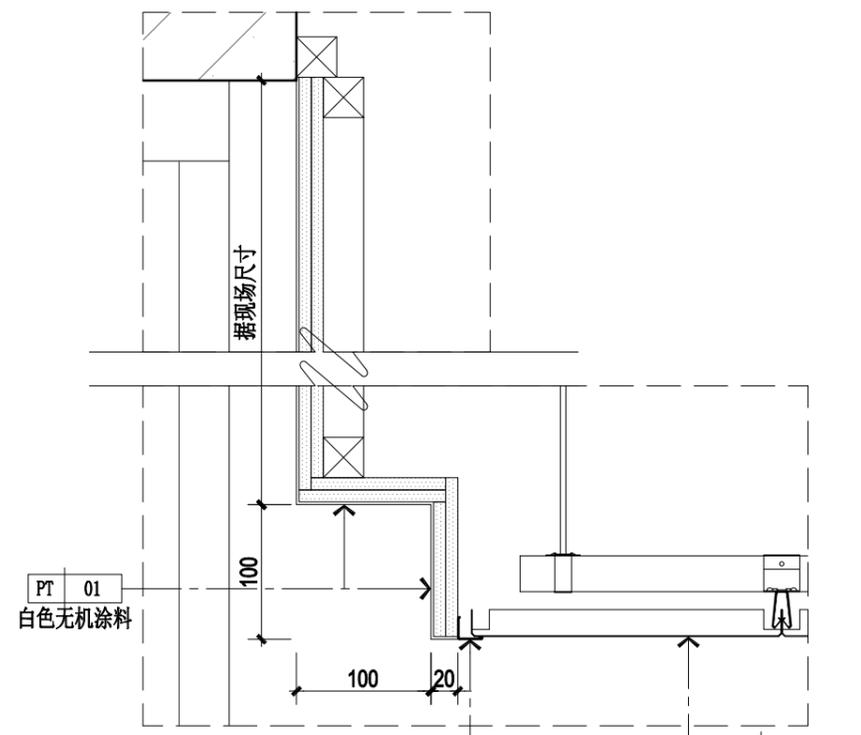


01 DETAIL
房间一天花窗帘盒大样图 SCALE 1: 5

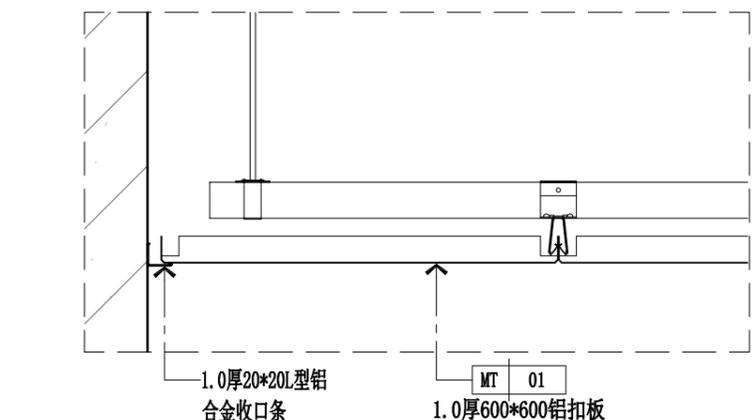

02 DETAIL
共用区域/房间一/大样图/研究人员空间天花大样 SCALE 1: 5

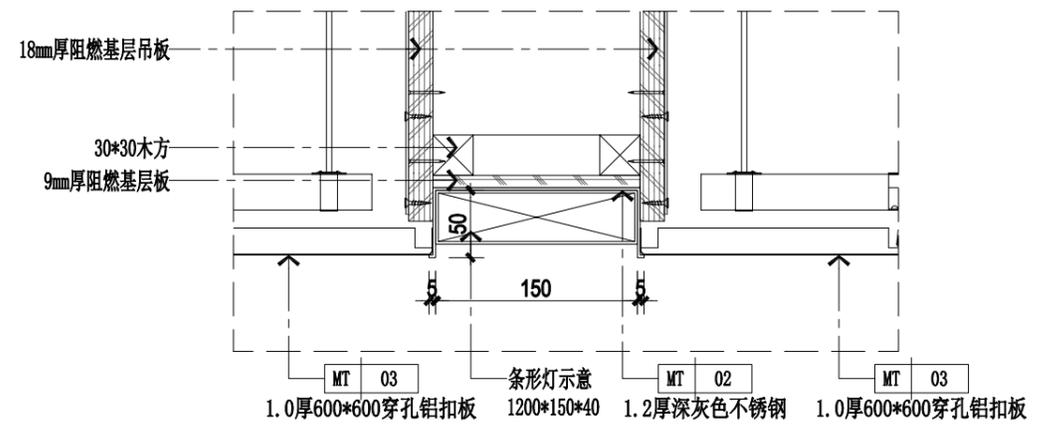

03 DETAIL
研究人员办公室天花大样图 SCALE 1: 5

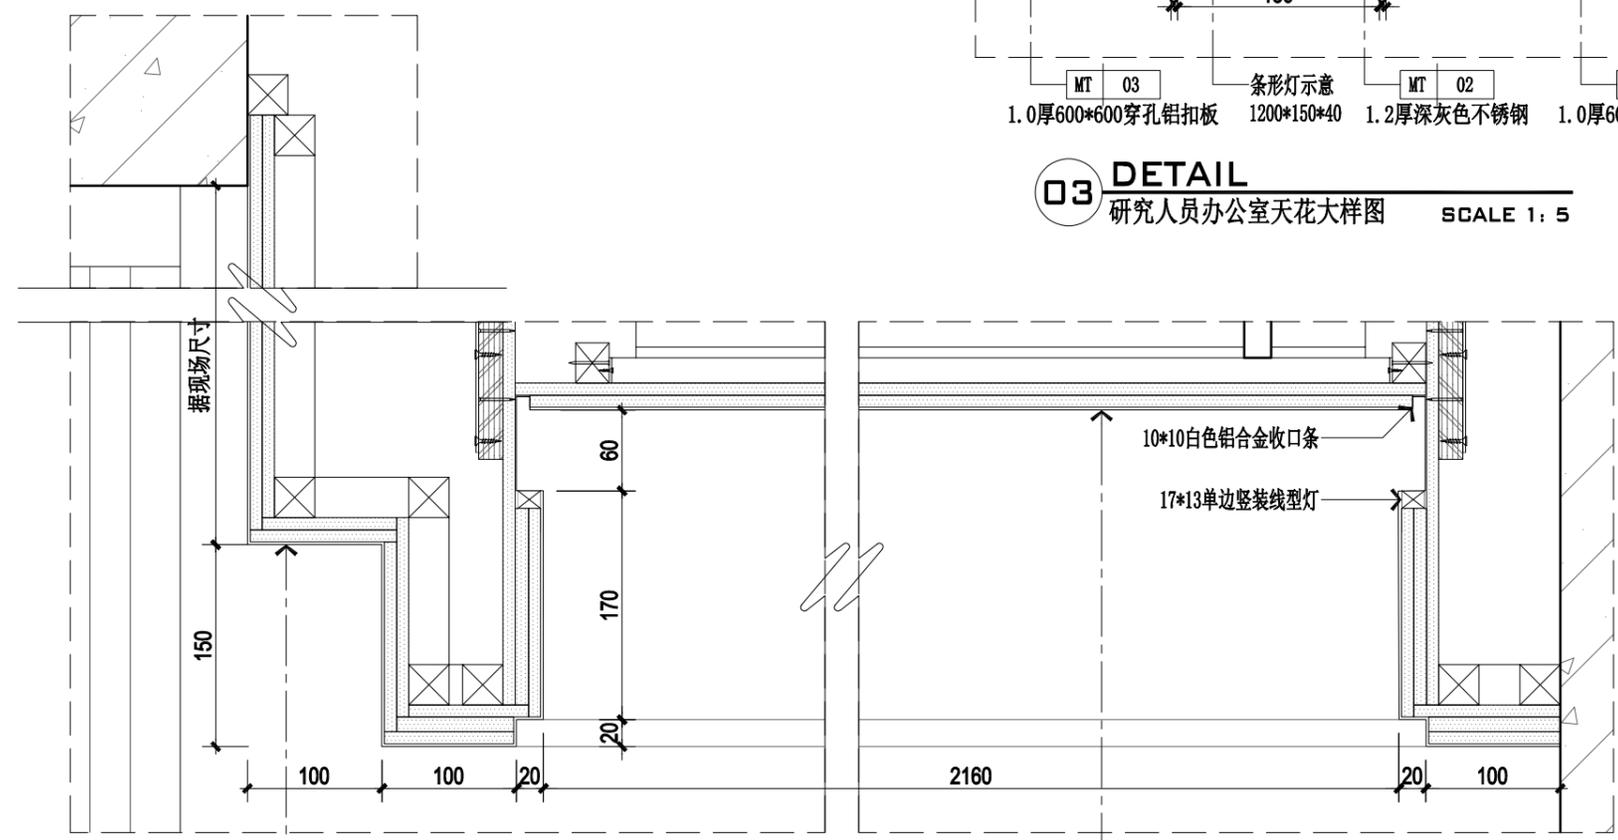

04 DETAIL
校长室天花大样图 SCALE 1: 5



领睿建设工程有限公司
Link&R Construction Engineering Co., Ltd

建筑行业 建筑工程 甲级 编号: A244069964
风景园林工程设计专项乙级编号: A244069964
市政行业 给水、排水、道路工程 丙级
公路行业 公路 丙级
A444018248


- 注明:
1. 本图纸必须取得政府相关主管部门批准及施工图审查机构等单位合格证后,方可用于施工。
 2. 本图纸若有不完善或不详之处必须与我司会商后方可施工,不可按图纸量取尺寸施工。
 3. 本图纸未经同意不得复制使用、泄露、散布。
 4. 本图纸须经我司有效签章及附项目二维码,否则一律无效。

注 | Comments


岗位	人员	印刷体 PRINT	签署 SIGNATURE
审定人 Approved by	杜凯	杜凯	
项目负责人 Project manager	麦凯文	麦凯文	
专业负责人 Profession manager	刘万山	刘万山	
审核人 Verified by	谭慧清	谭慧清	
校对 Checked by	冯杰斌	冯杰斌	
设计 Designer	梁洁玲	梁洁玲	

建设单位 CLIENT	广东省中医院		
工程名称 PROJECT	省中医药科学院首层科研团队办公室		
子工程名称 SUB-PROJECT			
图纸名称 DRAWING TITLE	天花大样图		
业务号 PROJECT NO.	LR-FS2025-P049	专业 DISCIPLINE	装修
日期 DATE	2025.05	设计阶段 STAGE	施工图
版本号 INDEX	A	图号 DRAWING NO.	D-01
归档二维码: ARCHIVE QR CODE			


暖通 HVAC	给排水 PLUMBING	园林 GARDEN	燃气 GAS
建筑 ARCH.	结构 STRUCT.	强电 ELEC.	弱电 ELY

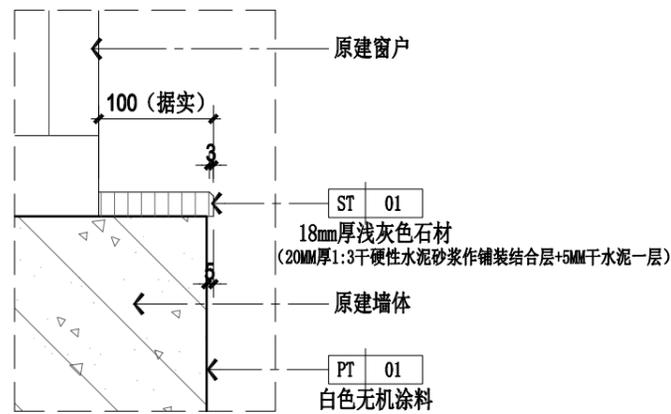


01 DETAIL
窗台大样图 SCALE 1: 5

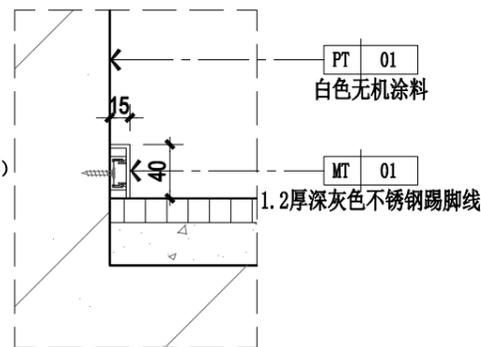

02 DETAIL
踢脚线大样图 SCALE 1: 5

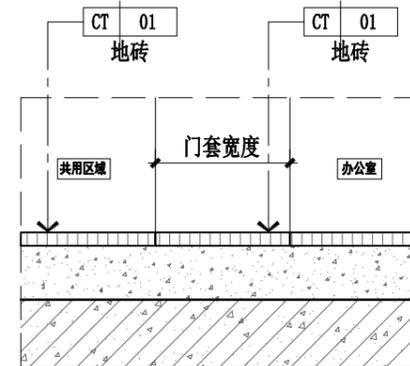

03 DETAIL
砖门槛大样图 SCALE 1: 5

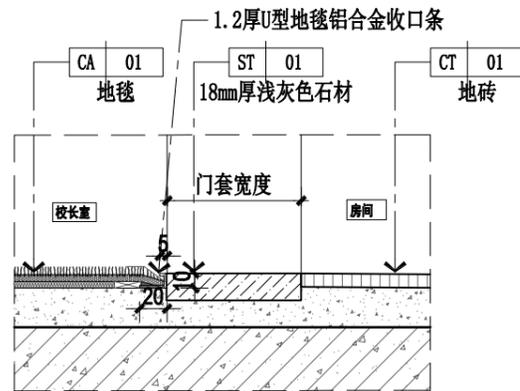

04 DETAIL
石材门槛大样图 SCALE 1: 5



领睿建设工程有限公司

Link&R Construction Engineering Co., Ltd

建筑行业 建筑工程 甲级 编号: A244069964
 风景园林工程设计专项乙级编号: A244069964
 市政行业 给水、排水、道路工程 丙级
 公路行业 公路 丙级
 A444018248

注明:


1. 本图纸必须取得政府相关主管部门批准及施工图审查机构等单位合格证后,方可用于施工。
2. 本图纸若有不完善或不详之处必须与我司会商后方可施工,不可按图纸量取尺寸施工。
3. 本图纸未经同意不得复制使用、泄露、散布。
4. 本图纸须经我司有效签章及附项目二维码,否则一律无效。

注 | Comments

岗位	人员	印刷体 PRINT	签署 SIGNATURE
审定人 Approved by	杜凯	杜凯	
项目负责人 Project manager	麦凯文	麦凯文	
专业负责人 Profession manager	刘万山	刘万山	
审核人 Verified by	谭慧清	谭慧清	
校对 Checked by	冯杰斌	冯杰斌	
设计 Designer	梁洁玲	梁洁玲	


建设单位 CLIENT	广东省中医院		
工程名称 PROJECT	省中医药科学院首层科研团队办公室		
子工程名称 SUB-PROJECT			
图纸名称 DRAWING TITLE	地面大样图		
业务号 PROJECT NO.	LR-FS2025-P049	专业 DISCIPLINE	装修
日期 DATE	2025.05	设计阶段 STAGE	施工图
版本号 INDEX	A	图号 DRAWING NO.	D-02
归档二维码: ARCHIVE QR CODE			

暖通 HVAC	给排水 PLUMBING	园林 GARDEN	燃气 GAS
建筑 ARCH.	结构 STRUCT.	强电 ELEC.	弱电 ELY

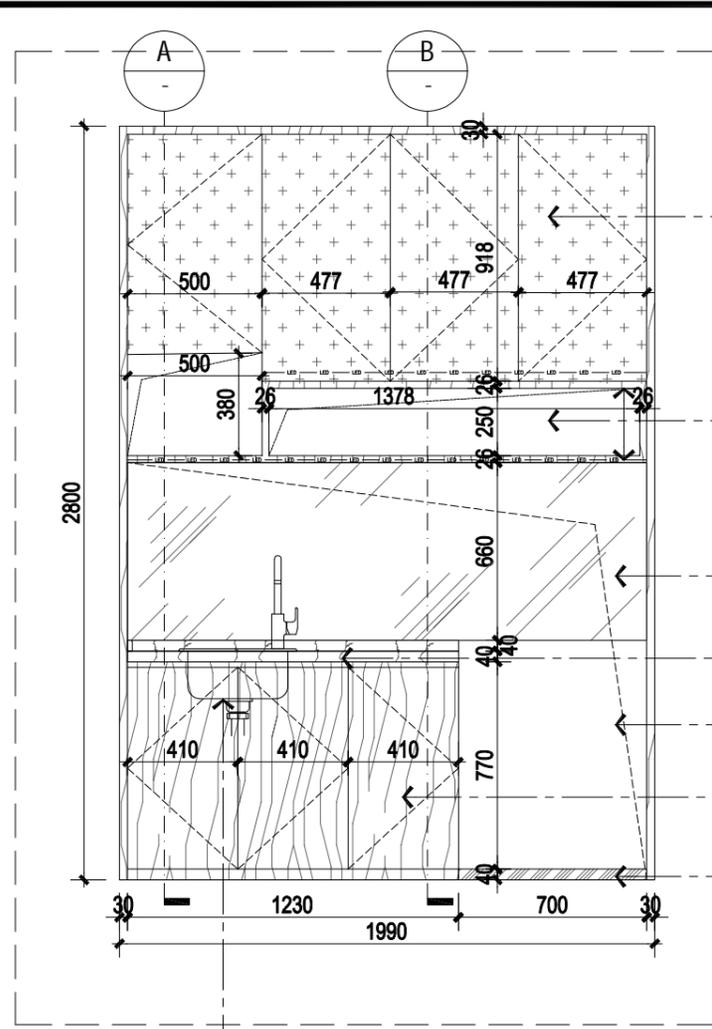


01 茶水柜立面图
SCALE 1: 25


施工方安装洁具
(洁具公司提供尺寸, 施工单位开孔)

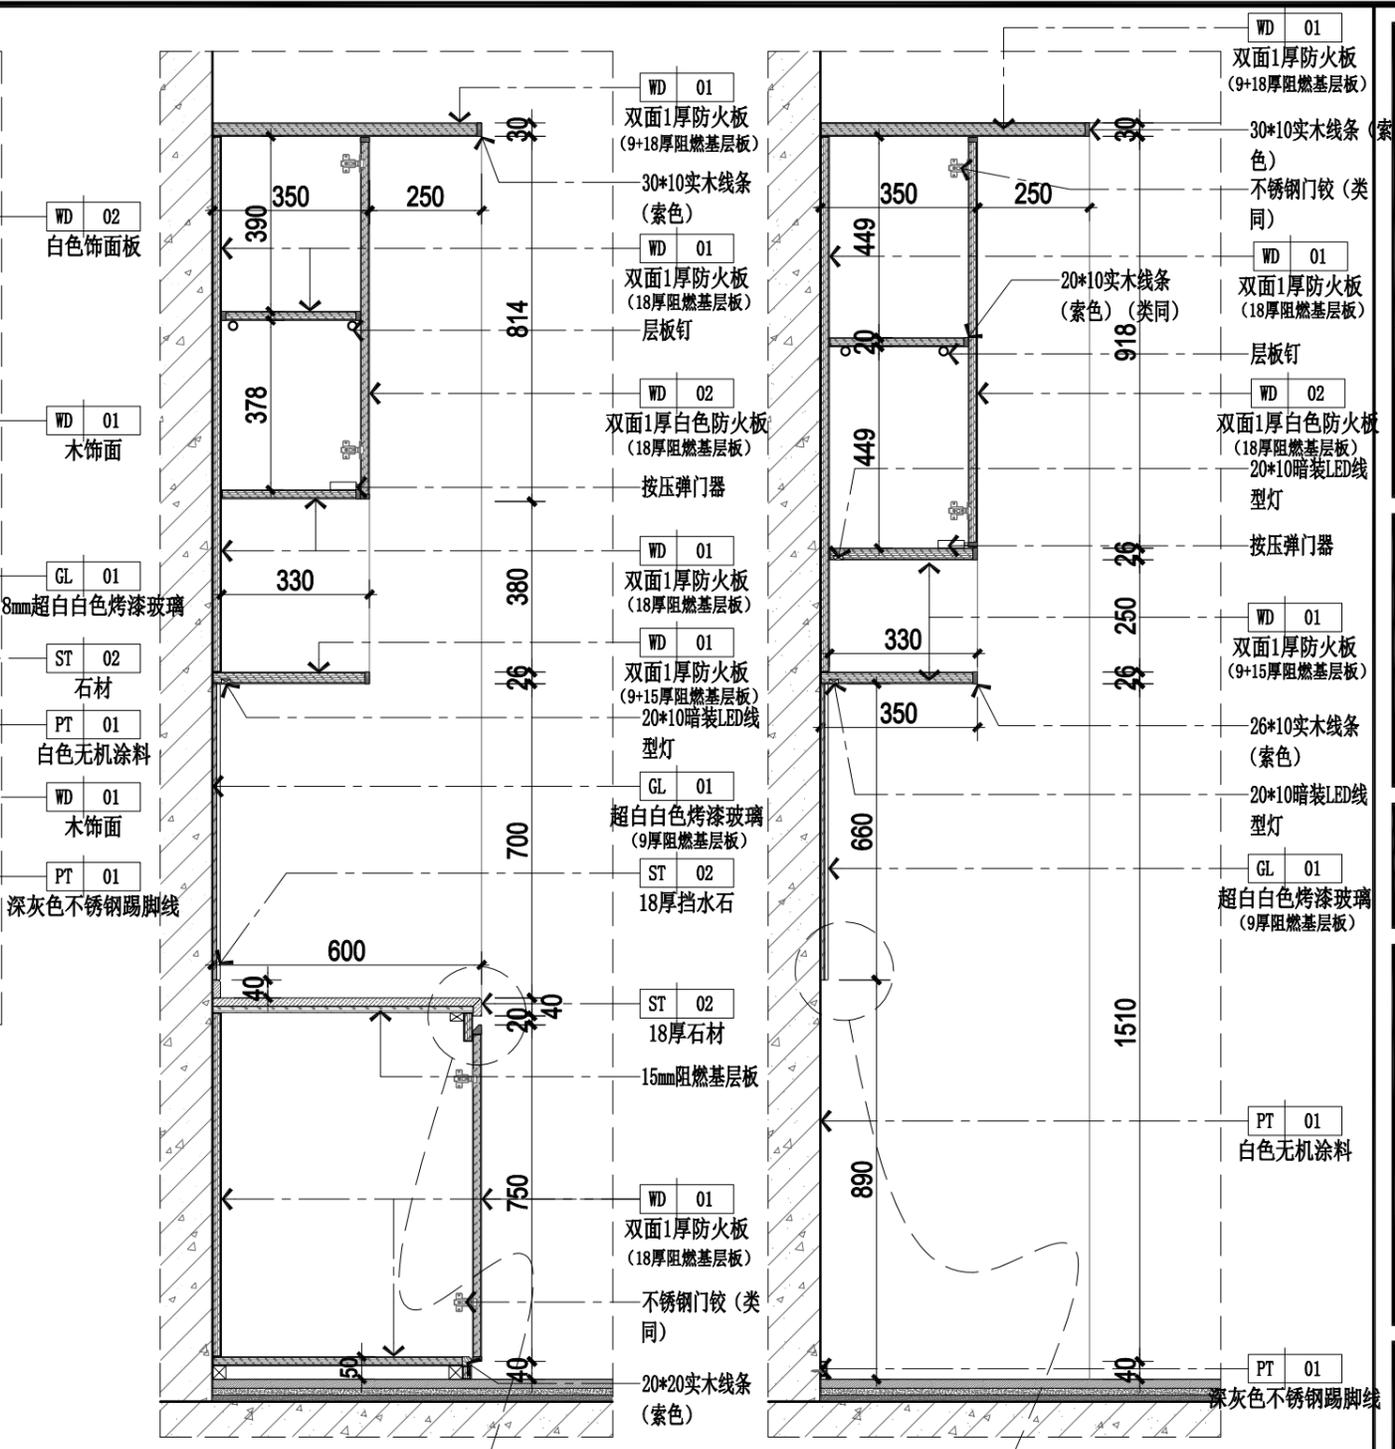

A DETAIL
茶水柜大样图 SCALE 1: 15

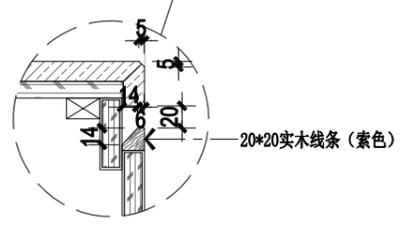

B DETAIL
茶水柜大样图 SCALE 1: 15

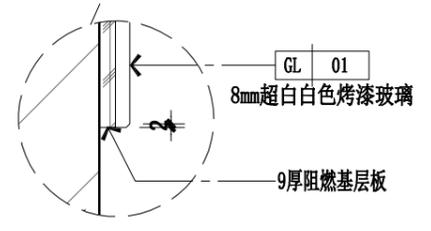



领睿建设工程有限公司

Link&R Construction Engineering Co., Ltd

建筑行业 建筑工程 甲级 编号: A244069964
 风景园林工程设计专项乙级编号: A244069964
 市政行业 给水、排水、道路工程 丙级
 公路行业 公路 丙级
 A444018248


- 注明:
1. 本图纸必须取得政府相关主管部门批准及施工图审查机构等单位合格证后, 方可用于施工。
 2. 本图纸若有不完善或不详之处必须与我司会商后方可施工, 不可按图纸量取尺寸施工。
 3. 本图纸未经同意不得复制使用、泄露、散布。
 4. 本图纸须经我司有效签章及附项目二维码, 否则一律无效。

注 Comments

岗位	人员	印刷体 PRINT	签署 SIGNATURE
审定人 Approved by	杜凯	杜凯	
项目负责人 Project manager	麦凯文	麦凯文	
专业负责人 Profession manager	刘万山	刘万山	
审核人 Verified by	谭慧清	谭慧清	
校对 Checked by	冯杰斌	冯杰斌	
设计 Designer	梁洁玲	梁洁玲	

建设单位 CLIENT	广东省中医院		
工程名称 PROJECT	省中医药科学院首层科研团队办公室		
子工程名称 SUB-PROJECT			
图纸名称 DRAWING TITLE	茶水柜大样图		
业务号 PROJECT NO.	LR-FS2025-P049	专业 DISCIPLINE	装修
日期 DATE	2025.05	设计阶段 STAGE	施工图
版本号 INDEX	A	图号 DRAWING NO.	D-03
归档二维码: ARCHIVE QR CODE			

暖通 HVAC	给排水 PLUMBING	园林 GARDEN	燃气 GAS
建筑 ARCH.	结构 STRUCT.	强电 ELEC.	弱电 ELY

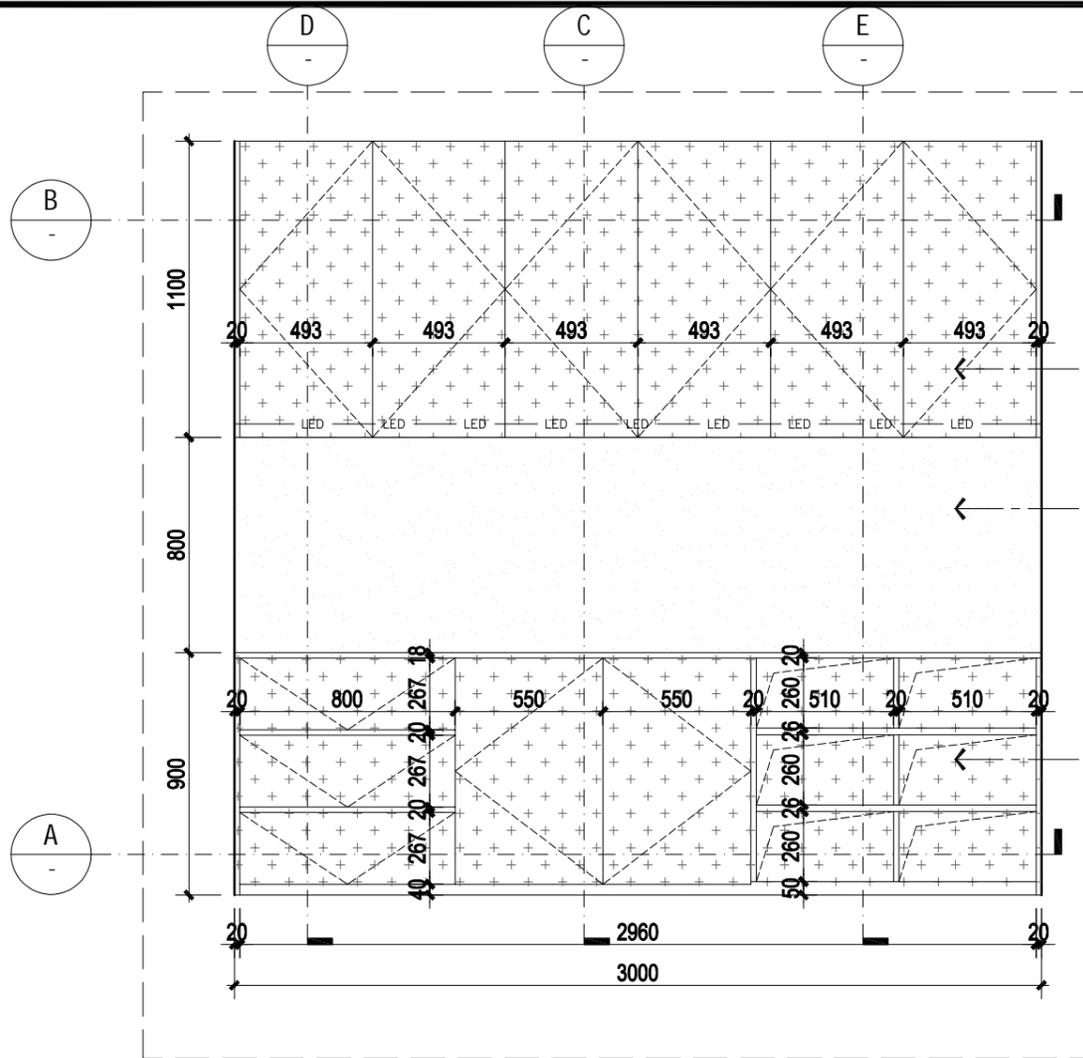



WD 02
白色饰面板

PT 02
浅绿色无机涂料

WD 02
白色饰面板



01 DETAIL
研究人员办公柜立面图 SCALE 1: 25

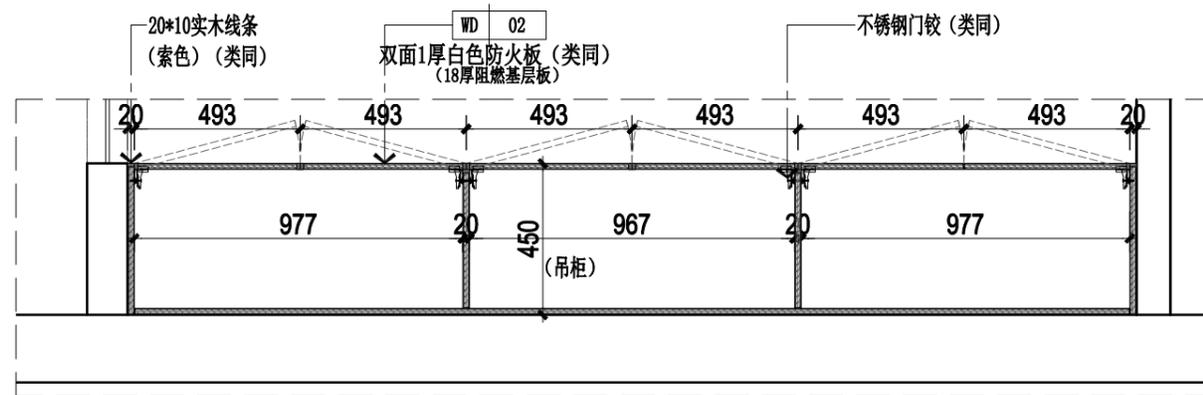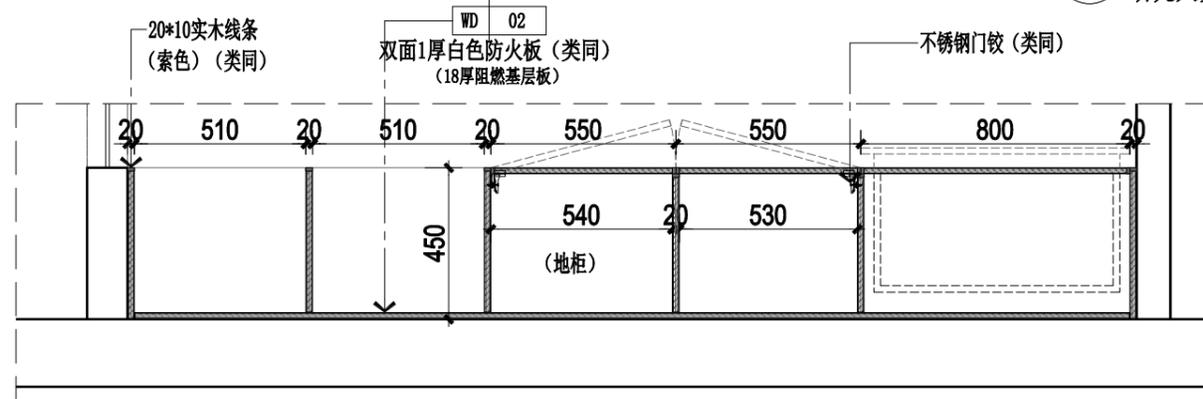

A DETAIL
研究人员办公柜大样图 SCALE 1: 20

B DETAIL
研究人员办公柜大样图 SCALE 1: 20



领睿建设工程有限公司
Link&R Construction Engineering Co., Ltd

建筑行业 建筑工程 甲级 编号: A244069964
风景园林工程设计专项乙级编号: A244069964
市政行业 给水、排水、道路工程 丙级
公路行业 公路 丙级
A444018248

- 注明:
1. 本图纸必须取得政府相关主管部门批准及施工图审查机构等单位合格证后, 方可用于施工。
 2. 本图纸若有不完善或不详之处必须与我司会商后方可施工, 不可按图纸量取尺寸施工。
 3. 本图纸未经同意不得复制使用、泄露、散布。
 4. 本图纸须经我司有效签章及附项目二维码, 否则一律无效。

注 | Comments


岗位	人员	印刷体 PRINT	签署 SIGNATURE
审定人 Approved by	杜凯	杜凯	
项目负责人 Project manager	麦凯文	麦凯文	
专业负责人 Profession manager	刘万山	刘万山	
审核人 Verified by	谭慧清	谭慧清	
校对 Checked by	冯杰斌	冯杰斌	
设计 Designer	梁洁玲	梁洁玲	

建设单位 CLIENT	广东省中医院		
工程名称 PROJECT	省中医药科学院首层科研团队办公室		
子工程名称 SUB-PROJECT			
图纸名称 DRAWING TITLE	研究人员办公柜大样图 01		
业务号 PROJECT NO.	LR-FS2025-P049	专业 DISCIPLINE	装修
日期 DATE	2025.05	设计阶段 STAGE	施工图
版本号 INDEX	A	图号 DRAWING NO.	D-04


归档二维码:
ARCHIVE QR CODE




暖通 HVAC	给排水 PLUMBING	园林 GARDEN	燃气 GAS
建筑 ARCH.	结构 STRUCT.	强电 ELEC.	弱电 ELY

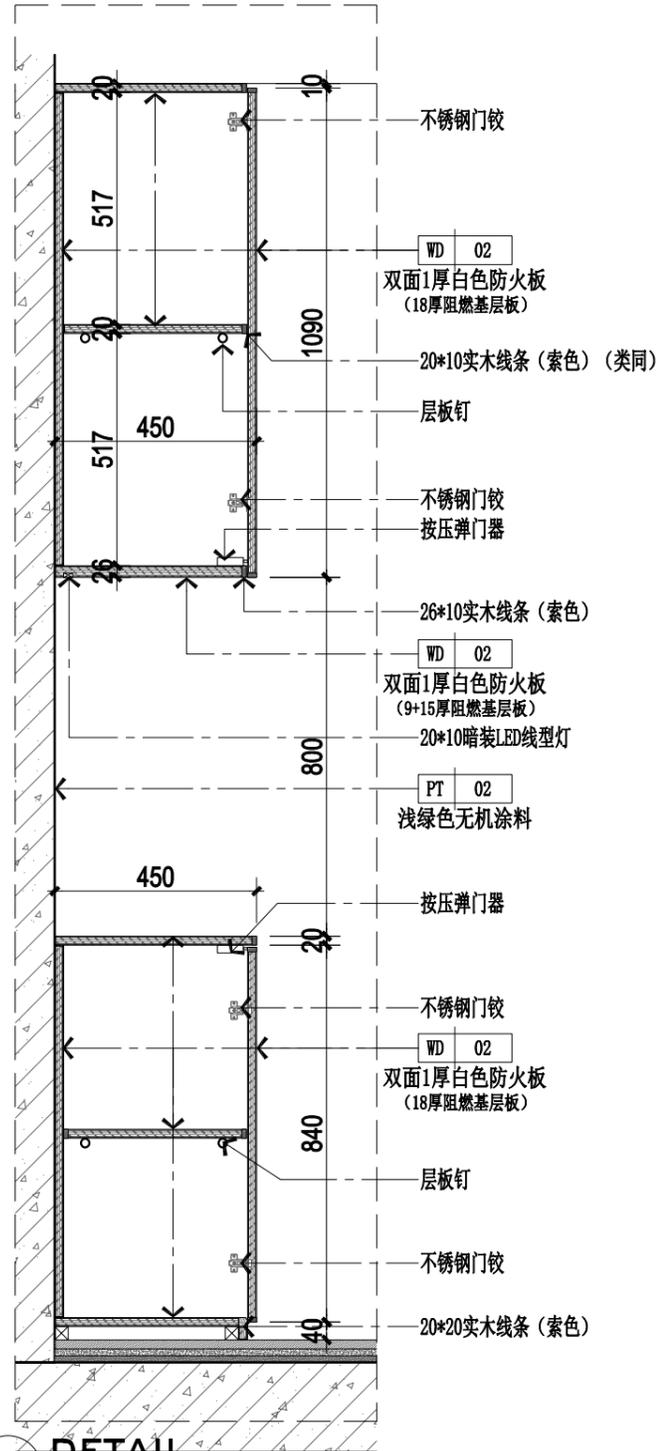

C DETAIL
研究人员办公柜大样图 SCALE 1: 15

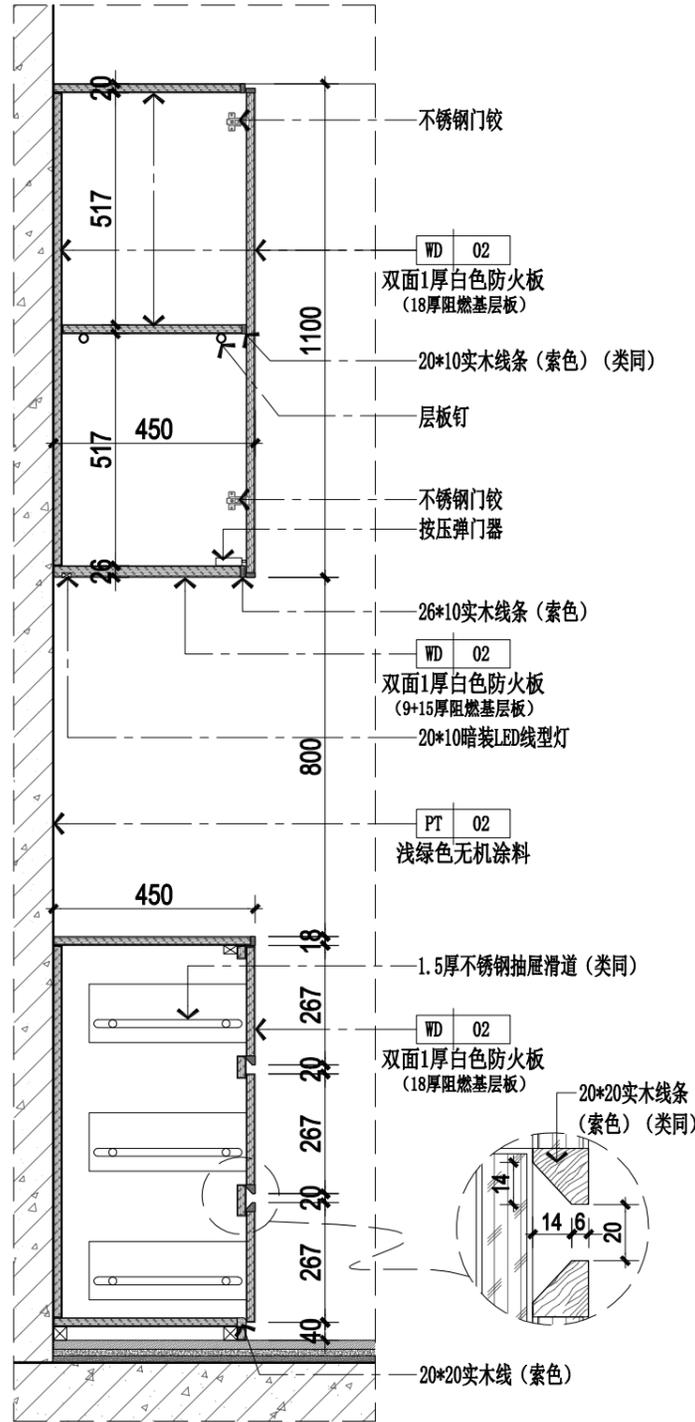

D DETAIL
研究人员办公柜大样图 SCALE 1: 15

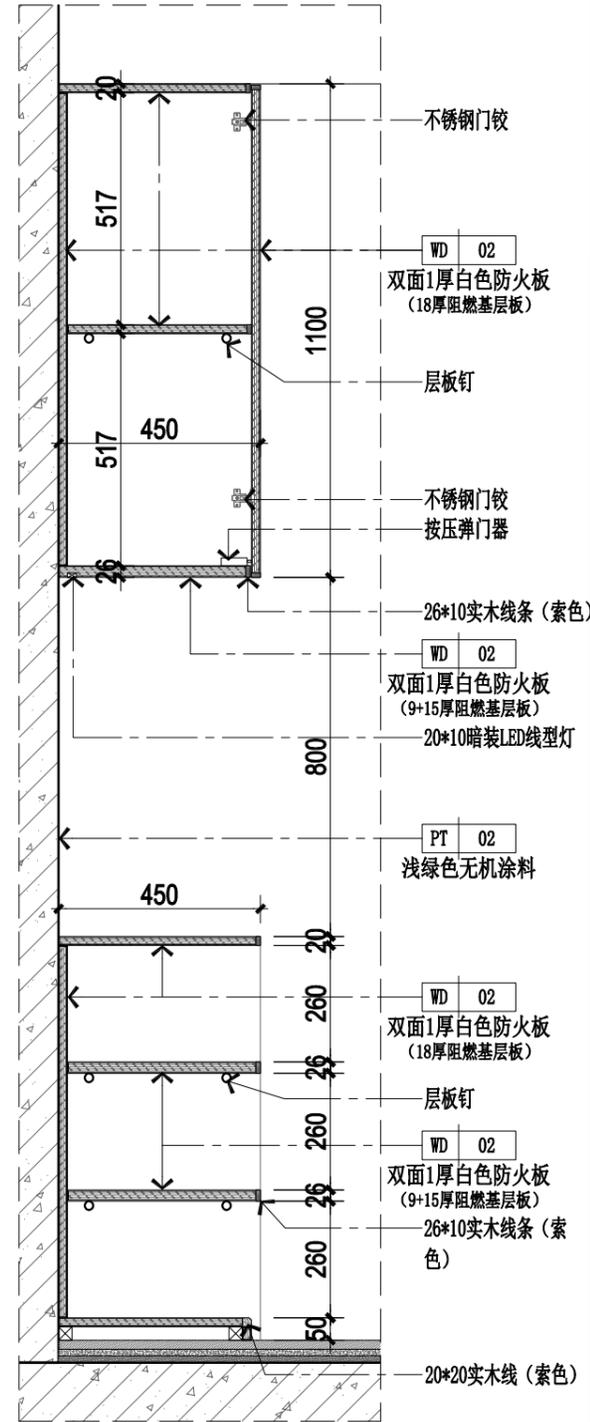

E DETAIL
研究人员办公柜大样图 SCALE 1: 15



领睿建设工程有限公司

Link&R Construction Engineering Co., Ltd

建筑行业 建筑工程 甲级 编号: A244069964
风景园林工程设计专项乙级编号: A244069964
市政行业 给水、排水、道路工程 丙级
公路行业 公路 丙级
A444018248

- 注明:
1. 本图纸必须取得政府相关主管部门批准及施工图审查机构等单位合格证后,方可用于施工。
 2. 本图纸若有不完善或不详之处必须与我司会商后方可施工,不可按图纸量取尺寸施工。
 3. 本图纸未经同意不得复制使用、泄露、散布。
 4. 本图纸须经我司有效签章及附项目二维码,否则一律无效。

注 | Comments


岗位	人员	印刷体 PRINT	签署 SIGNATURE
审定人 Approved by	杜凯	杜凯	
项目负责人 Project manager	麦凯文	麦凯文	
专业负责人 Profession manager	刘万山	刘万山	
审核人 Verified by	谭慧清	谭慧清	
校对 Checked by	冯杰斌	冯杰斌	
设计 Designer	梁洁玲	梁洁玲	

建设单位 CLIENT	广东省中医院		
工程名称 PROJECT	省中医药科学院首层科研团队办公室		
子工程名称 SUB-PROJECT			
图纸名称 DRAWING TITLE	研究人员办公柜大样图 02		
业务号 PROJECT NO.	LR-FS2025-P049	专业 DISCIPLINE	装修
日期 DATE	2025.05	设计阶段 STAGE	施工图
版本号 INDEX	A	图号 DRAWING NO.	D-05


归档二维码:
ARCHIVE QR CODE



暖通 HVAC	给排水 PLUMBING	园林 GARDEN	燃气 GAS
建筑 ARCH.	结构 STRUCT.	强电 ELEC.	弱电 ELY

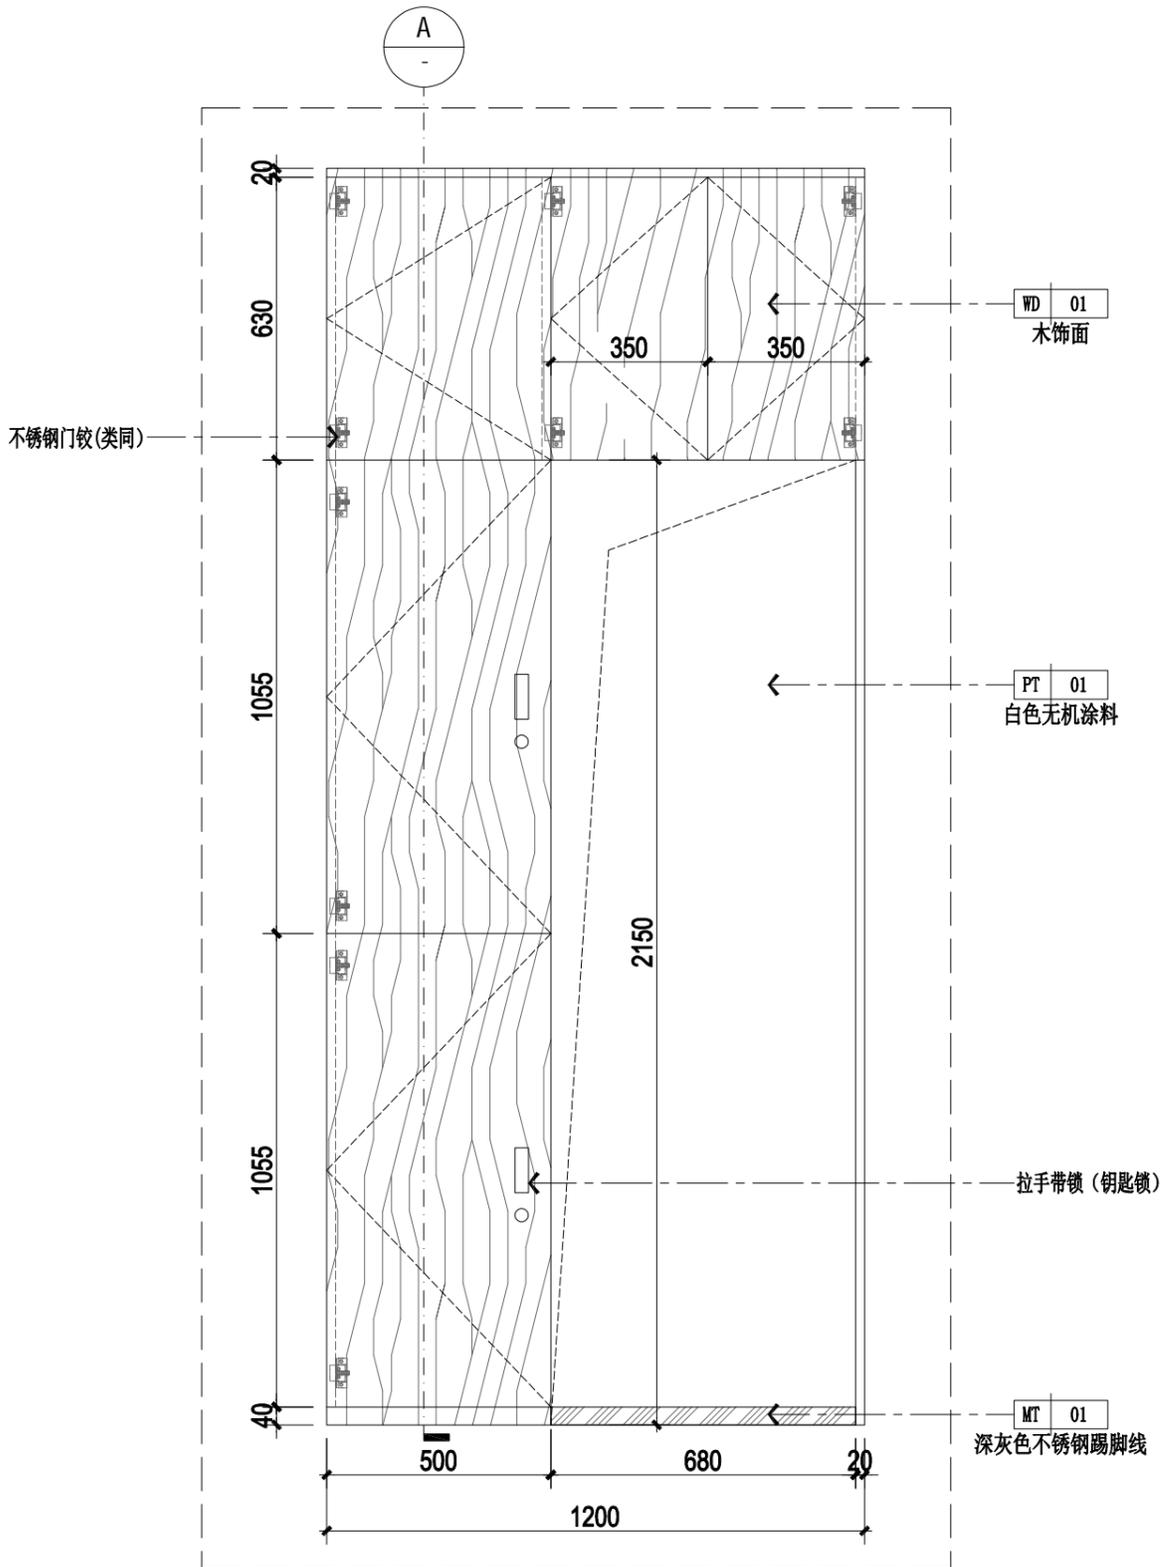

01 房间一衣柜立面图 SCALE 1: 15

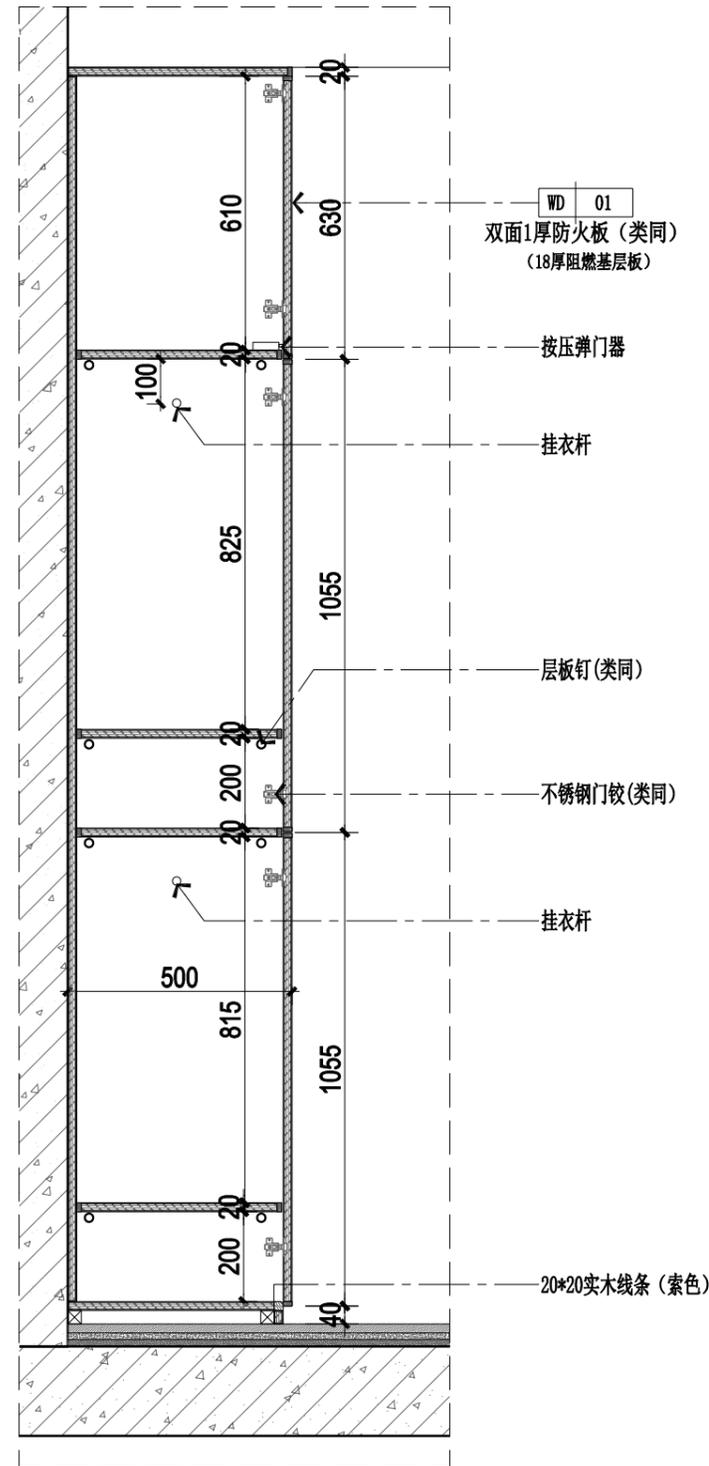

A 房间一衣柜大样图 SCALE 1: 15



领睿建设工程有限公司

Link&R Construction Engineering Co., Ltd

建筑行业 建筑工程 甲级 编号: A244069964
 风景园林工程设计专项乙级编号: A244069964
 市政行业 给水、排水、道路工程 丙级
 公路行业 公路 丙级
 A444018248

注明:

1. 本图纸必须取得政府相关主管部门批准及施工图审查机构等单位合格证后,方可用于施工。
2. 本图纸若有不完善或不详之处必须与我司会商后方可施工,不可按图纸量取尺寸施工。
3. 本图纸未经同意不得复制使用、泄露、散布。
4. 本图纸须经我司有效签章及附项目二维码,否则一律无效。

注 | Comments


岗位	人员	印刷体 PRINT	签署 SIGNATURE
审定人 Approved by	杜凯	杜凯	
项目负责人 Project manager	麦凯文	麦凯文	
专业负责人 Profession manager	刘万山	刘万山	
审核人 Verified by	谭慧清	谭慧清	
校对 Checked by	冯杰斌	冯杰斌	
设计 Designer	梁洁玲	梁洁玲	

建设单位 CLIENT	广东省中医院		
工程名称 PROJECT	省中医药科学院首层科研团队办公室		
子工程名称 SUB-PROJECT			
图纸名称 DRAWING TITLE	房间一衣柜大样图		
业务号 PROJECT NO.	LR-FS2025-P049	专业 DISCIPLINE	装修
日期 DATE	2025.05	设计阶段 STAGE	施工图
版本号 INDEX	A	图号 DRAWING NO.	D-06



归档二维码:
ARCHIVE QR CODE




暖通 HVAC	给排水 PLUMBING	园林 GARDEN	燃气 GAS
建筑 ARCH.	结构 STRUCT.	强电 ELEC.	弱电 ELY

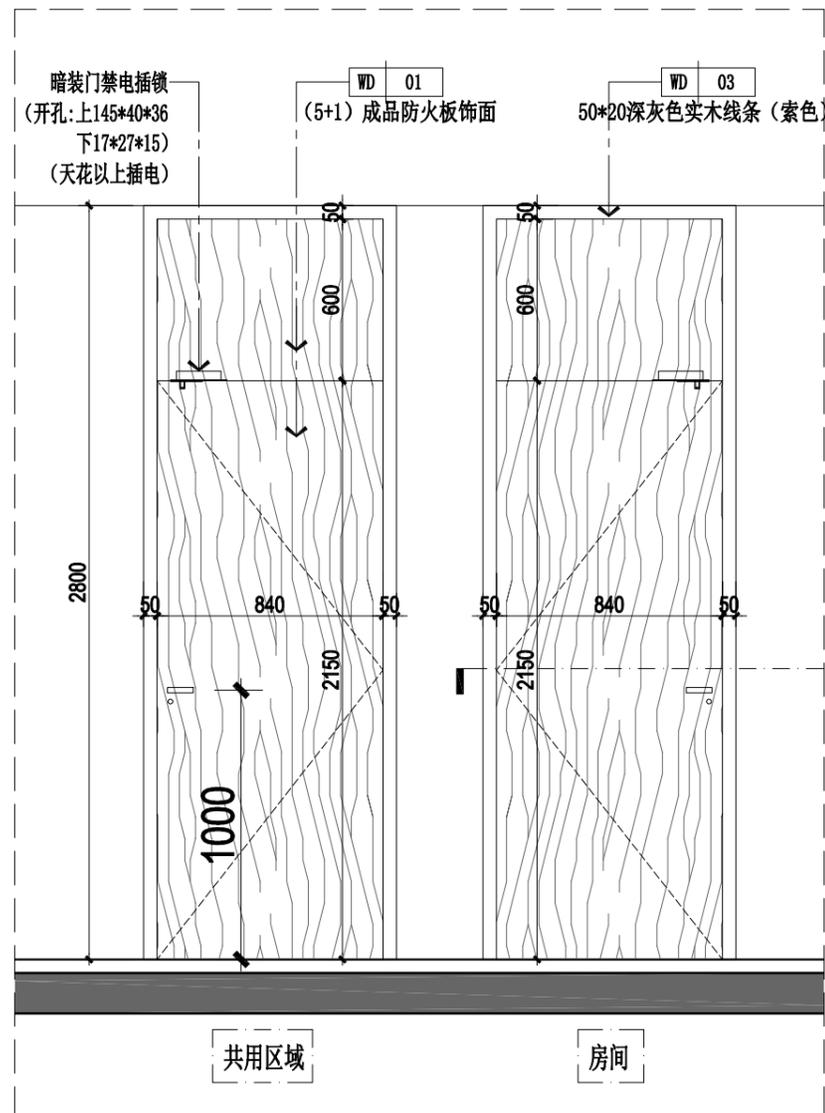

01 门立面图 SCALE 1: 25

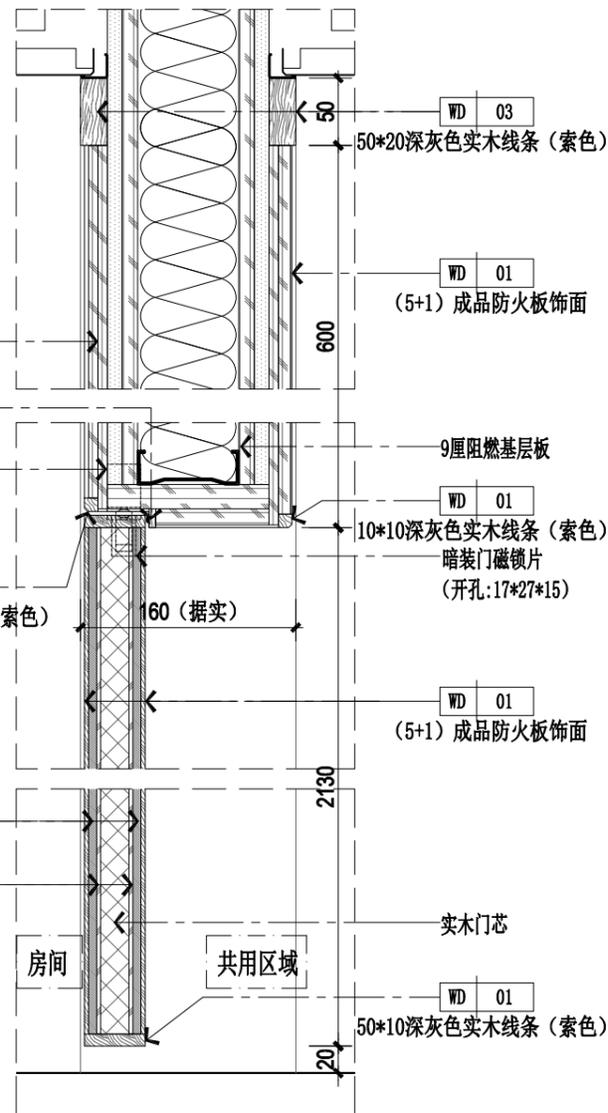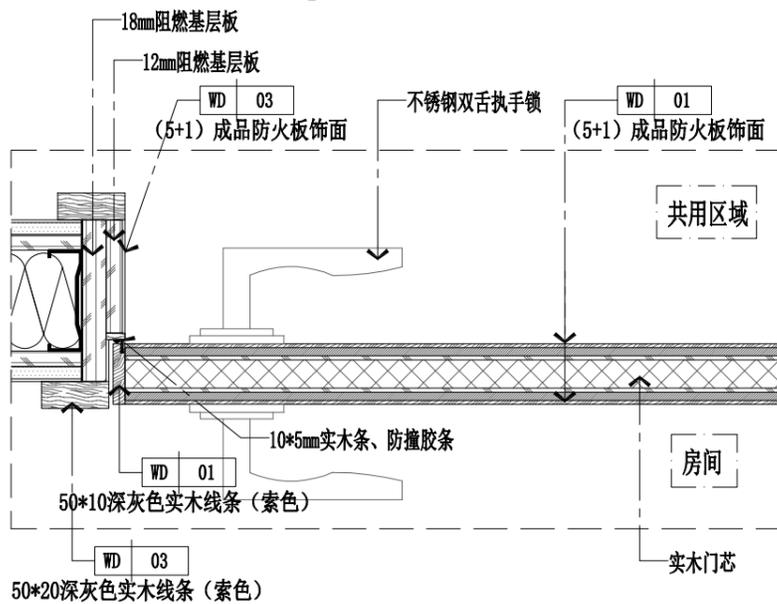

B 门大样图 SCALE 1: 10

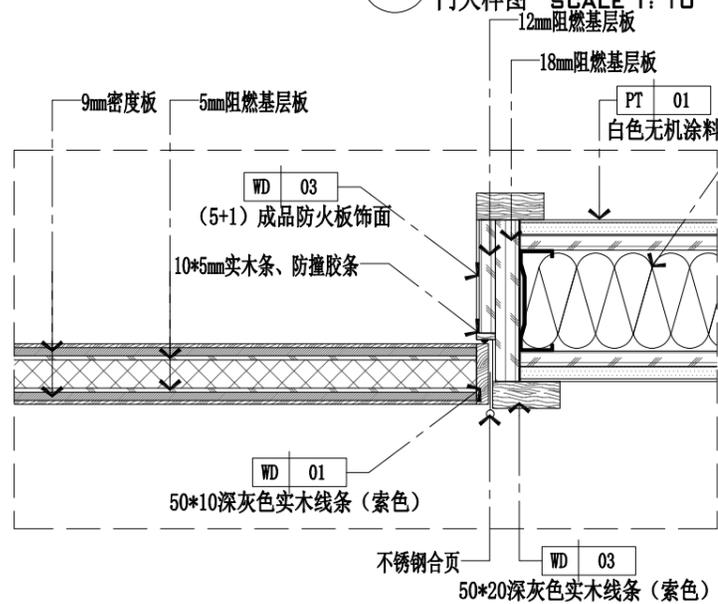

A 门大样图 SCALE 1: 5



门编号	房间门 (5+1) 成品防火板饰面	数量
名称	内容	
开启方式	上下开启	
门禁	电插嵌入式插销锁	1个
合页	304喷砂面不锈钢	3个
门吸	永磁门吸 (安装形式根据现场情况)	1个
门锁	喷砂不锈钢面执手锁	1把
结构	密度板、阻燃夹板、实木门心	



领睿建设工程有限公司
Link&R Construction Engineering Co., Ltd

建筑行业 建筑工程 甲级 编号: A244069964
风景园林工程设计专项乙级编号: A244069964
市政行业 给水、排水、道路工程 丙级
公路行业 公路 丙级
A444018248



- 注明:
1. 本图纸必须取得政府相关主管部门批准及施工图审查机构等单位合格证后,方可用于施工。
 2. 本图纸若有不完善或不详之处必须与我司会商后方可施工,不可按图测量尺寸施工。
 3. 本图纸未经同意不得复制使用、泄露、散布。
 4. 本图纸须经我司有效签章及附项目二维码,否则一律无效。

注 | Comments

岗位	人员	印刷体 PRINT	签署 SIGNATURE
审定人 Approved by	杜凯	杜凯	<i>杜凯</i>
项目负责人 Project manager	麦凯文	麦凯文	<i>麦凯文</i>
专业负责人 Professional manager	刘万山	刘万山	<i>刘万山</i>
审核人 Verified by	谭慧清	谭慧清	<i>谭慧清</i>
校对 Checked by	冯杰斌	冯杰斌	<i>冯杰斌</i>
设计 Designer	梁洁玲	梁洁玲	<i>梁洁玲</i>

建设单位 CLIENT	广东省中医院		
工程名称 PROJECT	省中医药科学院首层科研团队办公室		
子工程名称 SUB-PROJECT			
图纸名称 DRAWING TITLE	房间门大样图		
业务号 PROJECT NO.	LR-FS2025-P049	专业 DISCIPLINE	装修
日期 DATE	2025.05	设计阶段 STAGE	施工图
版本号 INDEX	A	图号 DRAWING NO.	D-08
归档二维码: ARCHIVE QR CODE			


暖通 HVAC	给排水 Plumbing	园林 GARDEN	燃气 GAS
建筑 ARCH.	结构 STRUCT.	强电 ELEC.	弱电 ELY

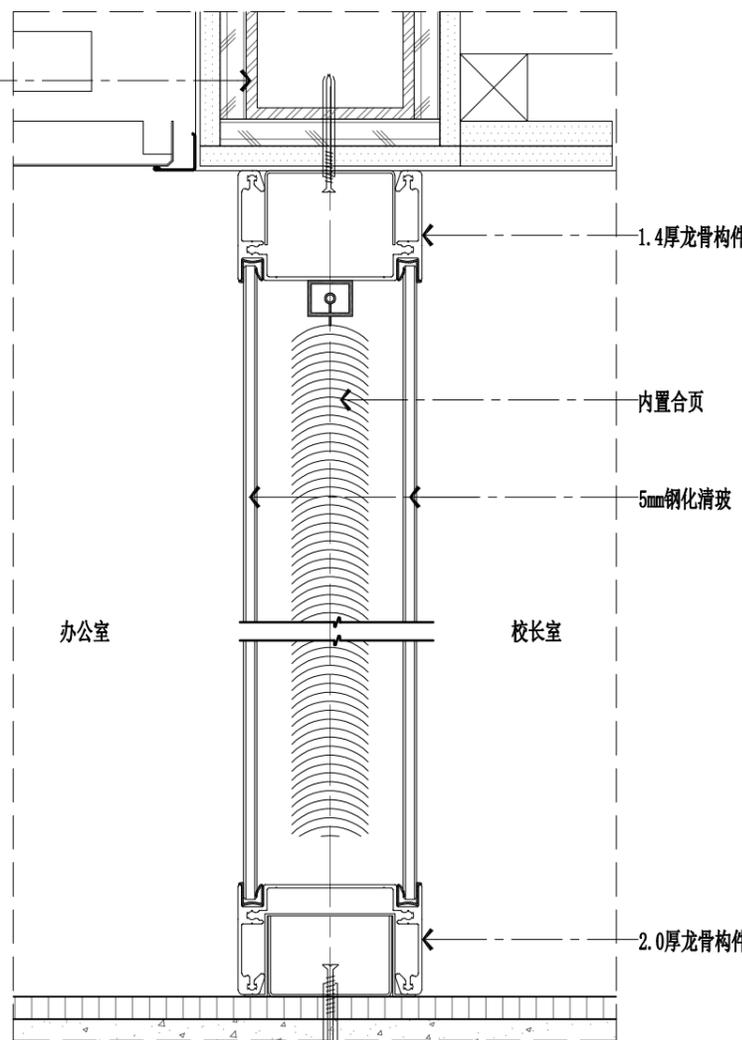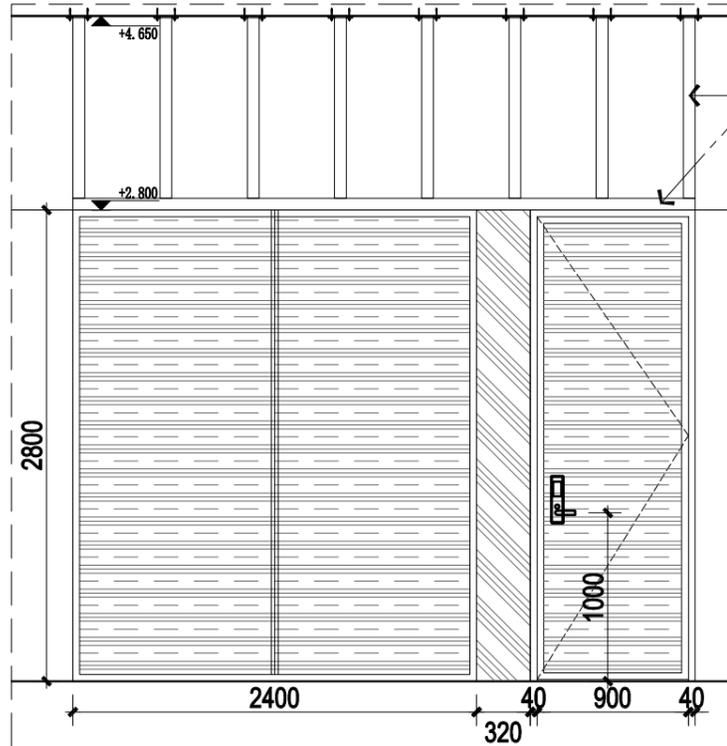

01 双玻百叶隔断立面图 SCALE 1: 40

B 双玻百叶隔断大样图 SCALE 1: 3

80系列2.0厚铝合金	5mm钢化白玻+内置手动百叶+5mm钢化白玻、5mm钢化白玻+5mm钢化白玻
编号	80系列2.0厚铝合金 5mm钢化白玻+内置手动百叶+5mm钢化白玻开门
数量	1樘
合页	304喷砂面不锈钢专用合页3个
门吸	永磁门吸(安装形式根据现场情况)
门锁	喷砂不锈钢面执手锁

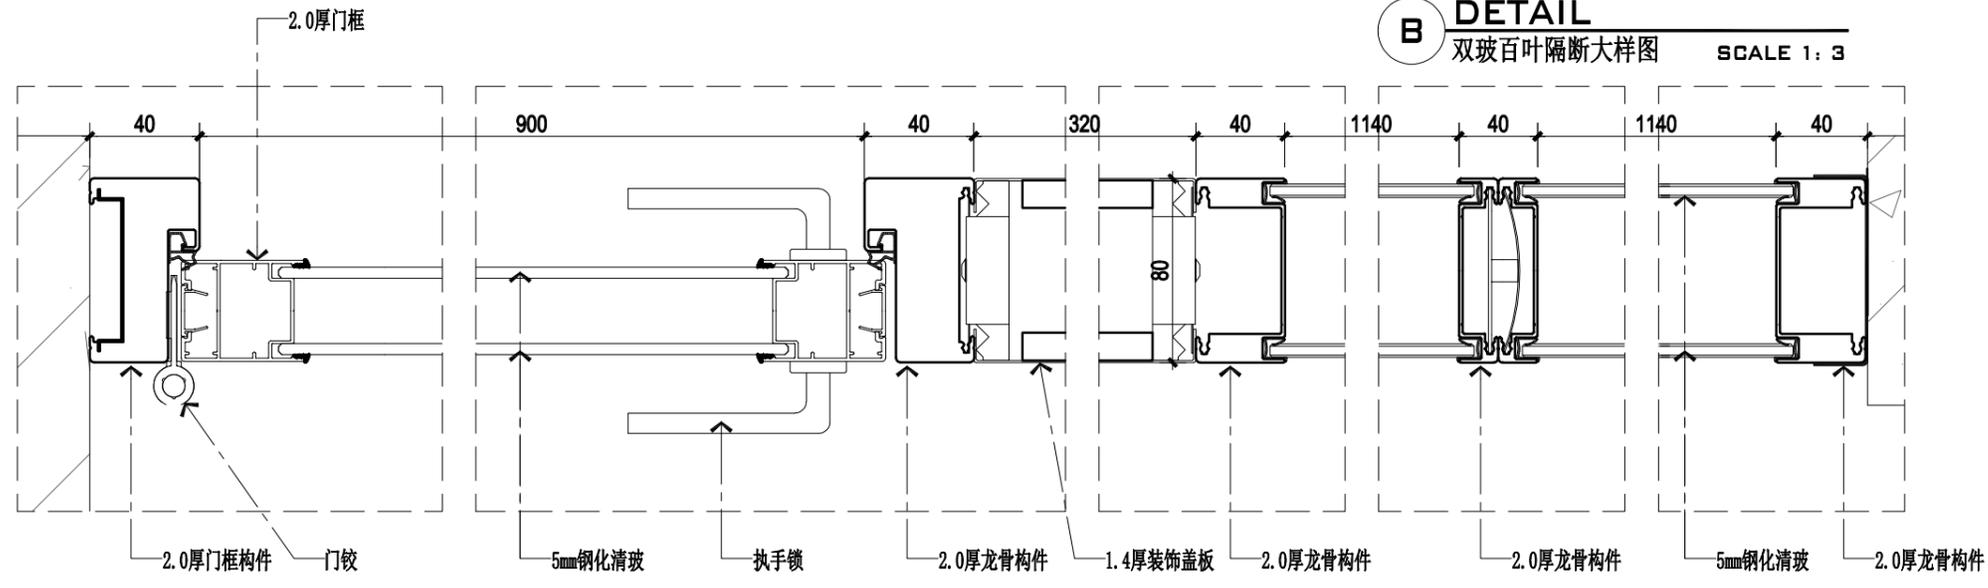

A 双玻百叶隔断大样图 SCALE 1: 3



领睿建设工程有限公司

Link&R Construction Engineering Co., Ltd

建筑行业 建筑工程 甲级 编号: A244069964
 风景园林工程设计专项乙级编号: A244069964
 市政行业 给水、排水、道路工程 丙级
 公路行业 公路 丙级
 A444018248

- 注明:
1. 本图纸必须取得政府相关主管部门批准及施工图审查机构等单位合格证后,方可用于施工。
 2. 本图纸若有不完善或不详之处必须与我司会商后方可施工,不可按图纸量取尺寸施工。
 3. 本图纸未经同意不得复制使用、泄露、散布。
 4. 本图纸须经我司有效签章及附项目二维码,否则一律无效。

注 | Comments


岗位	人员	印刷体 PRINT	签署 SIGNATURE
审定人 Approved by	杜凯	杜凯	
项目负责人 Project manager	麦凯文	麦凯文	
专业负责人 Profession manager	刘万山	刘万山	
审核人 Verified by	谭慧清	谭慧清	
校对人对 Checked by	冯杰斌	冯杰斌	
设计 Designer	梁洁玲	梁洁玲	

建设单位 CLIENT	广东省中医院		
工程名称 PROJECT	省中医药科学院首层科研团队办公室		
子工程名称 SUB-PROJECT			
图纸名称 DRAWING TITLE	玻璃百叶隔断门大样图		
业务号 PROJECT NO.	LR-FS2025-P049	专业 DISCIPLINE	装修
日期 DATE	2025.05	设计阶段 STAGE	施工图
版本号 INDEX	A	图号 DRAWING NO.	D-09

归档二维码:
ARCHIVE QR CODE



暖通 HVAC	给排水 Plumbing	园林 GARDEN	燃气 GAS
建筑 ARCH.	结构 STRUCT.	强电 ELEC.	弱电 ELY

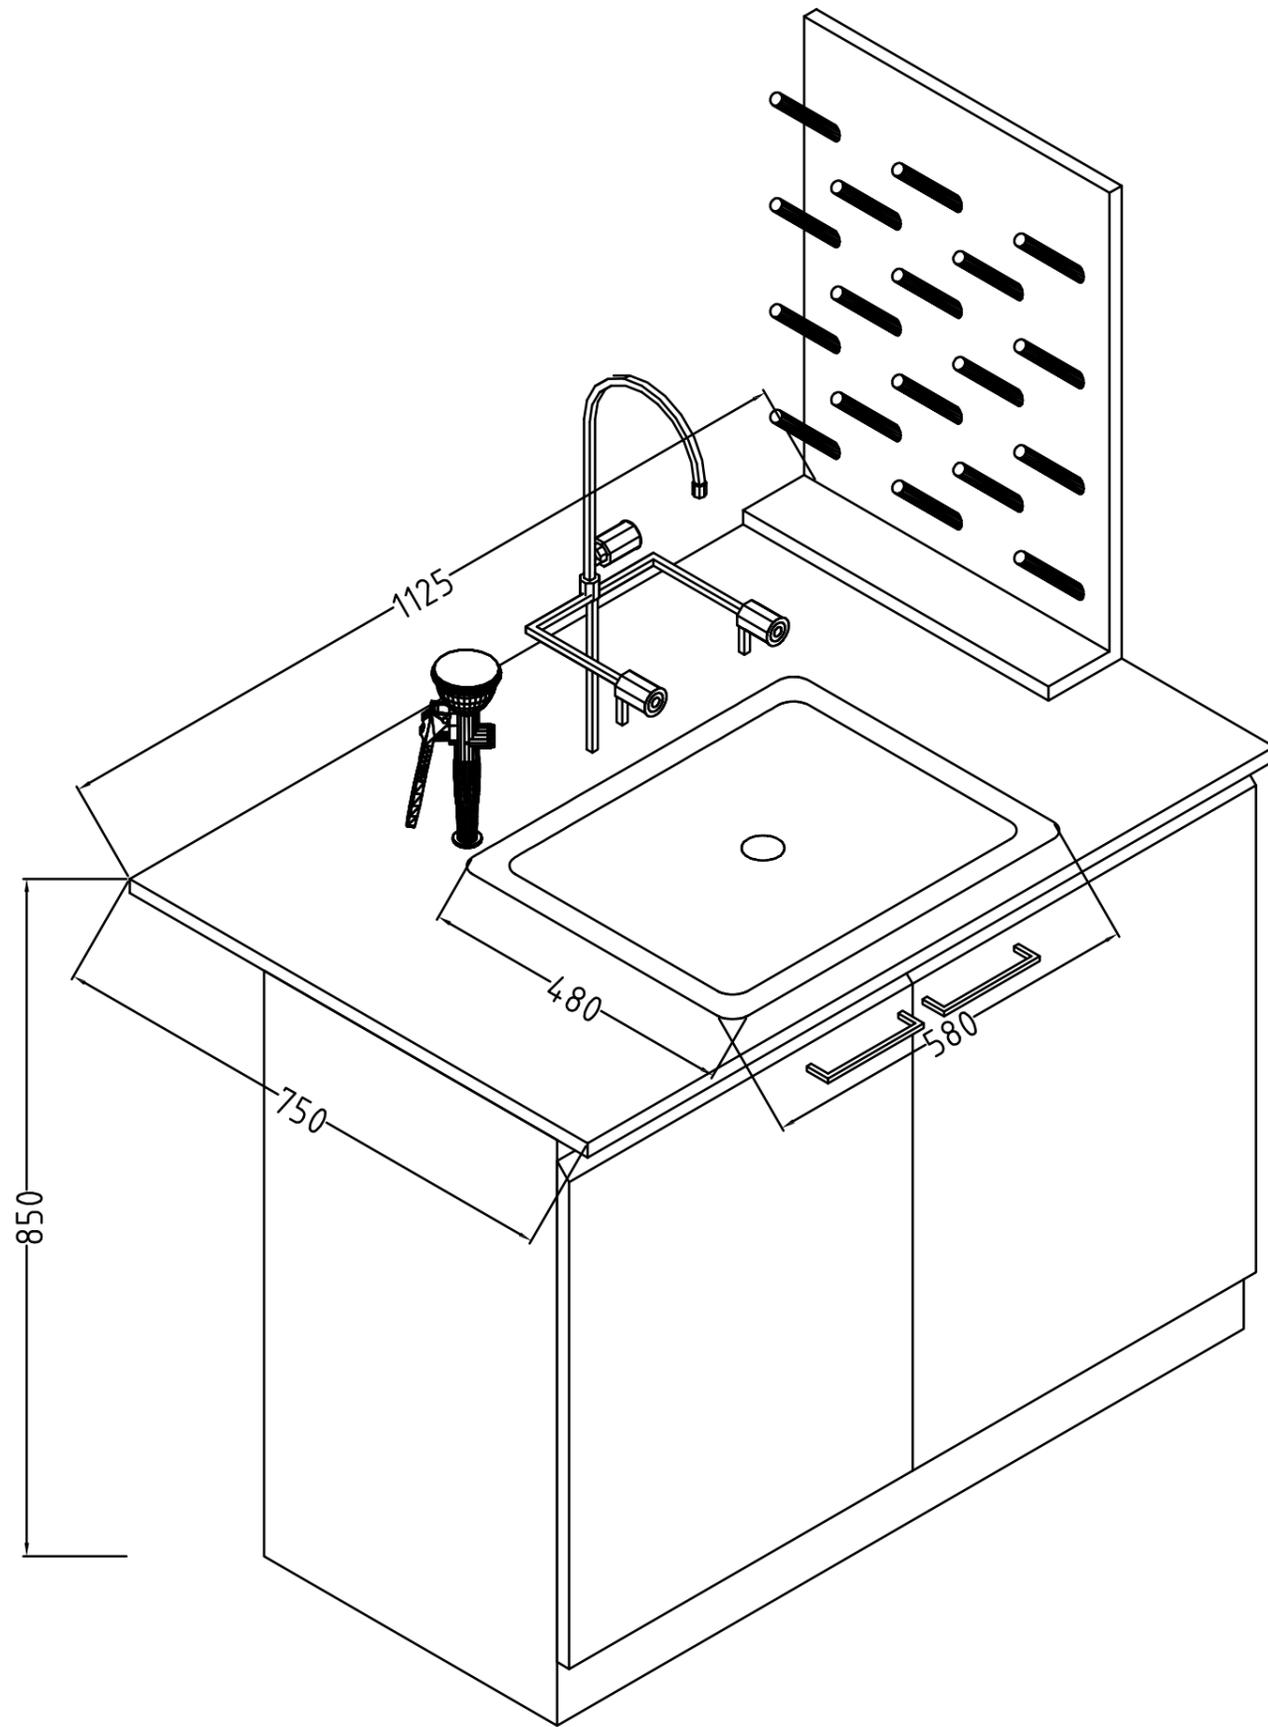

名称: 洗涤台

尺寸: 1125×750×850mm

台面: 实芯理化板, 墨绿色

结构: 全钢落地

数量: 1张



领睿建设工程有限公司

Link&R Construction Engineering Co., Ltd

建筑行业 建筑工程 甲级 编号: A244069964
 风景园林工程设计专项乙级编号: A244069964
 市政行业 给水、排水、道路工程 丙级
 公路行业 公路 丙级
 A444018248

注明:

1. 本图纸必须取得政府相关主管部门批准及施工图审查机构等单位合格证后, 方可用于施工。
2. 本图纸若有不完善或不详之处必须与我司会商后方可施工, 不可按图纸量取尺寸施工。
3. 本图纸未经同意不得复制使用、泄露、散布。
4. 本图纸须经我司有效签章及附项目二维码, 否则一律无效。

注 | Comments

岗位	人员	印刷体 PRINT	签署 SIGNATURE
审定人 Approved by	杜凯	杜凯	
项目负责人 Project manager	麦凯文	麦凯文	
专业负责人 Profession manager	刘万山	刘万山	
审核人 Verified by	谭慧清	谭慧清	
校对 Checked by	冯杰斌	冯杰斌	
设计 Designer	梁洁玲	梁洁玲	

建设单位 CLIENT	广东省中医院		
工程名称 PROJECT	省中医药科学院首层科研团队办公室		
子工程名称 SUB-PROJECT			
图纸名称 DRAWING TITLE	实验室洗涤台大样图		
业务号 PROJECT NO.	LR-FS2025-P049	专业 DISCIPLINE	装修
日期 DATE	2025.05	设计阶段 STAGE	施工图
版本号 INDEX	A	图号 DRAWING NO.	D-10
归档二维码: ARCHIVE QR CODE			